



# ANEXO E

## PRANCHAS GRÁFICAS



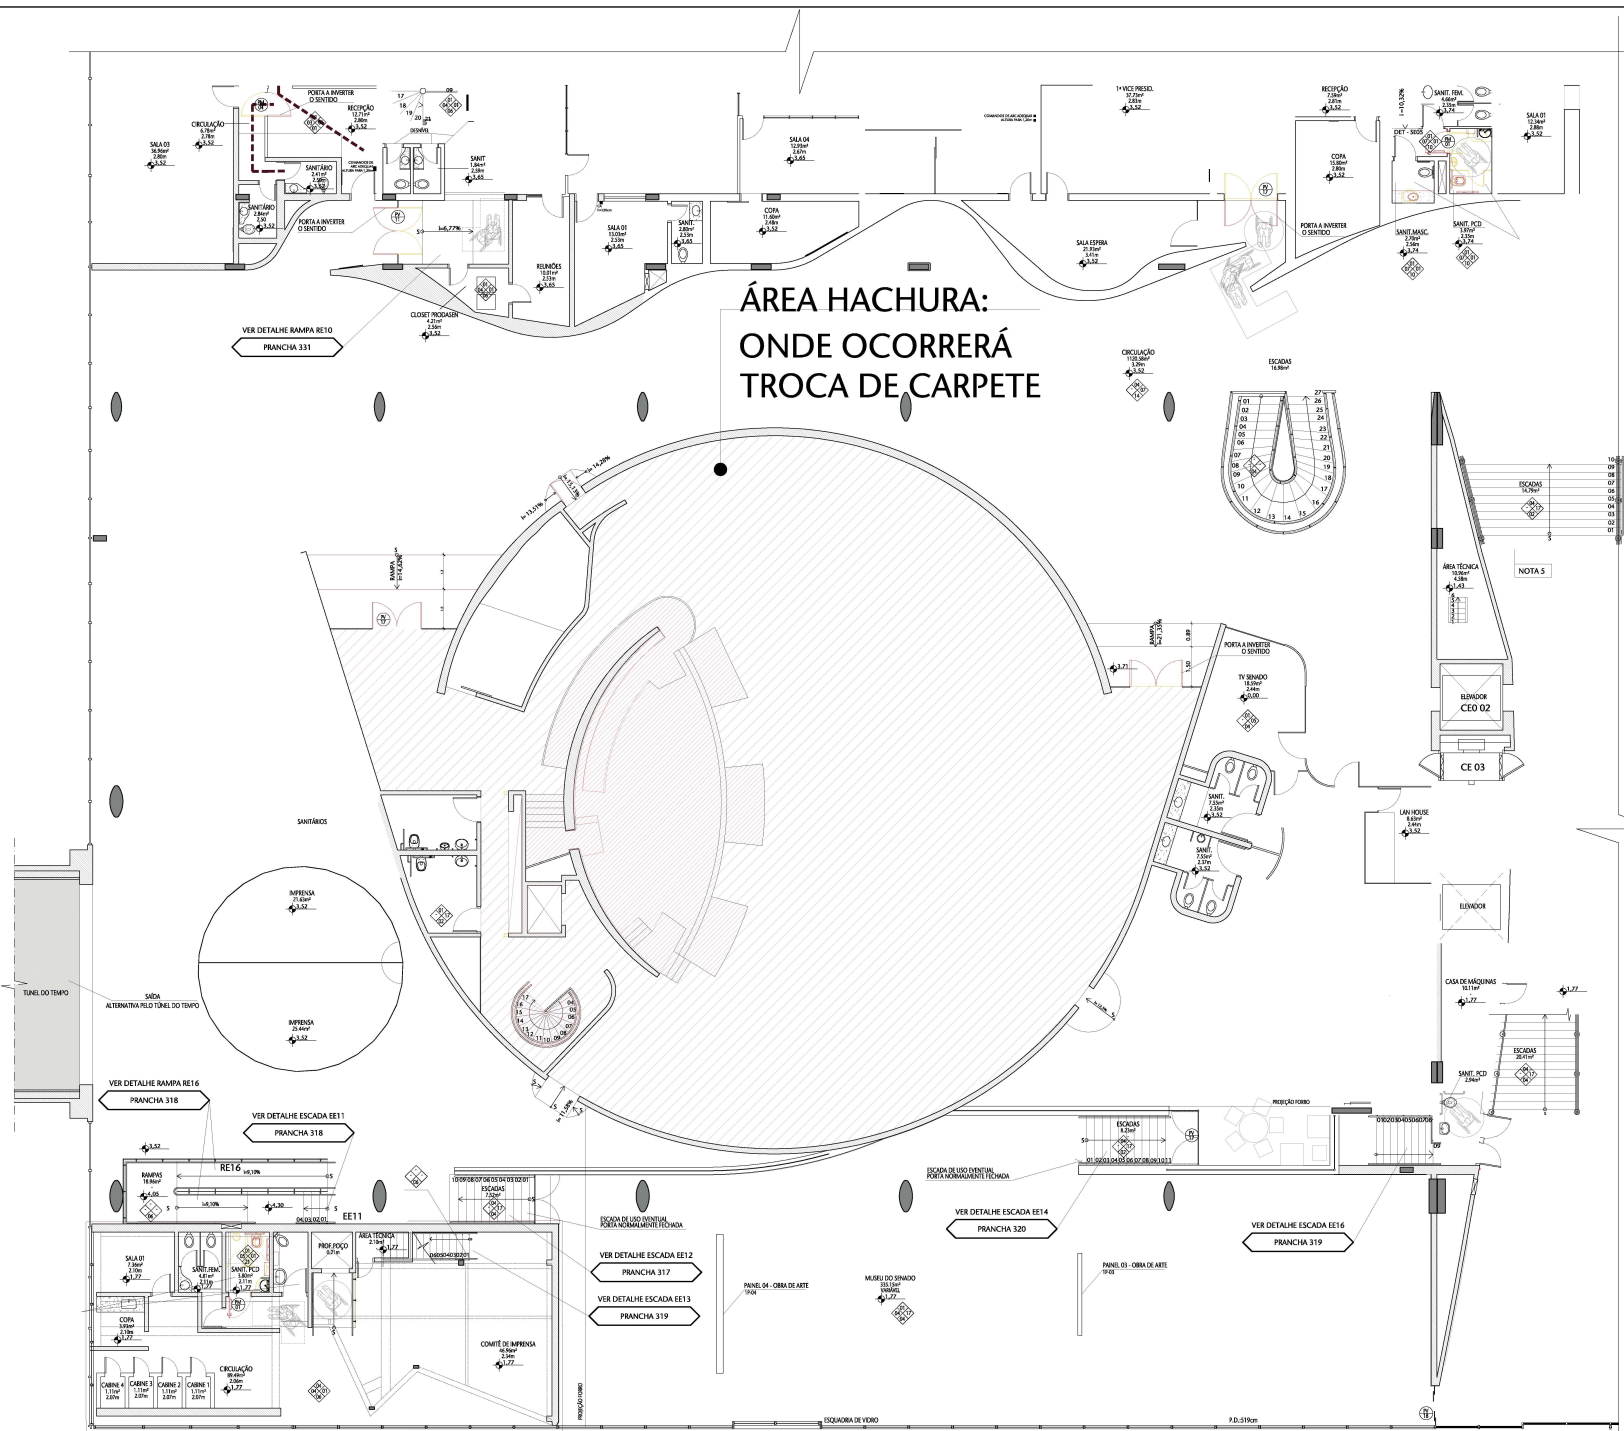

01 PLANTA BAIXA 1º PAV. - ÁREA DE TROCA DO CARPETE  
ESCALA 1/100

00 EMISSÃO INICIAL		26/03/2023		JOELMO	
Nº CONTROLE DE EMISSÃO DE DESENHOS		DATA		REVISOR	
<p align="center"><b>SENADO FEDERAL</b>  <b>SECRETARIA DE INFRAESTRUTURA</b>  <b>COORDENAÇÃO DE PROJETOS E OBRAS DE INFRAESTRUTURA</b></p>					
ENTREGUE DO		LOCAL, INDETERMINADO ENTREGUE		ÁREA DE ENTREGUE	
DGER		EDPR - P01		NP	
CODIGO	CHAVE DE SERIE	TABELA	PROJETO	FASE	NP FRANCHISE
1004	PD040	0174242	TRATAMENTO DE PLUVIAIS	EST. INDETERMINADA	
PROJETO	GERADO	DATA	PLANTA BAIXA ÁREA DE TROCA DO CARPETE	1/000	1/1
PROJETO	DATA	PROJETO			
00000000	00000000	00000000			