




SENADO FEDERAL

Secretaria de Gestão de Documentação e Informação  
Coordenação de Museu

# ANEXO IV – planta baixa da instalação elétrica



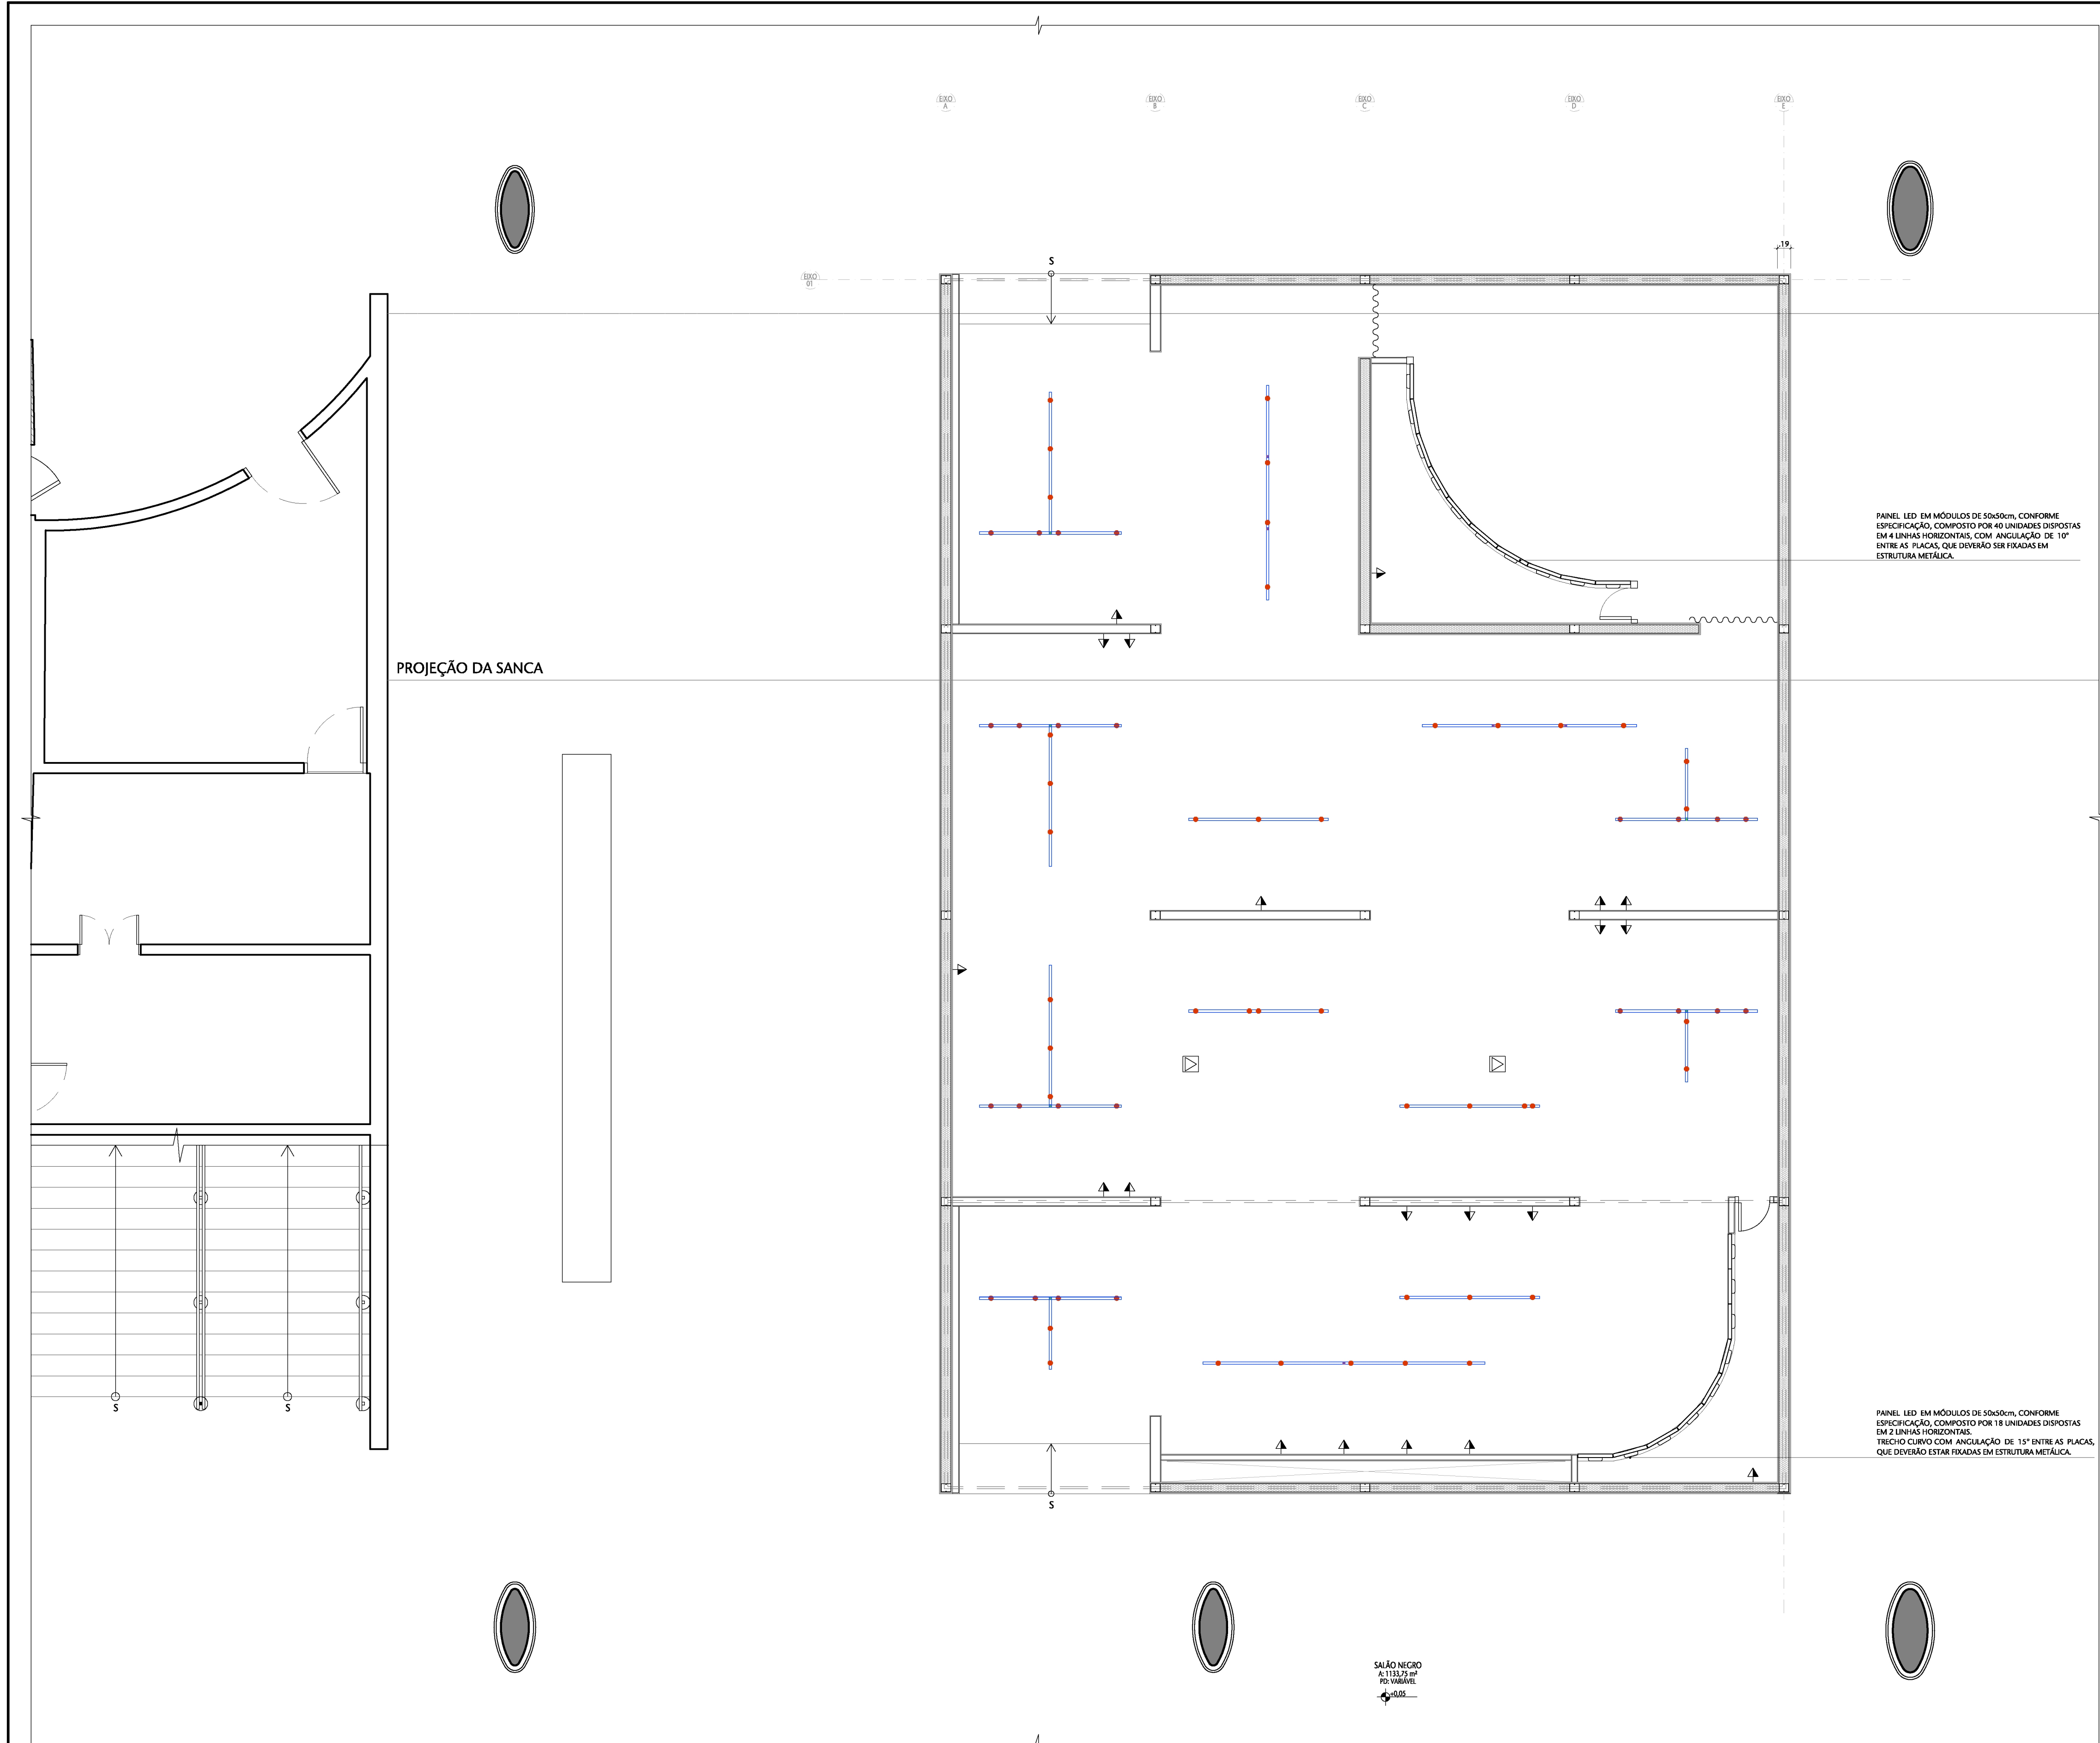

PANEL LED EM MÓDULOS DE 50x50cm, CONFORME ESPECIFICAÇÃO, COMPOSTO POR 40 UNIDADES DISPOSTAS EM 4 LINHAS HORIZONTAIS, COM ÂNGULO DE 10° ENTRE AS PLACAS, QUE DEVERÃO SER FIXADAS EM ESTRUTURA METÁLICA.

PANEL LED EM MÓDULOS DE 50x50cm, CONFORME ESPECIFICAÇÃO, COMPOSTO POR 18 UNIDADES DISPOSTAS EM 2 LINHAS HORIZONTAIS. TRECHO CURVO COM ÂNGULO DE 15° ENTRE AS PLACAS, QUE DEVERÃO ESTAR FIXADAS EM ESTRUTURA METÁLICA.

ILUMINAÇÃO E TOMADAS		
SÍMBOLO	DESCRIÇÃO	QUANT.
	TRILHO ELETRIFICADO 2m	09
	TRILHO ELETRIFICADO 1m	21
	SPOT COM LÂMPADA LED DIMERIZÁVEL TEMP 4000K 7W ABERTURA 36°	66
	CONEXÕES EM "T"	06
	CONEXÕES RETAS	04
	TOMADA MÉDIA (h=1,20m)	20
	TOMADA DE PISO	02

- NOTAS:
- A rede elétrica virá pela sanca de gesso existente e será distribuída por cima.
  - O Senado Federal disponibilizará um quadro elétrico na sanca de gesso para derivação dos circuitos de alimentação das tomadas, que ficarão a cargo da futura contratada.
  - Os condutores utilizados devem ser livres de halógenos, conforme NBR 13248.

01 PLANTA BAIXA DE ARQUITETURA

ESCALA 1:50

00	Emissão Inicial	NOV/2023	VANESSA
Nº	CONTROLE DE EMISSÃO DE DESENHOS	DATA	REVISOR
SENADO FEDERAL SECRETARIA DE INFRAESTRUTURA COORDENAÇÃO DE ARQUITETURA			
INTERESSADO:		LOCAL: EPRH-001-060 E 066 SALA NEGRA	ÁREA DE INTERV.: 212,96 m²
COORD.	CHEFE DE SERV.:	TARIFA:	PROJETO:
LUAN	VANESSA	#124530	EXPOSIÇÃO 200 ANOS DO SENADO
ARQUITETO:	DESENHO:	DATA:	FASE:
VANESSA	EMANUELE	NOV/2023	ANTEPROJETO
TÍTULO DA PRANCHA:			ESCALA:
PLANTA ILUMINAÇÃO E TOMADAS			1/50
			Nº PRANCHA:
			1/1