



ESTUDO PRELIMINAR - TRECHO A

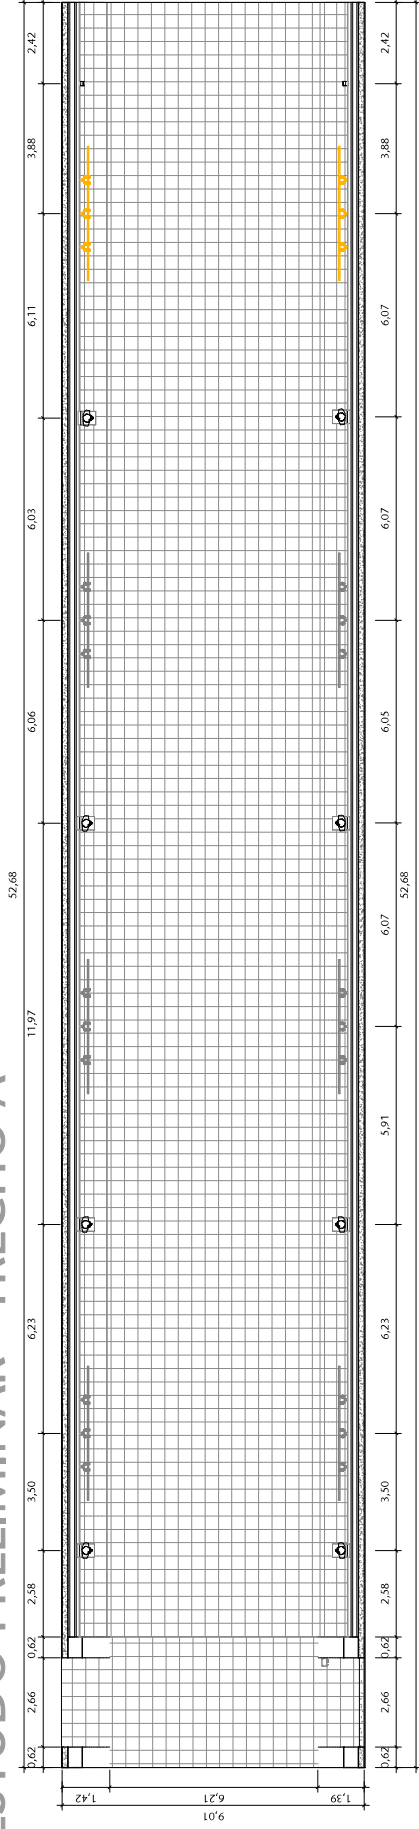

1 SITUAÇÃO EXISTENTE - TRECHO A


ESCALA 1:150

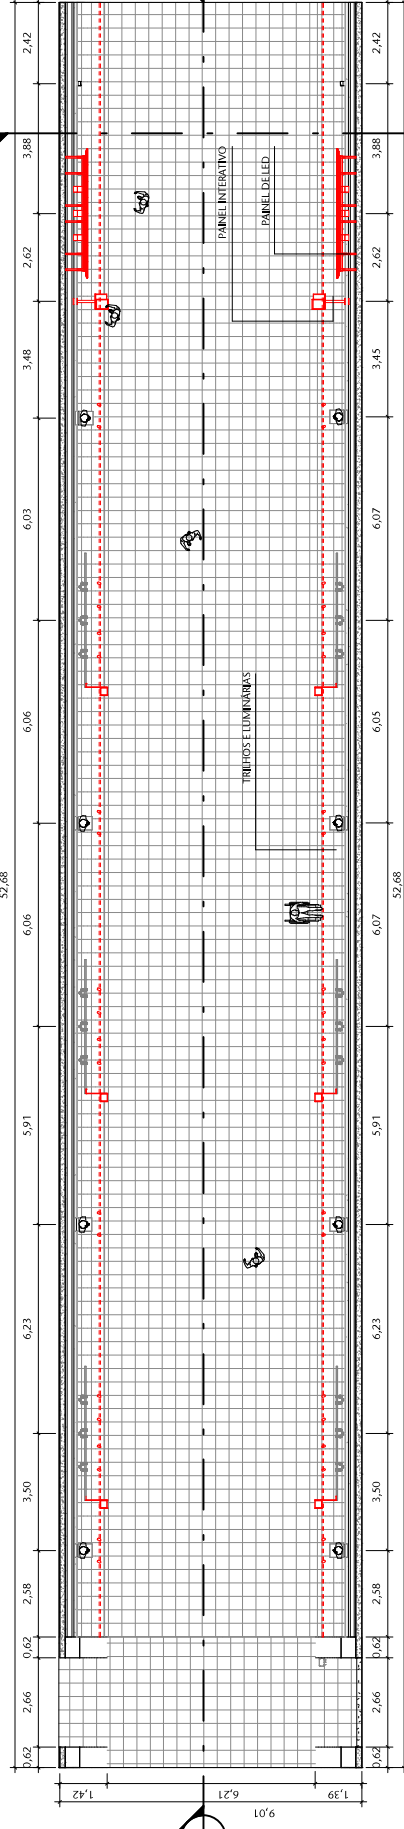

2 SITUAÇÃO PROPOSTA- TRECHO A

ESCALA 1:150

 - RETIRAR/DEMOLIR/DEVOLVER
- INSTALAR/CONSTRUIR/SOLICITAR
- REMANEJAR/REAPROVEITAR
- EXISTENTE




4 LOCALIZAÇÃO - TRECHO A


ESCALA 1:1000

00	EMISSÃO INICIAL	EP	31/01/2024	HELOISA
01	CONTROLE DE EMISSÃO DE DESENHOS	FASE	DATA	REVISOR
SENADO FEDERAL SECRETARIA DE INFRAESTRUTURA COORDENAÇÃO DE PROJETOS E REFORMAS				
ORGAO DEMANDANTE:			LOCAL:	
SCIDOC			AX02-P01-007	
COORDENADOR:	CHEFE DE SERV.:	PROJETO:	FASE:	Nº PRANCHETA:
RONILDO	ANDRÉ CASTRO	REVITALIZAÇÃO DO TÚNEL DO TEMPO	EST. PRELIMINAR	ARQ
ARQUITETO:	DESENHO:	TÍTULO DA PRANCHETA:	ESCALA:	01/13
ROBERTO C./ANDRÉ	HELOISA	ESTUDO PRELIMINAR - TRECHO A	Como indicado	


EP - CORTES E DETALHE - TRECHO A

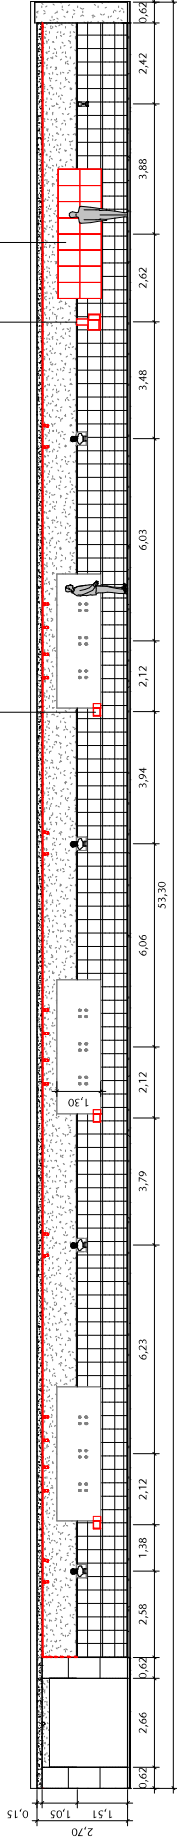

1 CORTE B
ESCALA 1:150

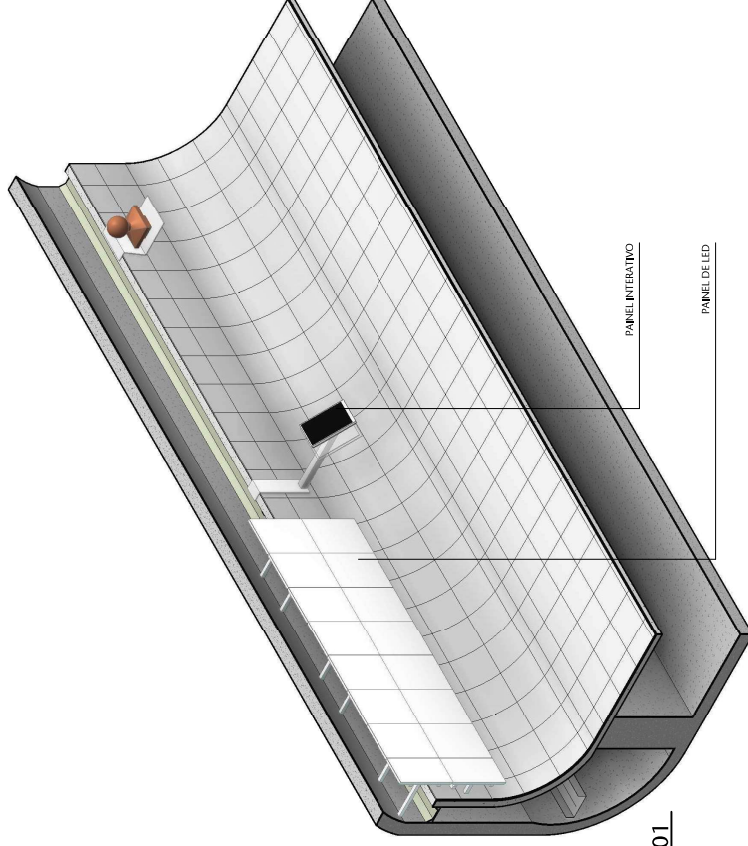

3 3D - DET. 01
ESCALA

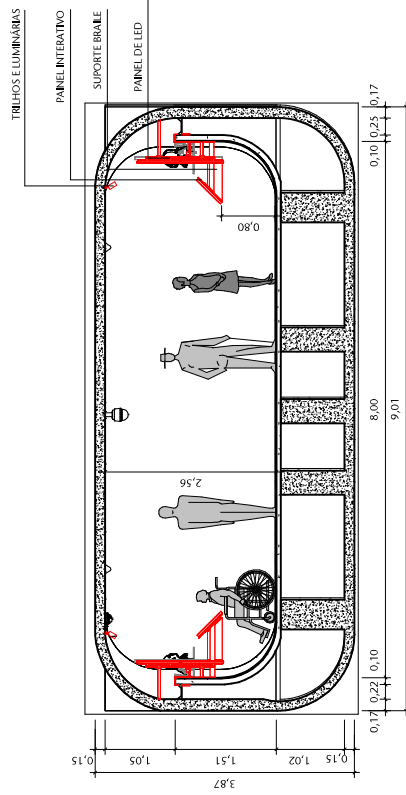


2 CORTE A
ESCALA 1:75

- RETIRAR/DEMOLIR/DEVOLVER
- INSTALAR/CONSTRUIR/SOLICITAR
- REMANEJAR/REAPROVEITAR
- EXISTENTE


00	EMISSÃO INICIAL	EP	31/01/2024	HELOÍSA
INº	CONTROLE DE EMISSÃO DE DESENHOS	FASE	DATA	REVISOR
SENADO FEDERAL SECRETARIA DE INFRAESTRUTURA COORDENAÇÃO DE PROJETOS E REFORMAS				
ORÇÃO DEMANDANTE:			LOCAL:	
SCIDOC			AX02-P01-007	
COORD.: RONILDO	CHEFE DE SERV.: ANDRÉ CASTRO	RM: #127323 SAEP: 1714	PROJETO: REVITALIZAÇÃO DO TÚNEL DO TEMPO	FASE: EST. PRELIMINAR
ARQUITETO: SIDNEY C./ANDRÉ	DESENHO: HELOÍSA	DATA: 31/01/2024	TÍTULO DA PRANCHETA: EP - CORTES - TRECHO A	ESCALA: Como indicado
			Nº PRANCHETA: ARQ 02/13	

ESTUDO PRELIMINAR - TRECHO B

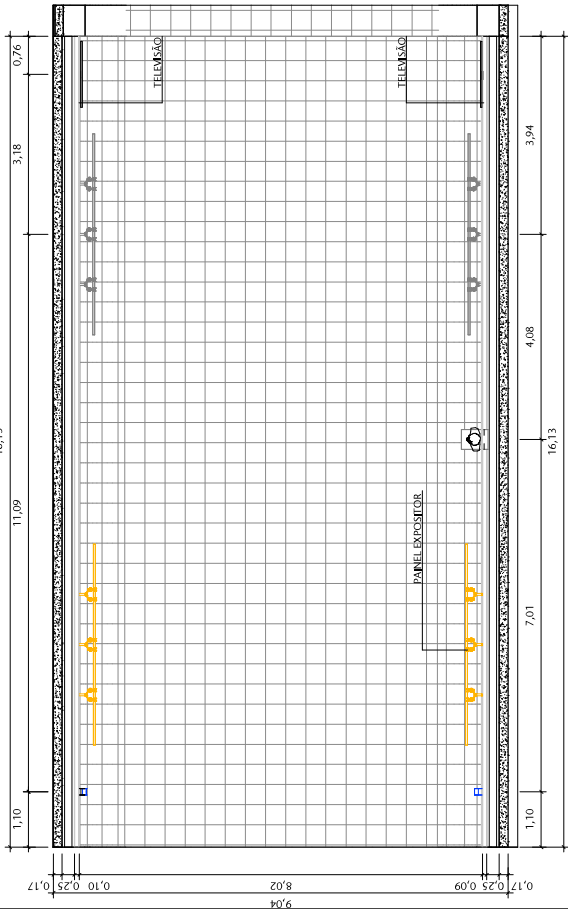

1 SITUAÇÃO EXISTENTE - TRECHO B


ESCALA 1:1000

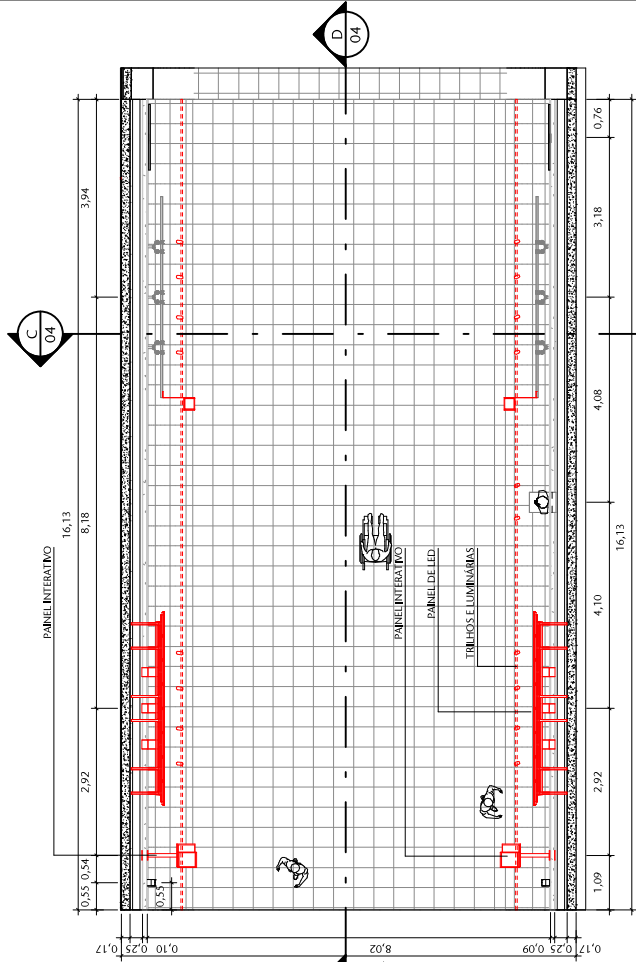

2 SITUAÇÃO PROPOSTA - TRECHO B

ESCALA 1:100

 - RETIRAR/DEMOLIR/DEVOLVER
- INSTALAR/CONSTRUIR/SOLICITAR
- REMANEJAR/REAPROVEITAR
- EXISTENTE




3 LOCALIZAÇÃO - TRECHO B


ESCALA 1:1000

00	EMISSÃO INICIAL	EP	HELOÍSA
Nº	CONTROLE DE EMISSÃO DE DESENHOS	FASE	REVISOR
			31/01/2024
			DATA
SENADO FEDERAL SECRETARIA DE INFRAESTRUTURA COORDENAÇÃO DE PROJETOS E REFORMAS			
ORÇÃO DEMANDANTE:		LOCAL:	
SCIDOC		AX02-P01-007	
COORD.: RONILDO	CHEFE DE SERV.: ANDRÉ CASTRO	RM: #127323 SAEP. 1714	PROJETO: REVITALIZAÇÃO DO TÚNEL DO TEMPO
ARQUITETO: SIBREY C./ANDRÉ	DESENHO: HELOÍSA	DATA: 31/01/2024	TÍTULO DA PRANCHETA: ESTUDO PRELIMINAR - TRECHO B
Nº PRANCHETA: ARQ			ESCALA: Como indicado
			03/13

EP - CORTES - TRECHO B

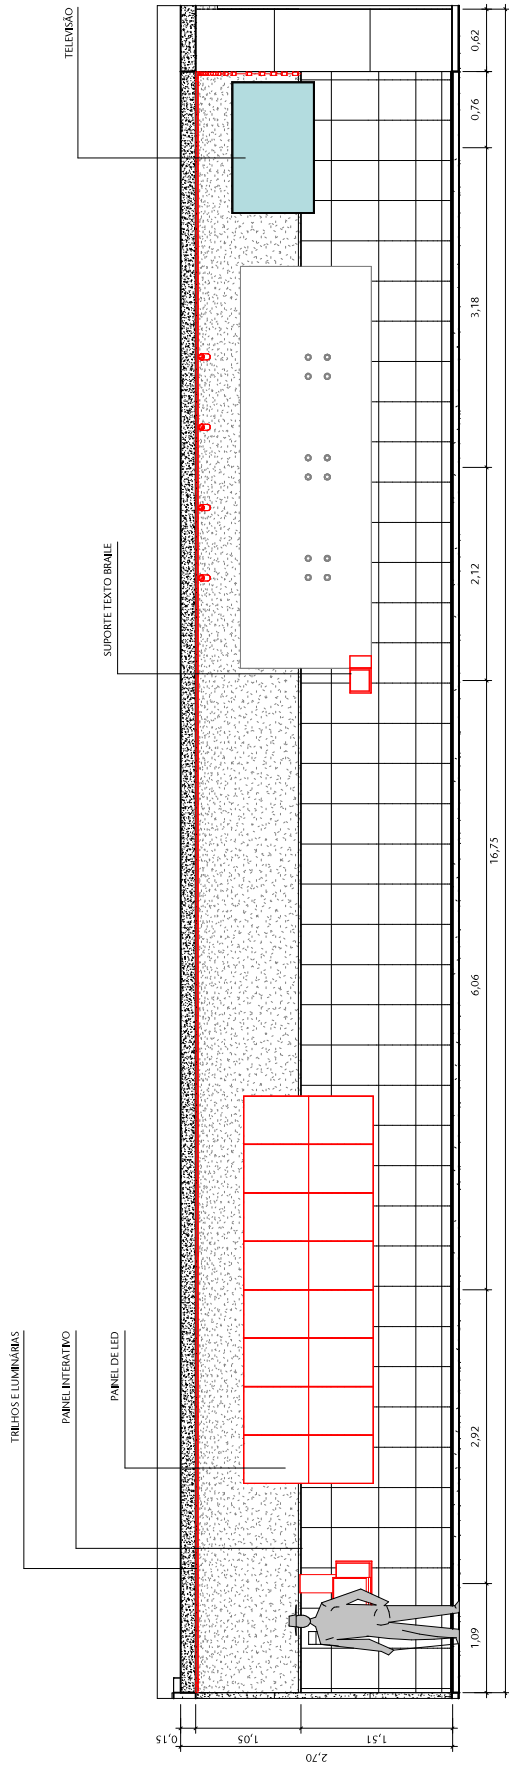


2 CORTES D
ESCALA 1:50

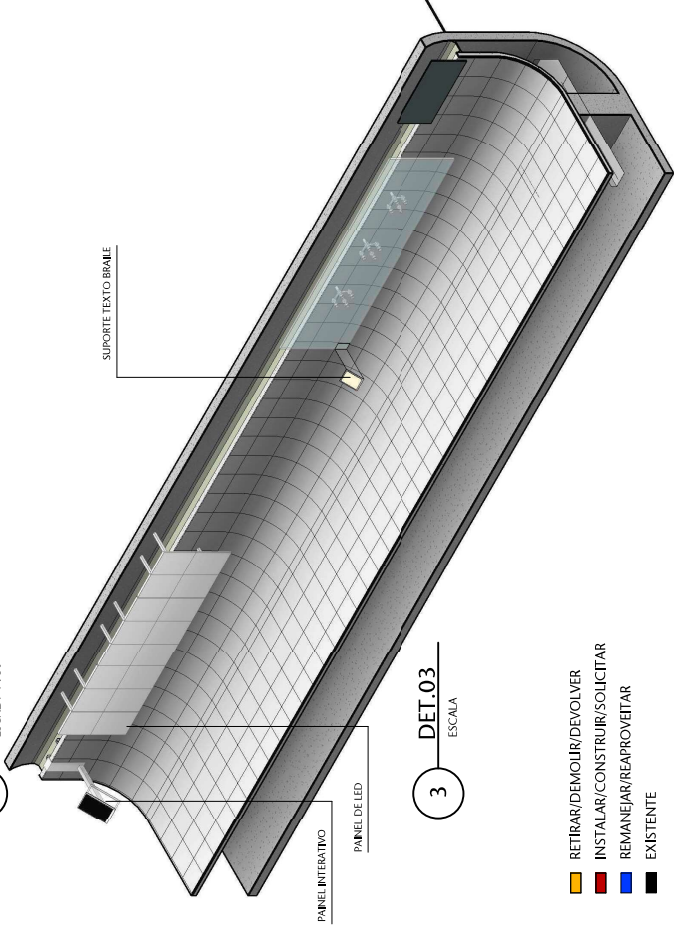

3 DET.03
ESCALA


- RETIRAR/DEMOLIR/DEVOLVER
- INSTALAR/CONSTRUIR/SOLICITAR
- REMANEJAR/REAPROVEITAR
- EXISTENTE

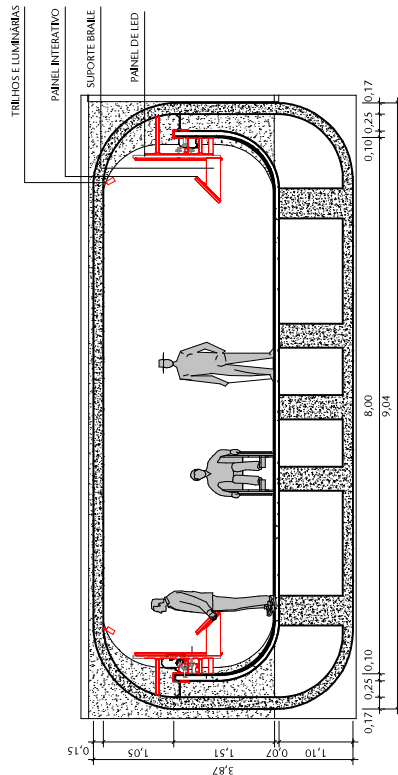


1 CORTES C
ESCALA 1:75

00	EMISSÃO INICIAL	EP	31/01/2024	HELOÍSA
Nº	CONTROLE DE EMISSÃO DE DESENHOS	FASE	DATA	REVISOR
SENADO FEDERAL SECRETARIA DE INFRAESTRUTURA COORDENAÇÃO DE PROJETOS E REFORMAS				
ÓRGÃO DEMANDANTE:			LOCAL:	
SCIDOC			AX02-P01-007	
COORD.: RONILDO	CHEFE DE SERV.: ANDRÉ CASTRO	RM: #127323 SAEF: 1714	PROJETO: REVITALIZAÇÃO DO TÚNEL DO TEMPO	FASE: EST. PRELIMINAR
ARQUITETO: SIDNEY C./ANDRÉ	DESENHO: HELOÍSA	DATA: 31/01/2024	TÍTULO DA PRANCHIA: EP - CORTES - TRECHO B	ESCALA: Como indicado
			Nº PRANCHIA: ARQ 04/13	

ESTUDO PRELIMINAR - TRECHO C

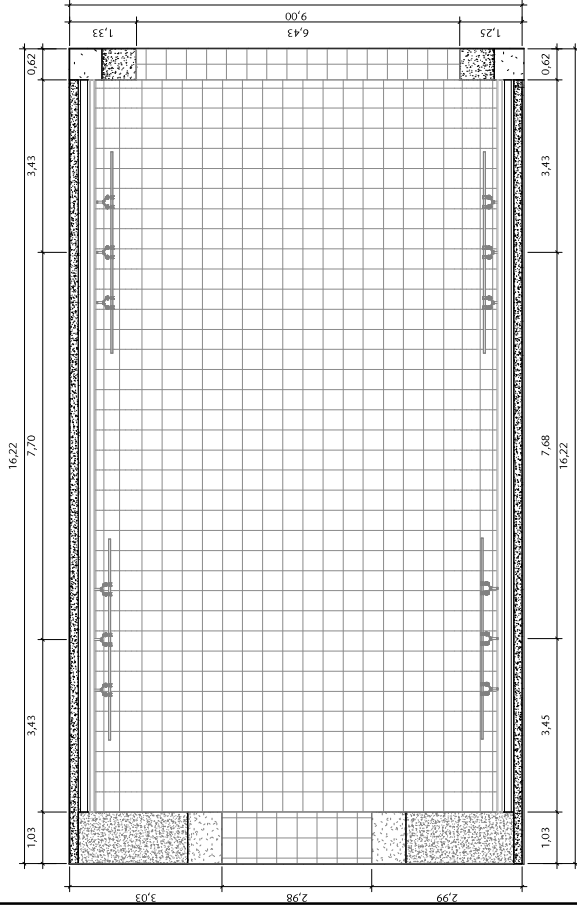


1 SITUAÇÃO EXISTENTE - TRECHO C
ESCALA 1 : 100

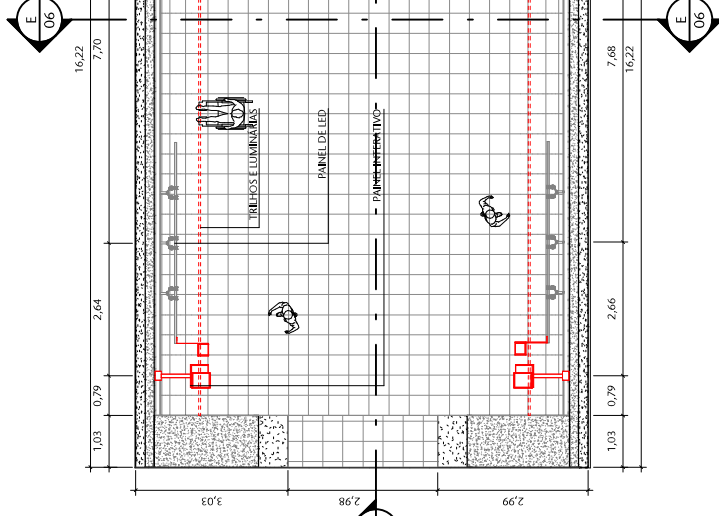

2 SITUAÇÃO PROPOSTA - TRECHO C
ESCALA 1 : 100

 
- RETIRAR/DEMOLIR/DEVOLVER
- INSTALAR/CONSTRUIR/SOLICITAR
- REMANEJAR/REAPROVEITAR
- EXISTENTE




3 LOCALIZAÇÃO - TRECHO C
ESCALA 1 : 1000

00	EMISSÃO INICIAL	EP	HELOÍSA
Nº	CONTROLE DE EMISSÃO DE DESENHOS	FASE	REVISOR
		31/01/2024	DATA
SENADO FEDERAL SECRETARIA DE INFRAESTRUTURA COORDENAÇÃO DE PROJETOS E REFORMAS			
ORÇÃO DEMANDANTE:		LOCAL:	
SCIDOC		AX02-P01-007	
COORD.: RONILDO	CHEFE DE SERV.: ANDRÉ CASTRO	RM: #127323 SAEP. 1714	PROJETO: REVITALIZAÇÃO DO TÚNEL DO TEMPO
ARQUITETO: SIDNEY C./ANDRÉ	DESENHO: HELOÍSA	DATA: 31/01/2024	TÍTULO DA PRANCHETA: ESTUDO PRELIMINAR - TRECHO C
			PASE: EST. PRELIMINAR
			ESCALA: Como indicado
			Nº PRANCHETA: ARQ
			05/13


EP - CORTES E DETALHE - TRECHO C

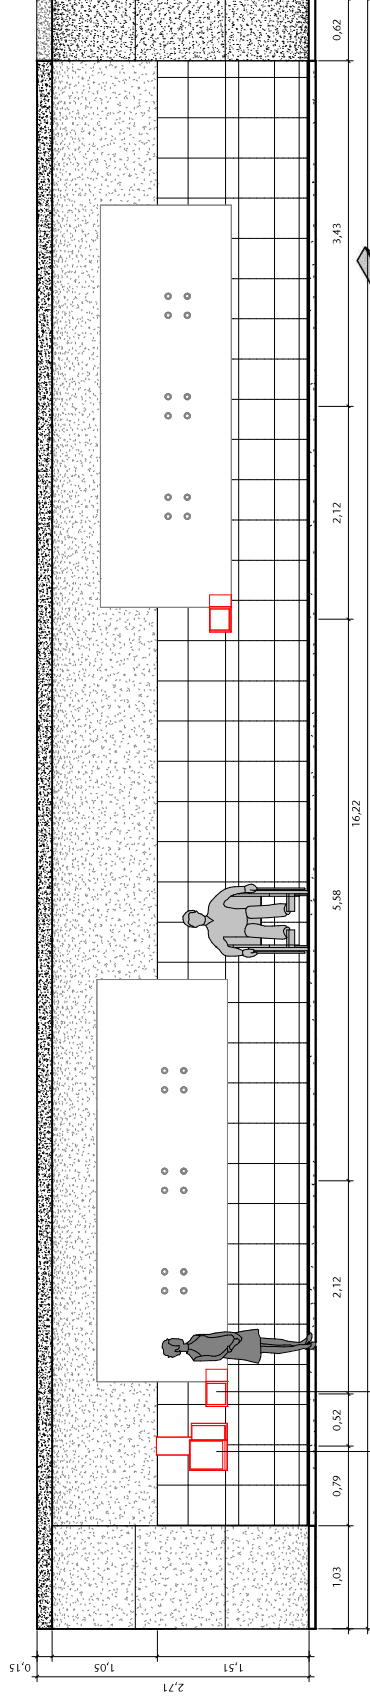

1 CORTE F
ESCALA 1:50

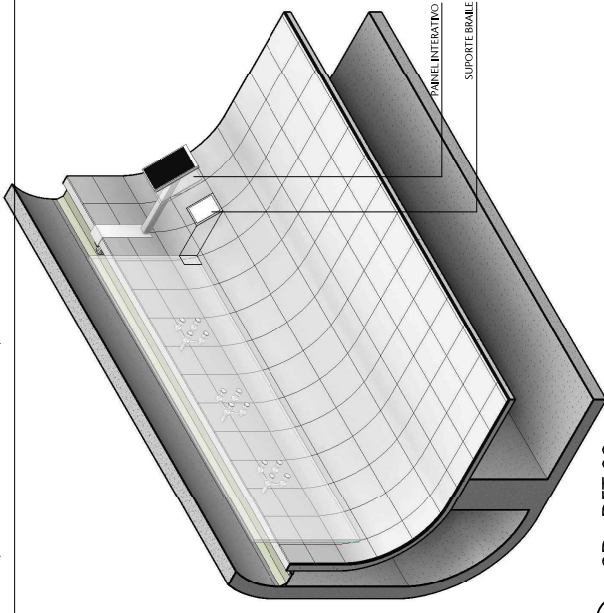

3 3D - DET.02
ESCALA




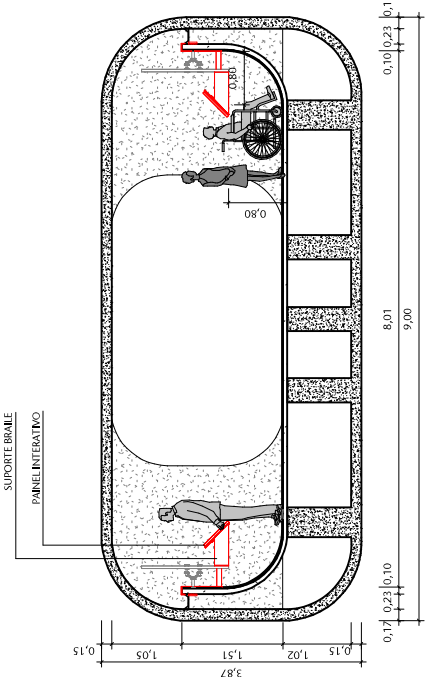


2 CORTE E
ESCALA 1:75

- RETIRAR/DEMOLIR/DEVOLVER
- INSTALAR/CONSTRUIR/SOLICITAR
- REMANEJAR/REAPROVEITAR
- EXISTENTE

00	EMISSÃO INICIAL	EP	31/01/2024	HELOÍSA
00	INº	FASE	DATA	REVISOR
SENADO FEDERAL SECRETARIA DE INFRAESTRUTURA COORDENAÇÃO DE PROJETOS E REFORMAS				
ORÇÃO DEMANDANTE:			LOCAL:	
SCIDOC			AX02-P01-007	
COORD.: RONILDO	CHEFE DE SERV.: ANDRÉ CASTRO	RM: #127323 SAEP: 1714	PROJETO: REVITALIZAÇÃO DO TÚNEL DO TEMPO	FASE: EST. PRELIMINAR
ARQUITETO: SIDNEY C./ANDRÉ	DESENHO: HELOÍSA	DATA: 31/01/2024	TÍTULO DA PRANCHETA: EP - CORTES - TRECHO C	ESCALA: Como indicado
				Nº PRANCHETA: ARQ
				06/13

EP - PERSPECTIVAS

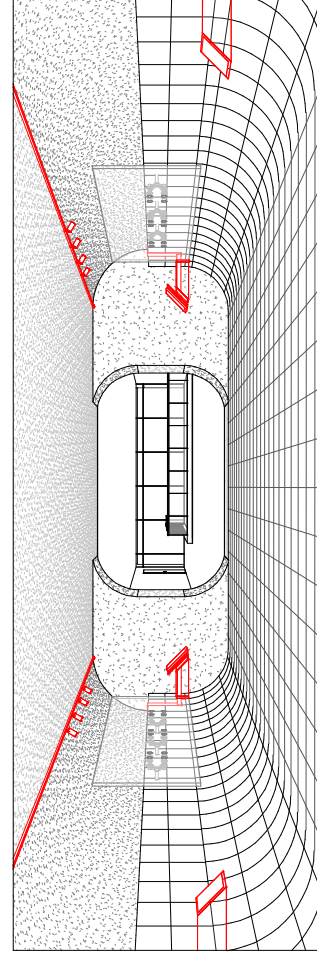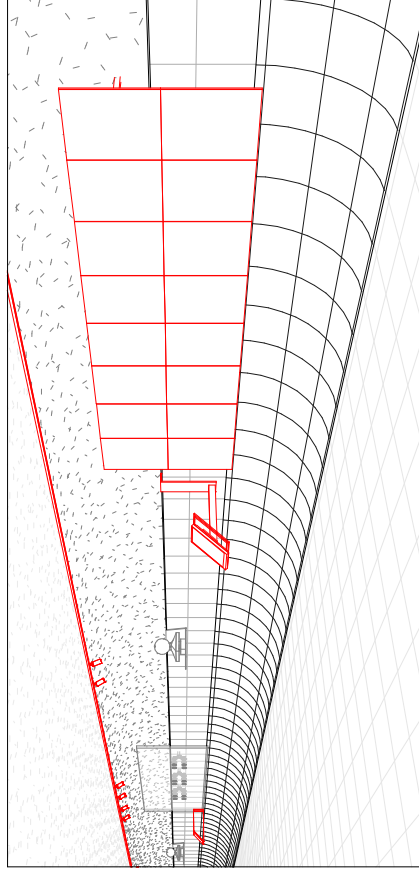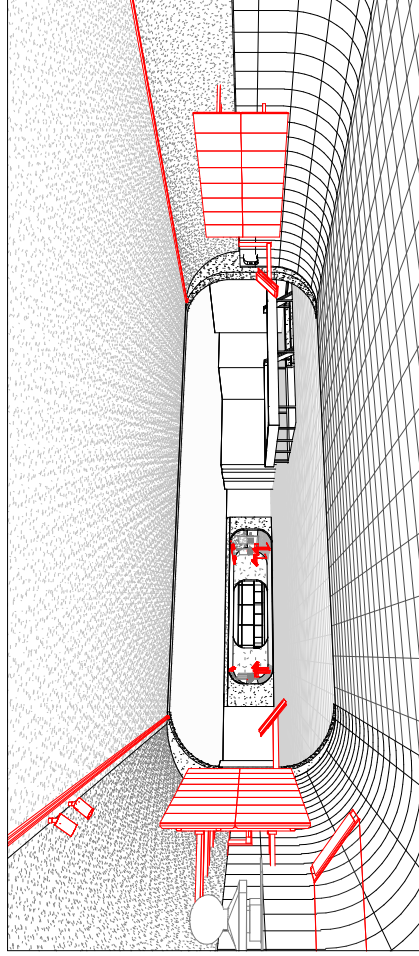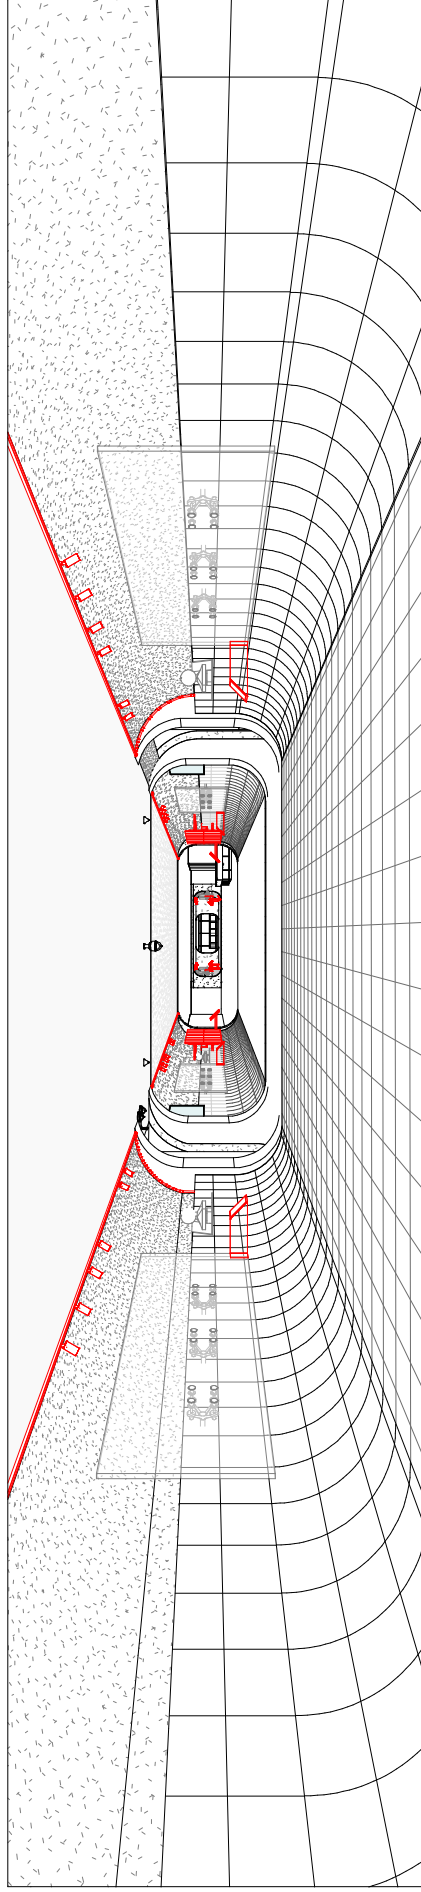


00	EMISSÃO INICIAL	EP	31/01/2024	HELOÍSA
01	CONTROLE DE EMISSÃO DE DESENHOS	FASE	DATA	REVISOR
SENADO FEDERAL SECRETARIA DE INFRAESTRUTURA COORDENAÇÃO DE PROJETOS E REFORMAS				
ORGÃO DEMANDANTE:		LOCAL:		
SCIDOC		AX02-P01-007		
COORD.: RONILDO	CHEFE DE SERV.: ANDRÉ CASTRO	RM: #127323 SAEP: 1714	PROJETO: REVITALIZAÇÃO DO TÚNEL DO TEMPO	FASE: EST. PRELIMINAR
ARQUITETO: SIBNEY C./ANDRÉ	DESENHO: HELOISA	DATA: 31/01/2024	TÍTULO DA PRANCHETA: EP - PERSPECTIVAS	ESCALA: 07/13
Nº PRANCHETA:		ARQ		

EP - ISOMÉTRICAS



1 3D - TRECHO A
ESCALA

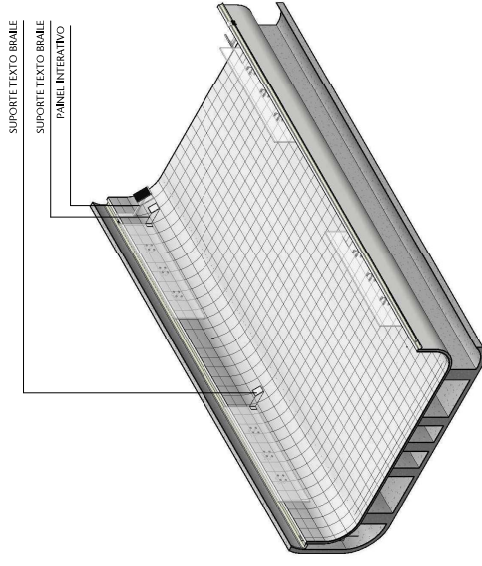

2 3D - TRECHO B
ESCALA

3 3D - TRECHO C
ESCALA






00	EMISSÃO INICIAL	EP	31/01/2024	HELOÍSA
INº	CONTROLE DE EMISSÃO DE DESENHOS	FASE	DATA	REVISOR



SENADO FEDERAL
SECRETARIA DE INFRAESTRUTURA
COORDENAÇÃO DE PROJETOS E REFORMAS


ORÇAO DEMANDANTE: SCIDOC		LOCAL: AX02-P01-007	
COORD.: RONILDO	CHEFE DE SERV.: ANDRÉ CASTRO	RM: #127323 SAEP. 1714	FASE: EST. PRELIMINAR
ARQUITETO: SIDNEY C./ANDRÉ	DESENHO: HELOISA	DATA: 31/01/2024	ESCALA: 08/13
PROJETO: REVITALIZAÇÃO DO TÚNEL DO TEMPO		Nº PRANCHINA: ARQ	
TÍTULO DA PRANCHINA: EP - ISOMÉTRICAS			

DM001 - PAINEL DE LED

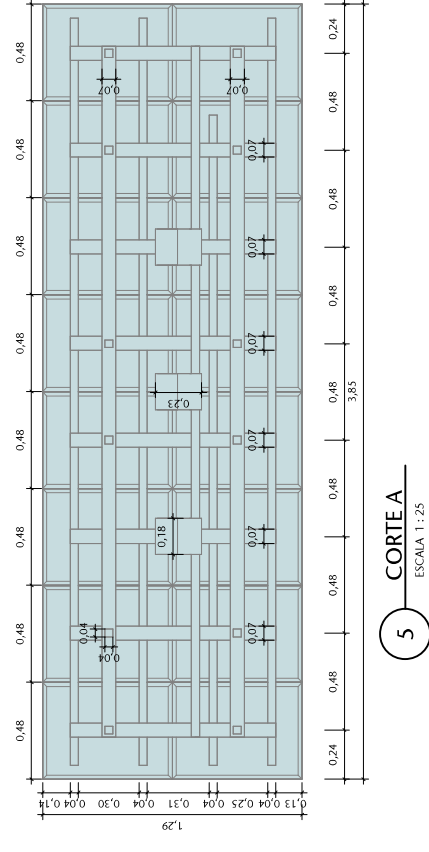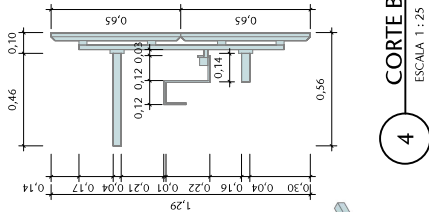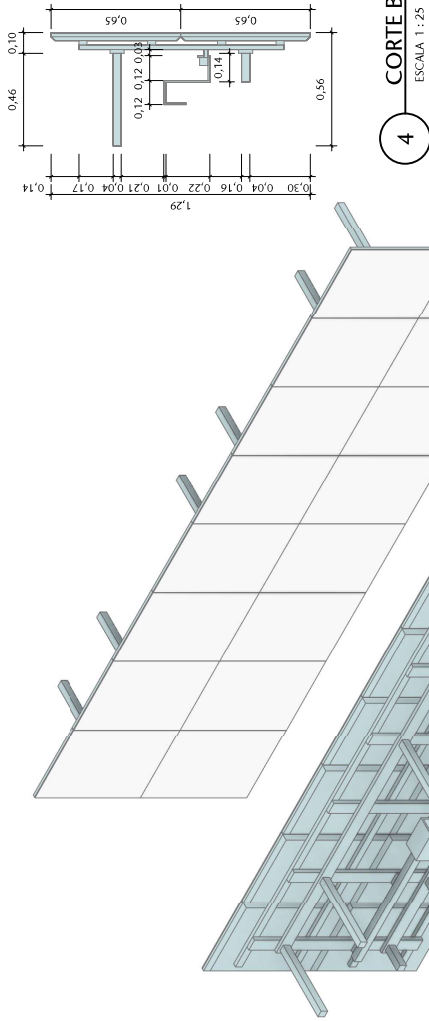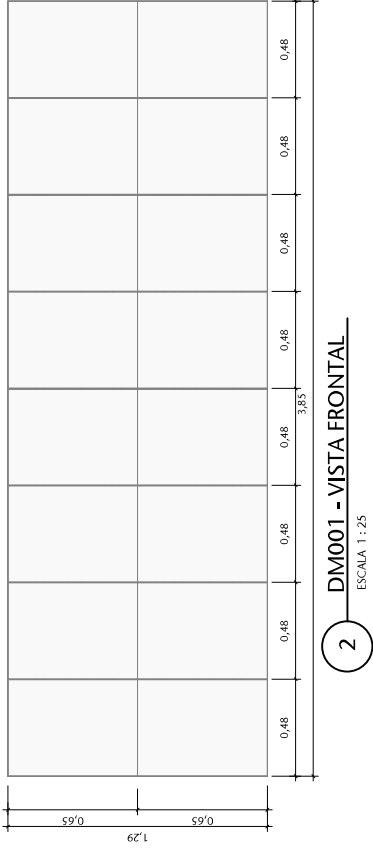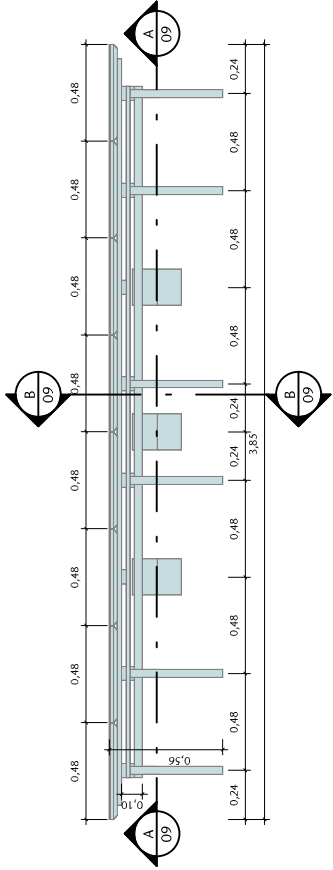


00	EMISSÃO INICIAL	EP	31/01/2024	HELOÍSA
01	CONTROLE DE EMISSÃO DE DESENHOS	FASE	DATA	REVISOR
SENADO FEDERAL SECRETARIA DE INFRAESTRUTURA COORDENAÇÃO DE PROJETOS E REFORMAS				
ORÇAO DEMANDANTE:			LOCAL:	
SCIDOC			AX02-P01-007	
COORD.: RONILDO	CHEFE DE SERV.: ANDRE CASTRO	RM: #127323 SAEF: 1714	PROJETO: REVITALIZAÇÃO DO TÚNEL DO TEMPO	FASE: EST. PRELIMINAR
ARQUITETO: SIDNEY C./ANDRE	DESENHO: HELOISA	DATA: 31/01/2024	TÍTULO DA PRANCHIA: PAINEL DE LED	ESCALA: 1:25
				Nº PRANCHIA: ARQ
				09/13

PAINEL DE LED

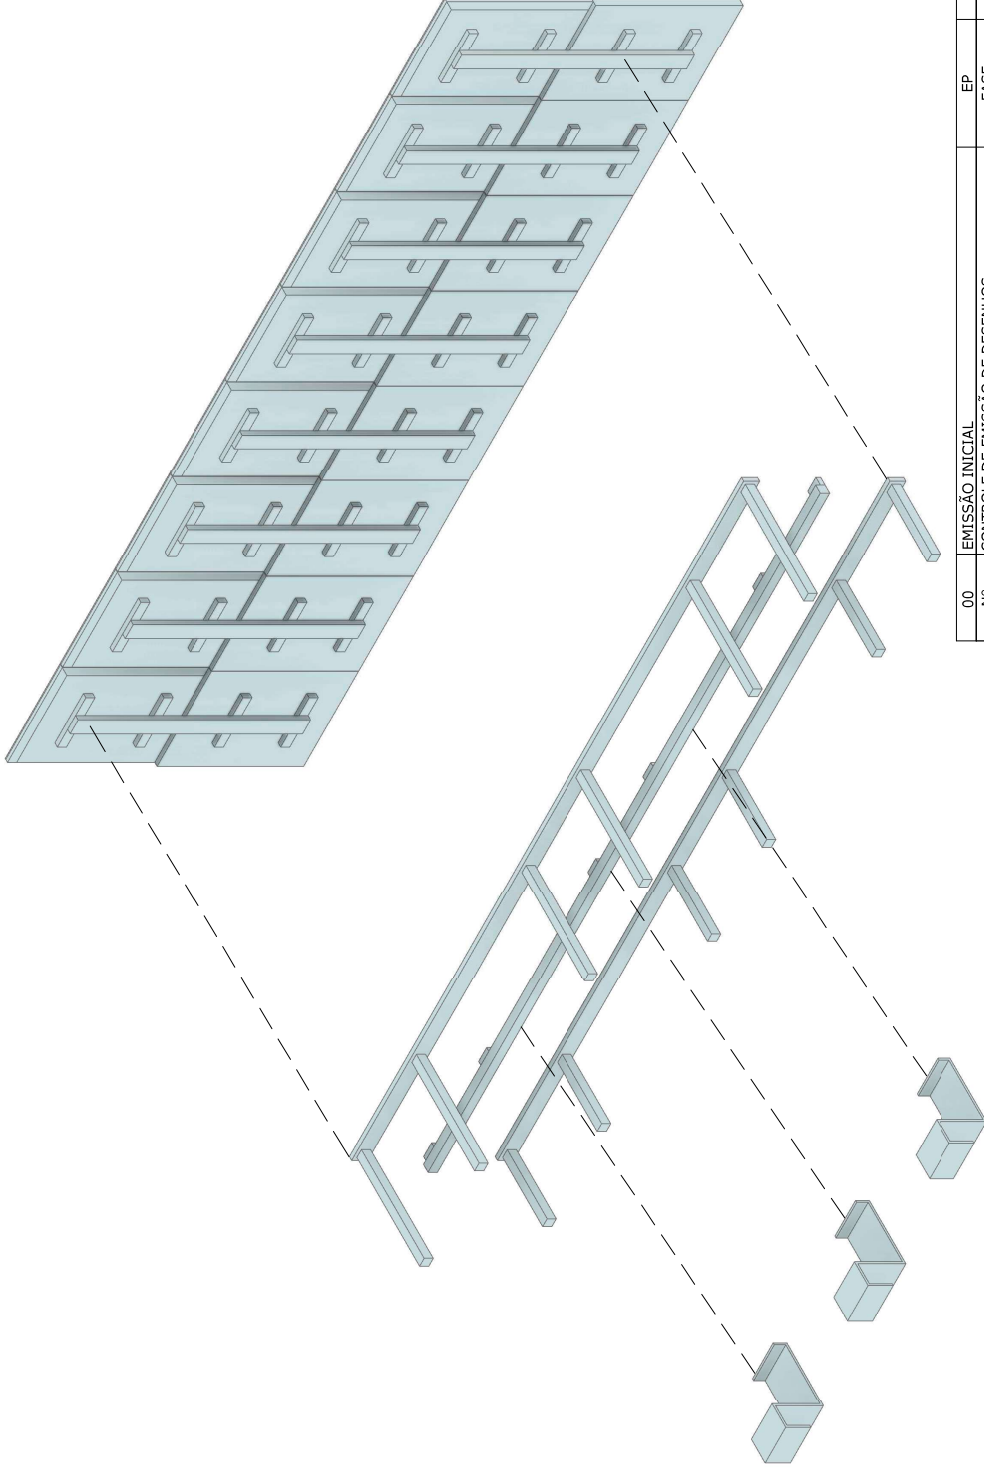


00	EMISSÃO INICIAL	EP	31/01/2024	HELOÍSA
Nº	CONTROLE DE EMISSÃO DE DESENHOS	FASE	DATA	REVISOR
SENADO FEDERAL SECRETARIA DE INFRAESTRUTURA COORDENAÇÃO DE PROJETOS E REFORMAS				
ORGÃO DEMANDANTE: SCIDOC			LOCAL: AX02-P01-007	
COORD.: RONILDO	CHEFE DE SERV.: ANDRÉ CASTRO	RM: #127323 SAEF. 1714	PROJETO: REVITALIZAÇÃO DO TÚNEL DO TEMPO	FASE: EST. PRELIMINAR
ARQUITETO: SIDNEY C./ANDRÉ	DESENHO: HELOÍSA	DATA: 31/01/2024	TÍTULO DA PRANCHETA: PAINEL DE LED	ESCALA: 10/13
Nº PRANCHETA: ARQ				


DM002 - SUPORTE TELA INTERATIVA

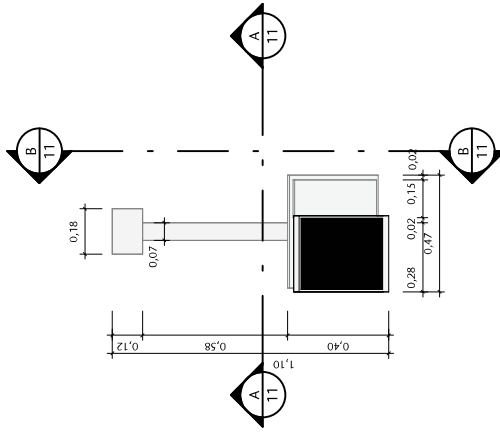


1 **DM002 - VISTA SUPERIOR**
ESCALA 1:20

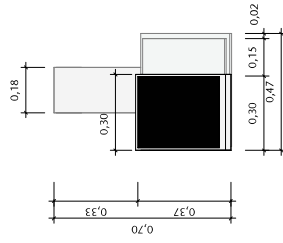


2 **DM002 - VISTA FRONTAL**
ESCALA 1:20

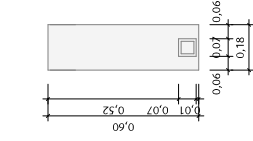

3 **CORTE A**
ESCALA 1:20

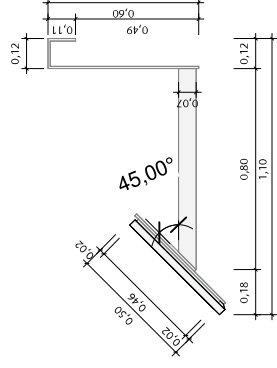


4 **CORTE B**
ESCALA 1:20

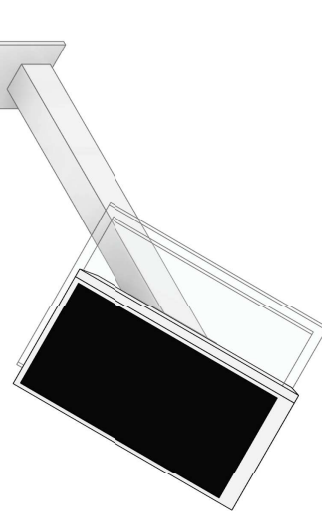


5 **DM002 - 3D**
ESCALA

00	EMISSÃO INICIAL	EP	31/01/2024	HELOÍSA
IN°	CONTROLE DE EMISSÃO DE DESENHOS	FASE	DATA	REVISOR
SENADO FEDERAL SECRETARIA DE INFRAESTRUTURA COORDENAÇÃO DE PROJETOS E REFORMAS				
ORÇÃO DEMANDANTE:			LOCAL:	
SCIDOC			AX02-P01-007	
COORD.: RONILDO	CHEFE DE SERV.: ANDRÉ CASTRO	RM: #127323 SAEF. 1714	PROJETO: REVITALIZAÇÃO DO TÚNEL DO TEMPO	FASE: EST. PRELIMINAR
ARQUITETO: SIBNEY C./ANDRÉ	DESENHO: HELOÍSA	DATA: 31/01/2024	TÍTULO DA PRANCHA: SUPORTE E TELA INTERATIVA	ESCALA: 1:20
				N° PRANCHA: ARQ
				11/13


DM003 - SUPORTE BRAILE TÚNEL B

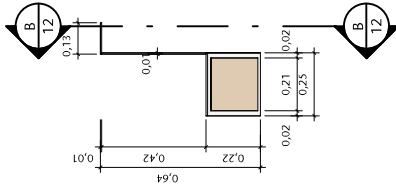


1 DM003 - VISTA SUPERIOR
ESCALA 1:20

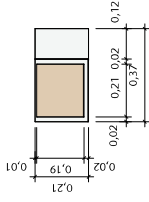

2 DM003 - VISTA FRONTAL
ESCALA 1:20

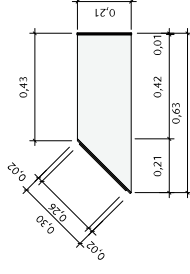


4 CORTE B
ESCALA 1:20

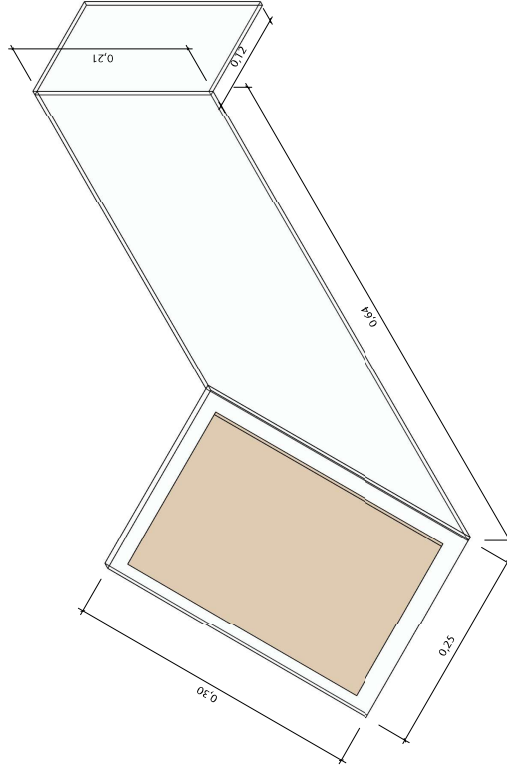

5 DM003 - 3D
ESCALA

00	EMISSÃO INICIAL	EP	31/01/2024	HELOÍSA
Nº	CONTROLE DE EMISSÃO DE DESENHOS	FASE	DATA	REVISOR
SENADO FEDERAL SECRETARIA DE INFRAESTRUTURA COORDENAÇÃO DE PROJETOS E REFORMAS				
ORÇÃO DEMANDANTE:			LOCAL:	
SCIDOC			AX02-P01-007	
COORD.:	CHEFE DE SERV.:	RM:	#127323	PROJETO:
RONILDO	ANDRÉ CASTRO	SAEF:	1714	REVITALIZAÇÃO DO TÚNEL DO TEMPO
ARQUITETO:	DESENHO:	DATA:	31/01/2024	TÍTULO DA PRANCHA:
ROBERTO C./ANDRÉ	HELOÍSA			SUPORTE BRAILE TÚNEL B
Nº PRANCHA:				ARQ
FASE:				EST. PRELIMINAR
ESCALA:				1:20
				12/13

DM003 - PLANIFICAÇÃO

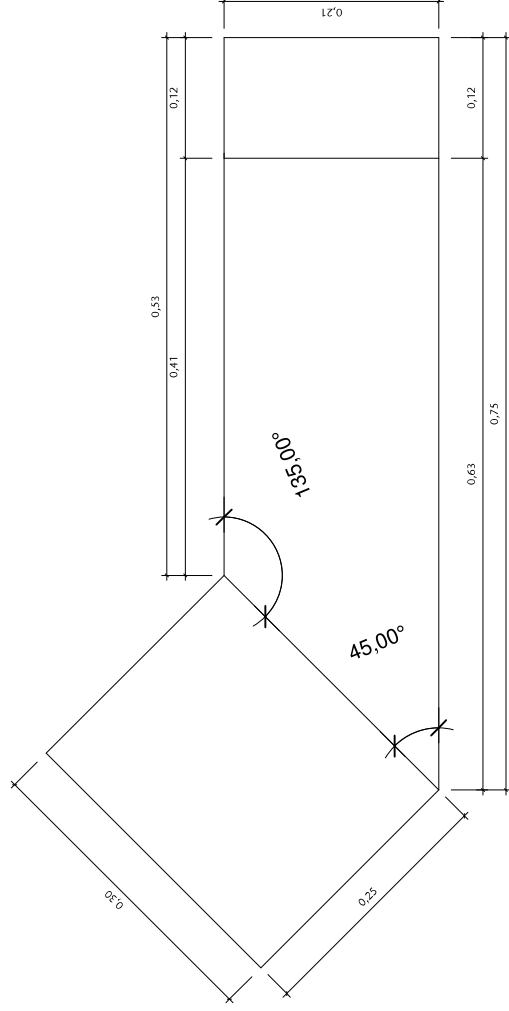


1 PLANIFICAÇÃO
ESCALA 1:5

00	EMISSÃO INICIAL	EP	31/01/2024	HELOÍSA
INº	CONTROLE DE EMISSÃO DE DESENHOS	FASE	DATA	REVISOR

SENADO FEDERAL
SECRETARIA DE INFRAESTRUTURA
COORDENAÇÃO DE PROJETOS E REFORMAS

ORÇÃO DEMANDANTE:
SCIDOC LOCAL: AX02-P01-007


COORD.: RONILDO	CHEFE DE SERV.: ANDRÉ CASTRO	RM: #127323 SAEF. 1714	PROJETO: REVITALIZAÇÃO DO TÚNEL DO TEMPO	FASE: EST. PRELIMINAR	Nº PRANCHA: ARQ
ARQUITETO: SIBNEY C./ANDRÉ	DESENHO: HELOÍSA	DATA: 31/01/2024	TÍTULO DA PRANCHA: DM003 - PLANIFICAÇÃO	ESCALA: 1:5	13/13

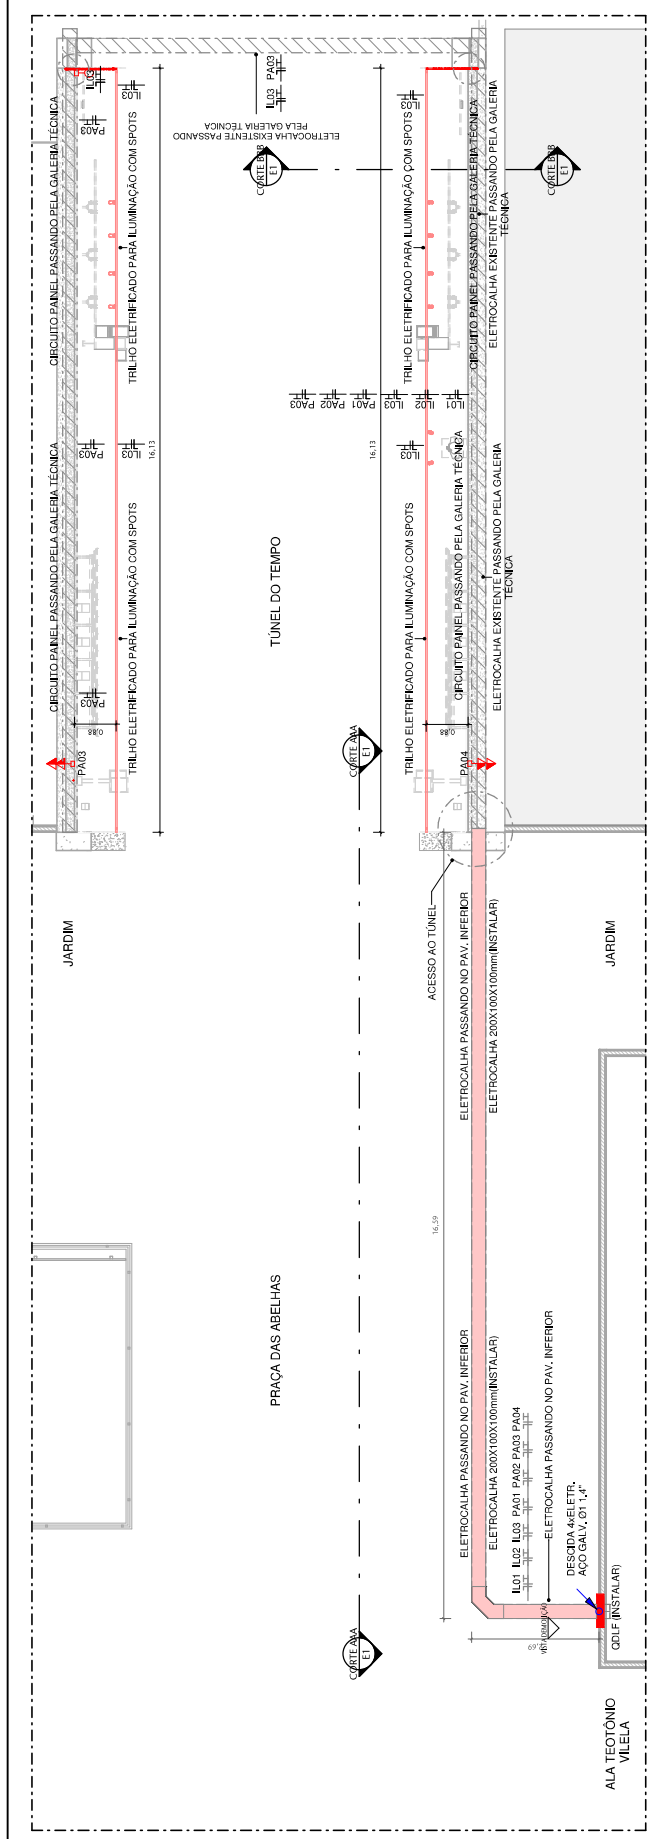


1 - INSTALAÇÕES TUNEL DO TEMPO TRECHO B
ESCALA 1:75



3 - CORTE CORTE AAA
ESCALA 1:50

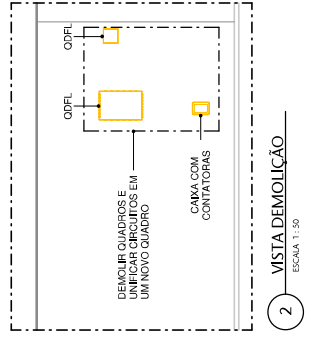

2 - VISTA DEMOLIÇÃO
ESCALA 1:50

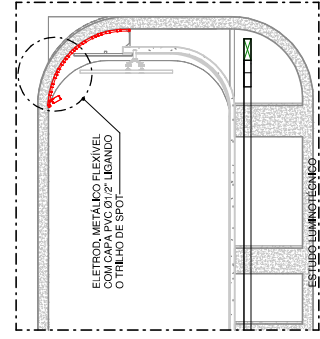



4 - CORTE BBB
ESCALA 1:50

LEGENDA

- RETIRAR/DEMOLIR
- INSTALAR/CONSTRUIR
- REMANEJAR/REPROJETAR
- EXISTENTE

PROJETO

- PROJETO DE INSTALAÇÃO DE ILUMINAÇÃO
- PROJETO DE REFORMA
- PROJETO DE RECONSTRUÇÃO
- PROJETO DE RECONSTRUÇÃO
- PROJETO DE RECONSTRUÇÃO
- PROJETO DE RECONSTRUÇÃO

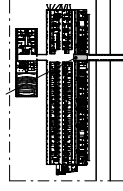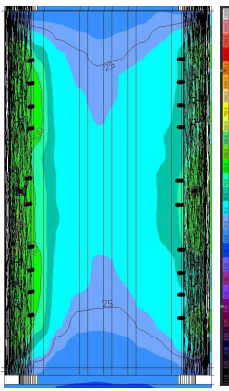


PLANTA - LOCALIZAÇÃO - AX02 TR.B
ESCALA 1:5000

ID	EMISSÃO INICIAL	CONTROLE DE EMISSÃO DE DESENHOS	FASE	0001	DATA	REVISOR
00						


SENADO FEDERAL SECRETARIA DE INFRAESTRUTURA COORDENAÇÃO DE PROJETOS E REFORMAS		LOCAL TUNEL DO TEMPO AX02	
ESCALA MANUSEANTE			
COMUS			

PROJETO	FASE	ESCALA	COM INSCRIÇÃO
REUTILIZAÇÃO DO TUNEL DO TEMPO	ELE	E1/5	
PLANTA BAIXA - INFRAESTRUTURA TRECHO B	ELE	E1/5	

COORD.	CHEFE DE SERV.	RM	#17/21
INFLUÊNCIA	ANTONIO CARLOS	DATE	
ENC. LEIT.	DESIGNO	DATA	09/11/2023
INFLUÊNCIA	BRUNO A.	BRUNO A.	09/11/2023

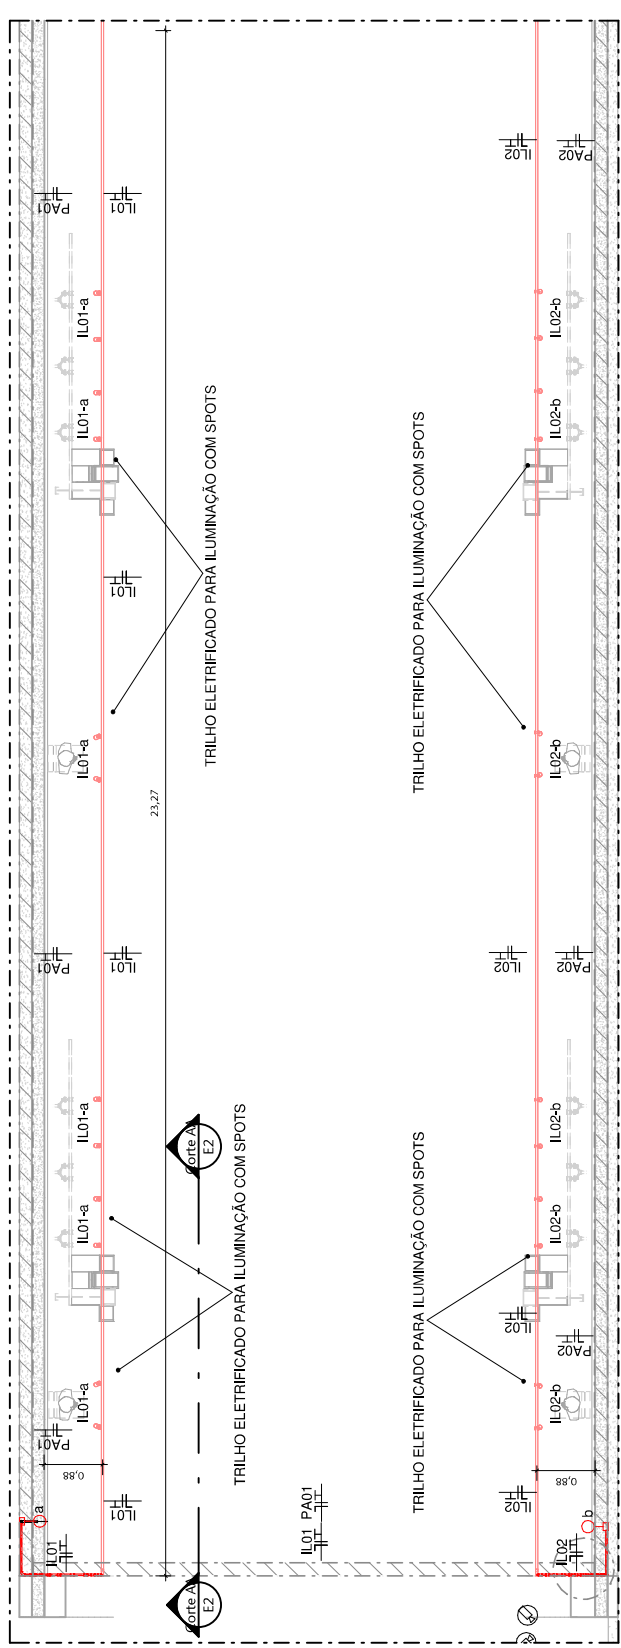


1 INSTALAÇÕES TÚNEL DO TEMPO TRECHO A01/A02
ESCALA 1:75

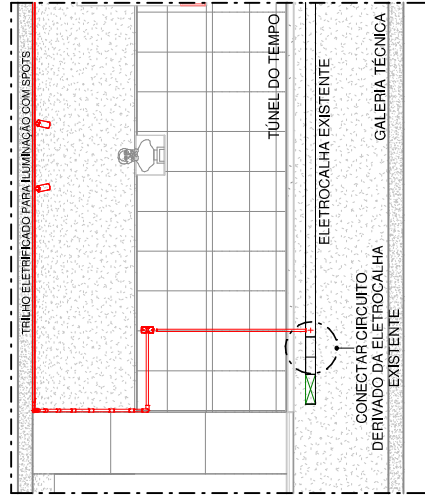


2 Corte AA
ESCALA 1:30

LEGENDA

INFRAEST.	□	h=1,10m	INFRAEST.
TOMADA LVA MÍDIA	□	h=1,10m	INFRAEST.
TRILHO DO TIPO PA	□	h=1,10m	INFRAEST.
TRILHO DO TIPO PA	□	h=1,10m	INFRAEST.
TRILHO DO TIPO PA	□	h=1,10m	INFRAEST.
TRILHO DO TIPO PA	□	h=1,10m	INFRAEST.

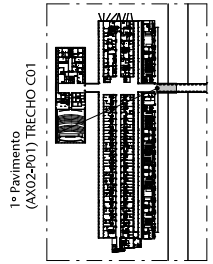


PLANTA - LOCALIZAÇÃO - AX02 TR.C 01
ESCALA 1:500


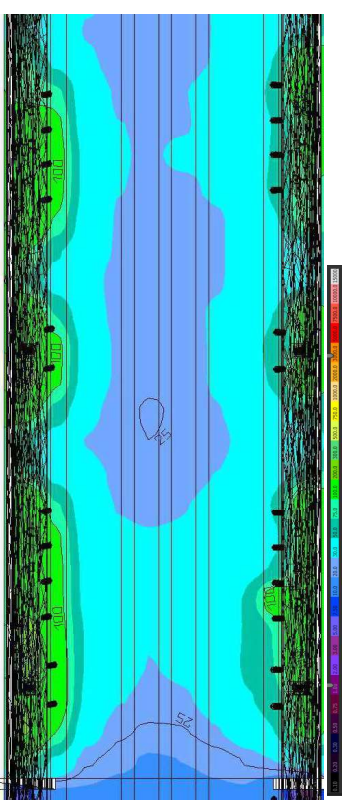


00	EMISSÃO INICIAL	ESTUDO LUMINOTÉCNICO
Nº	CONTROLE DE EMISSÃO DE DESENHOS	0001
	FASE	DATA
	REVISOR	

SENADO FEDERAL SECRETARIA DE INFRAESTRUTURA COORDENAÇÃO DE PROJETOS E REFORMAS		
ORÇÃO ORÇAMENTAL: COMUS	LOCAL: TÚNEL DO TEMPO AX02	
COORD.: RONILDO PIRES	CHEFE DE SERV.: ANDRÉ CASTRO	RM: #127323 SAF:
ENG. ELET.: VINÍCIUS MAMA	DESENHO: BRUNO A.	DATA: 09/11/2023
PROJETO: REVITALIZAÇÃO DO TÚNEL DO TEMPO		Nº PRANCHAS: ELE
TÍTULO DA PRANCHA: PLANTA BAIXA - INFRAESTR. TRECHO A02		ESCALA: Como indicado E2/5

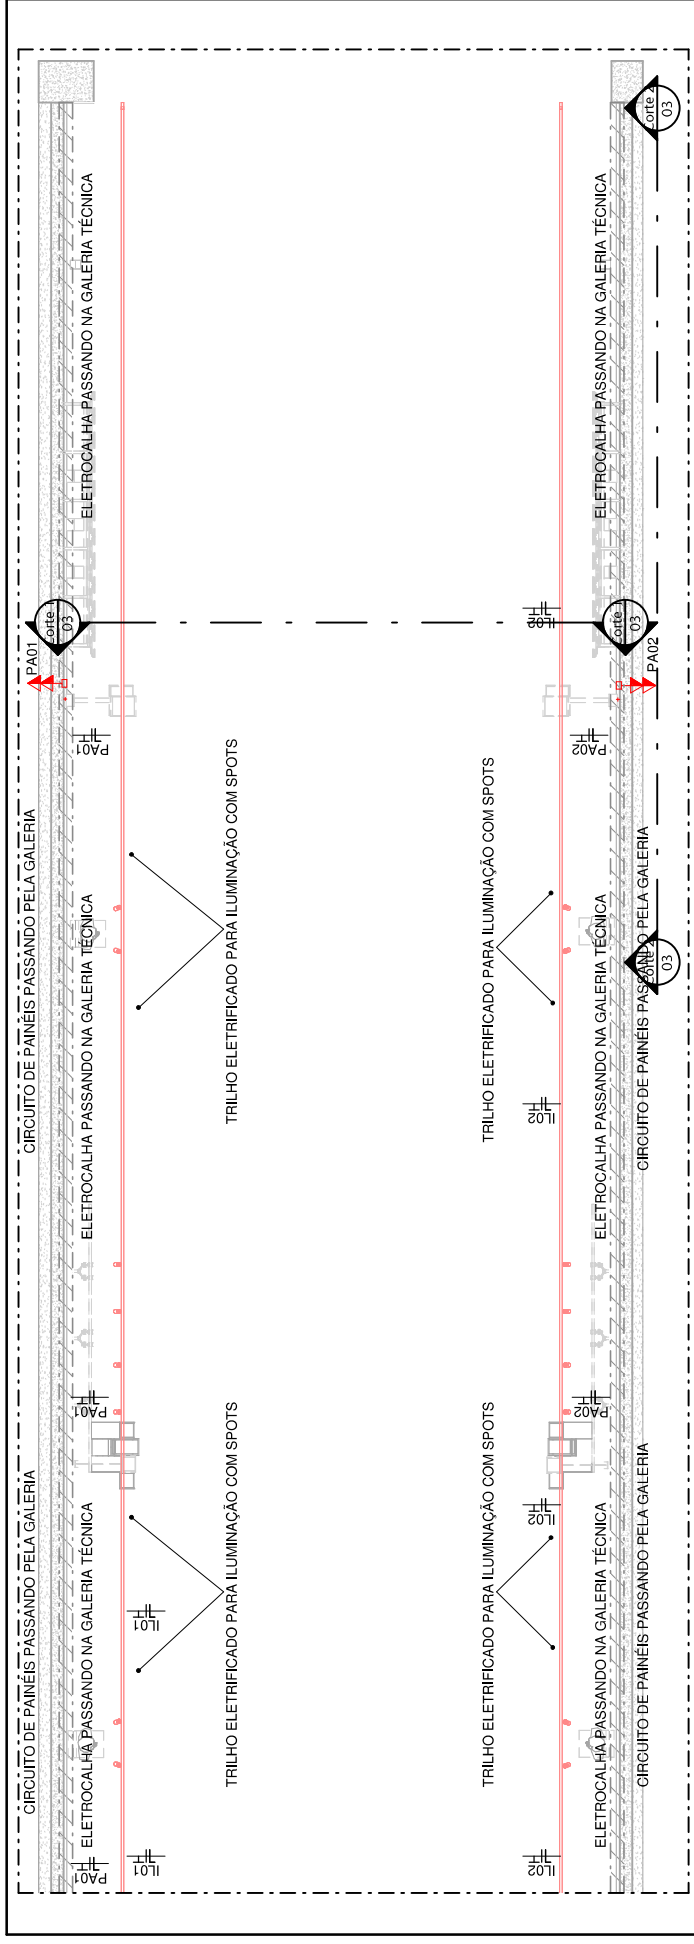

2 **INSTALAÇÕES TÚNEL DO TEMPO TRECHO A01/A02**
 ESCALA 1:75

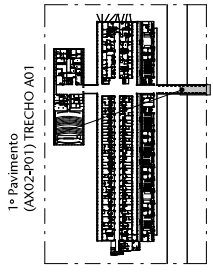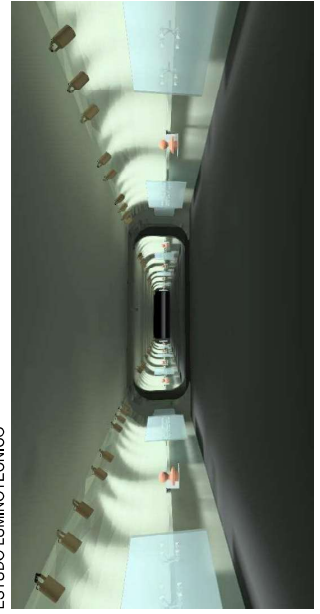


LEGENDA


INFRAEST.	TRAVESSIAS DE BARRAS	COMANDO GLOBAIS	ELETR. GERADO NA BAIXEIRA
□	□	□	□
h=1,10m	h=1,10m	h=1,10m	h=1,10m

PLANTA - LOCALIZAÇÃO - AX02 TR.A01
 ESCALA 1:5000

00	EMISSÃO INICIAL	0001	REVISOR
01	CONTROLE DE EMISSÃO DE DESENHOS	0001	DATA
SENADO FEDERAL SECRETARIA DE INFRAESTRUTURA COORDENAÇÃO DE PROJETOS E REFORMAS			
LOCAL: TÚNEL DO TEMPO AX02		Nº PRANCHAS: ELE EST. PRELIMINAR: E3/5 ESCALA: Como indicado	
PROJETO: REVITALIZAÇÃO DO TÚNEL DO TEMPO TÍTULO DA PRANCHAS: PLANTA BAIXA - INFRAESTR. TRECHO A01	ORÇÃO DEMANDANTE: COMUS	LOCAL: TÚNEL DO TEMPO AX02	Nº PRANCHAS: ELE EST. PRELIMINAR: E3/5 ESCALA: Como indicado
CHEFE DE SERV.: RUILO PIREZ ENG. ELET.: VINÍCIUS MAMA	RM: #127323 SAEP: ANDRÉ CASTRO DESENHO: BRUNO A.	DATA: 09/11/2023	LOCAL: TÚNEL DO TEMPO AX02

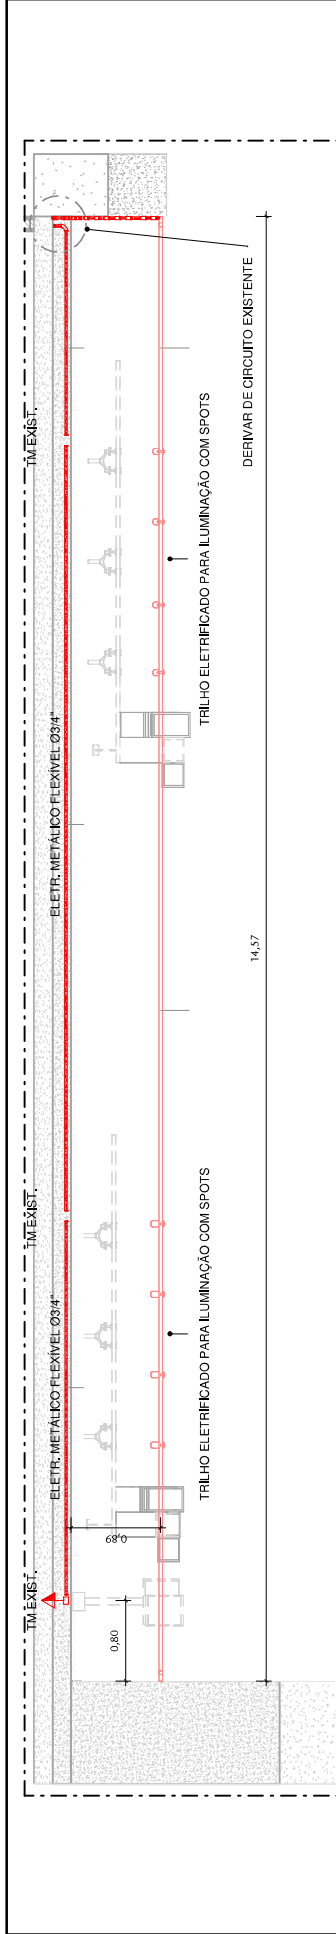

14,57

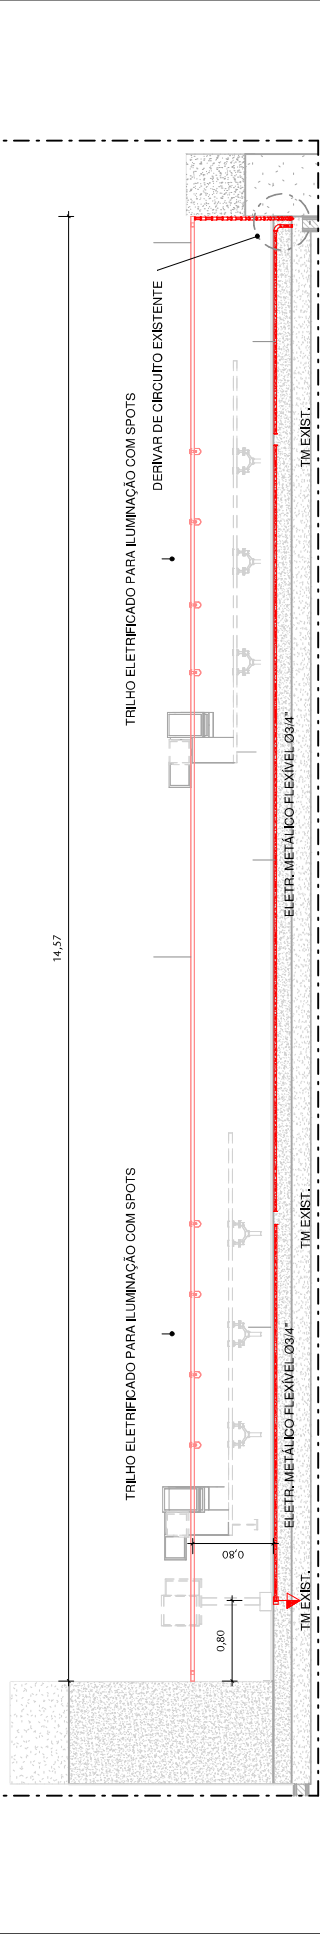


14,57

1 INSTALAÇÕES TÚNEL DO TEMPO TRECHO C


ESCALA 1:50

LEGENDA

TRILHO DE ILUMINAÇÃO	COMANDO COMPLEXO	ELETR. FLEXÍVEL Ø3/4	TRILHO DE ILUMINAÇÃO
100V 100W	100V 100W	100V 100W	100V 100W
100V 100W	100V 100W	100V 100W	100V 100W

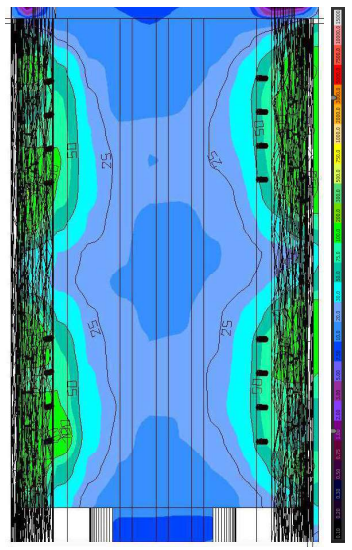

1º Pavimento (AX02-PG1) TRECHO C

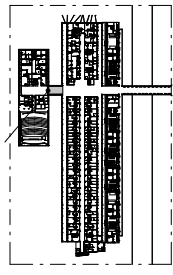


PLANTA - LOCALIZAÇÃO - AX02

ESCALA 1:5000

00	EMISSÃO INICIAL	FASE	0001	REVISOR
01	CONTROLE DE EMISSÃO DE DESENHOS	FASE	DATA	
SENADO FEDERAL SECRETARIA DE INFRAESTRUTURA COORDENAÇÃO DE PROJETOS E REFORMAS				
ORÇÃO DEMANDANTE:		LOCAL: TÚNEL DO TEMPO AX02		
COORD.: RONILDO PIRES	CHefe DE SERV.: ANDRÉ CASTRO	RM: #127323	PROJETO: REVITALIZAÇÃO DO TÚNEL DO TEMPO	EST. PRELIMINAR
ENG. ELET.: VINÍCIUS NAMA	DESENHO: BRUNO A.	DATA: 09/11/2023	TÍTULO DA PRANCHETA: PLANTA BAIXA - INFRAESTRUTURA TRECHO C	ESCALA: Como indicado
				Nº PRANCHETA: INF E4/5

ESTUDO LUMINOTÉCNICO

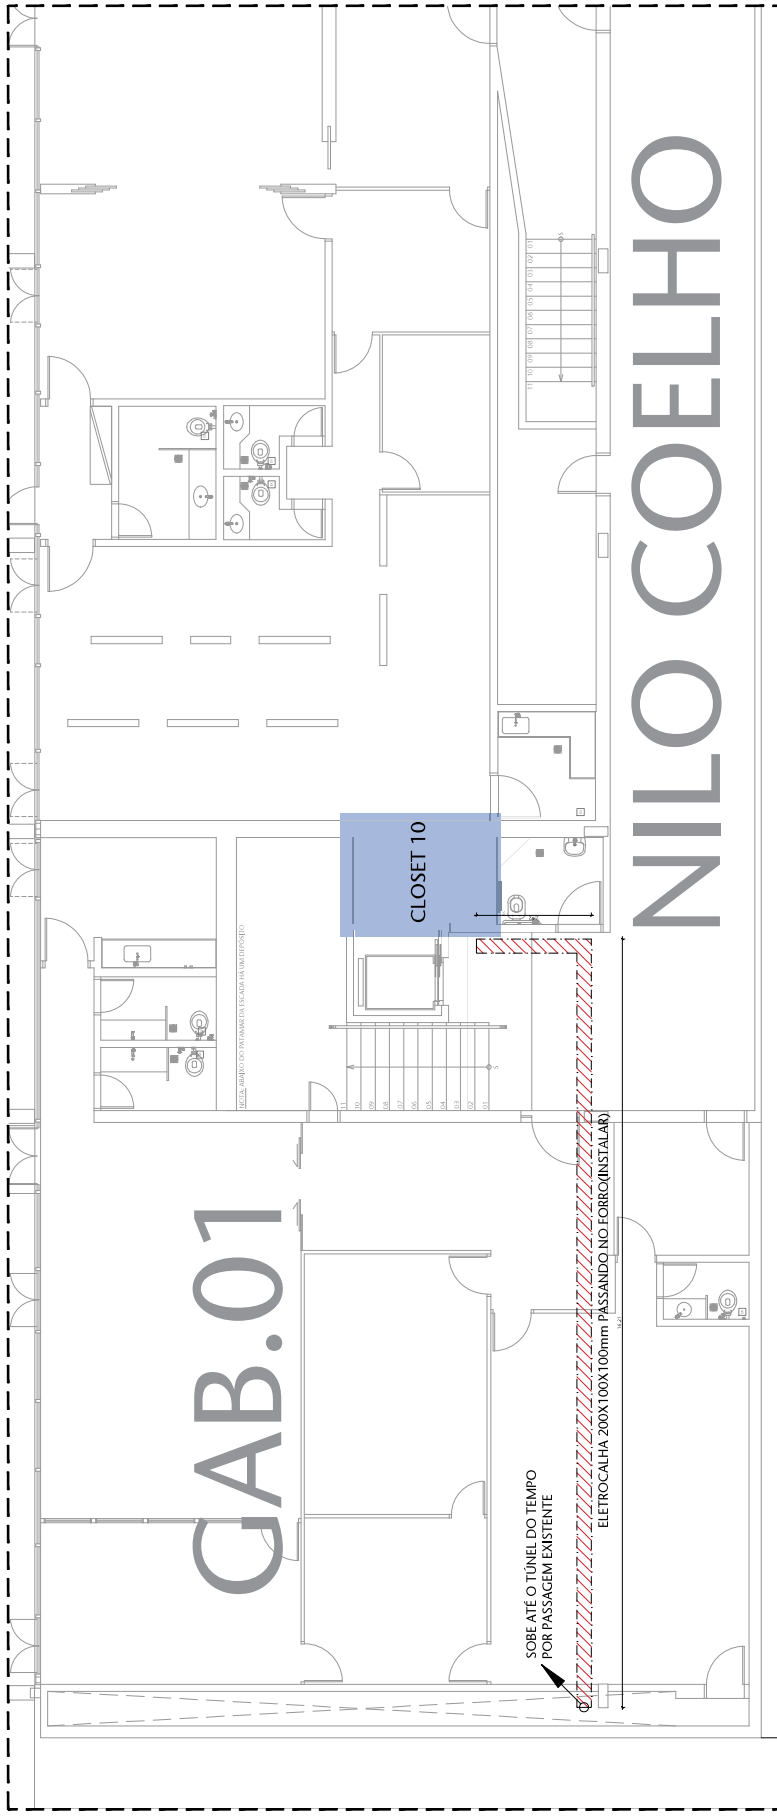


01 PLANTA BAIXA - TÉRREO ALA NILO COELHO
ESCALA 1/25

LEGENDA	
	ENCANINHAMENTO ELETRODUTO AÇO GALV. Ø27 PASSANDO PELO FORRO
	CABA DE PASSAGEM 200X200 10cm
	ABERTURA DE ALÇARÃO DE VISITA PARA PASSAGEM DE INSTALAÇÕES

NOTAS:

 
- CONFERIR MEDIDAS NO LOCAL;
- ELETRODUTO NÃO COTADO CONSIDERAR Ø27



00 LOCALIZAÇÃO
ESCALA 2000

Nº	CONTROLE DE EMISSÃO DE DESENHOS	DATA	REVISOR
	SENADO FEDERAL SECRETARIA DE INFRAESTRUTURA COORDENAÇÃO DE PROJETOS - COPRE		


PROJETO		TÍTULO DA PLANÇA	
CHARGE DE PROJETO	COMUS	TÍTULO DA PLANÇA	PLANTA BAIXA - LÓGICA
PROJETO	TUNEL DO TEMPO	ESCALA	C1/9
ENVELOPE	INSTRUMENTO	INSCRIÇÃO	
INSCRIÇÃO	INSCRIÇÃO	INSCRIÇÃO	

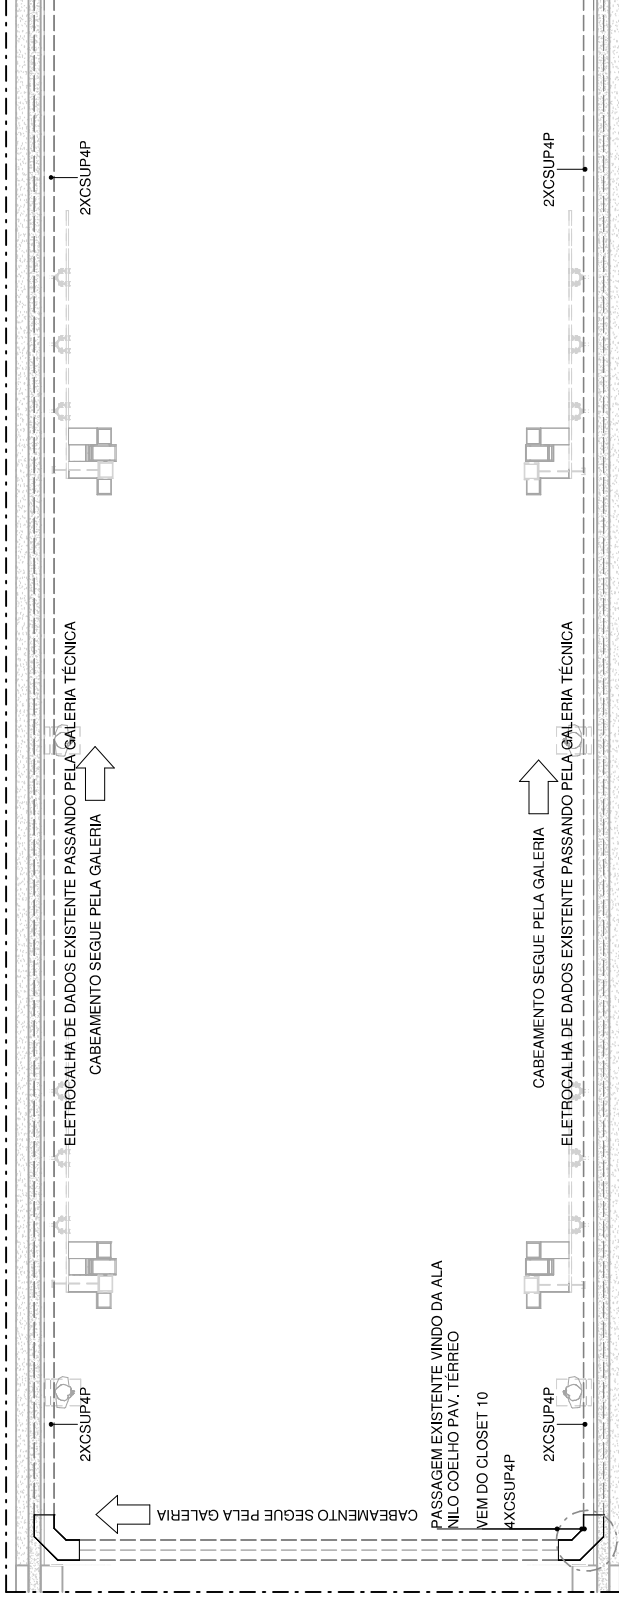

1 - INSTALAÇÕES TÚNEL DO TEMPO TRECHO A02

ESCALA 1:75


1º Pavimento
(AX02-P01) TRECHO A02

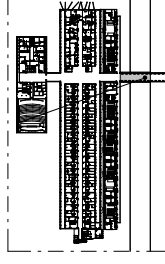


○ PLANTA - LOCALIZAÇÃO - AX02 TR-A02

ESCALA 1:5000


00	EMISSÃO INICIAL	0001	REVISOR
INº	CONTROLE DE EMISSÃO DE DESENHOS	FASE	DATA
SENADO FEDERAL SECRETARIA DE INFRAESTRUTURA COORDENAÇÃO DE PROJETOS E REFORMAS		LOCAL: TÚNEL DO TEMPO AX02	
ORGAO DEMANDANTE: COMUS		Nº PRANCHAS: CAB C2/8	
COORD.: RONILDO PIRES	CHEFE DE SERV.: ANDRÉ CASTRO	RM: #127323 SAFE	FASE: EST. PRELIMINAR
ENG. ELET. VINÍCIUS NAMA	DESENHO: BRUNO A.	DATA: 09/11/2023	ESCALA: Como indicado
PROJETO: REVITALIZAÇÃO DO TÚNEL DO TEMPO		TÍTULO DA PRANCHA: INFRAESTR. TRECHO A02 CAB	

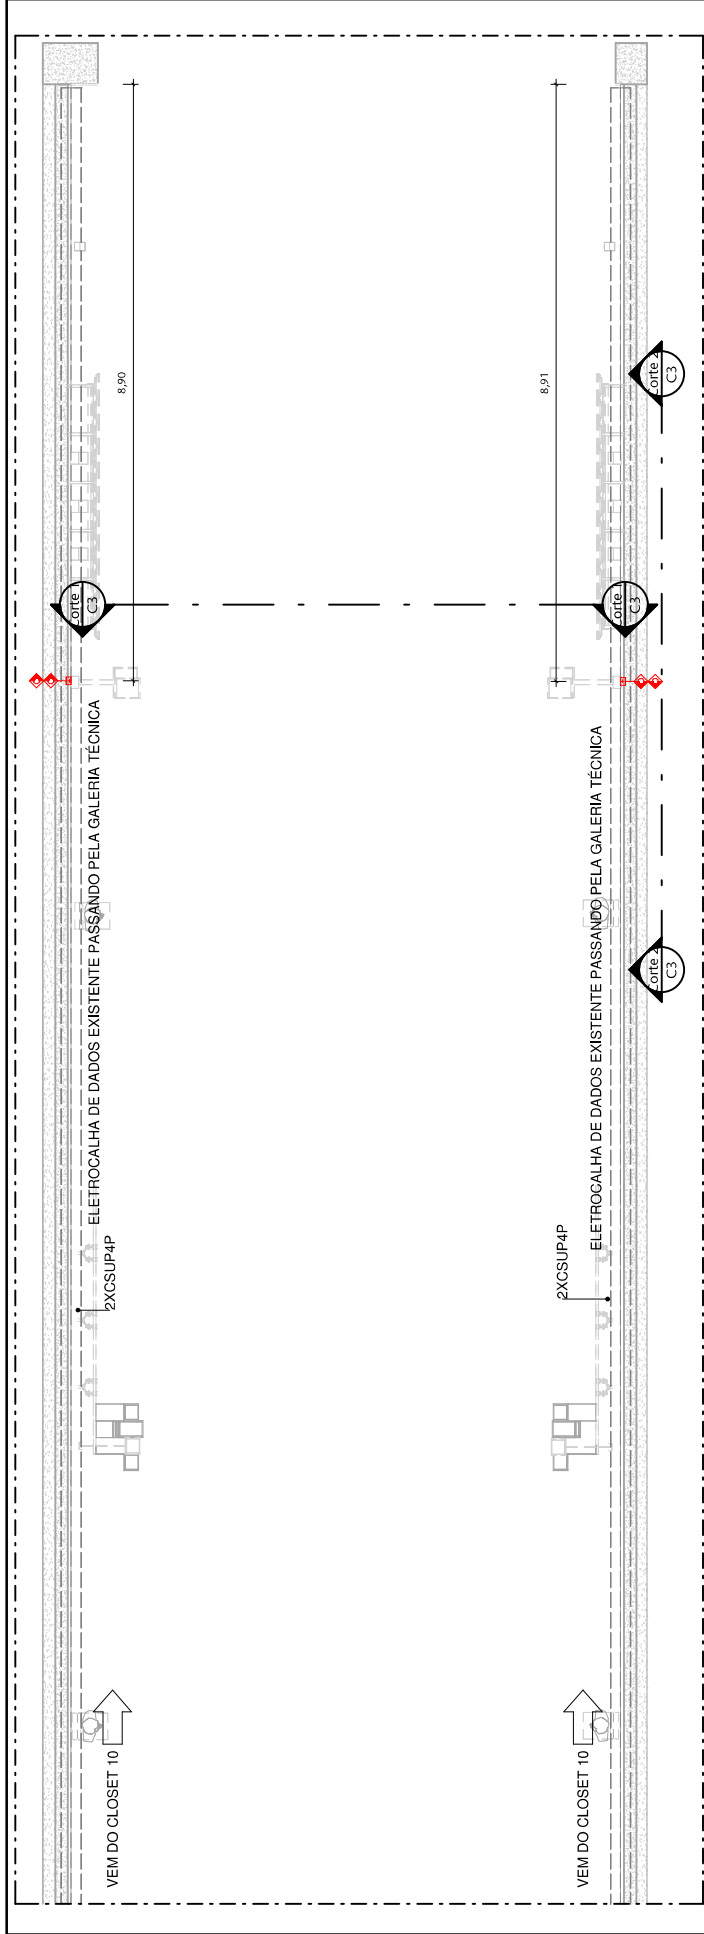

1 INSTALAÇÕES TÚNEL DO TEMPO TRECHO A01
ESCALA 1:75

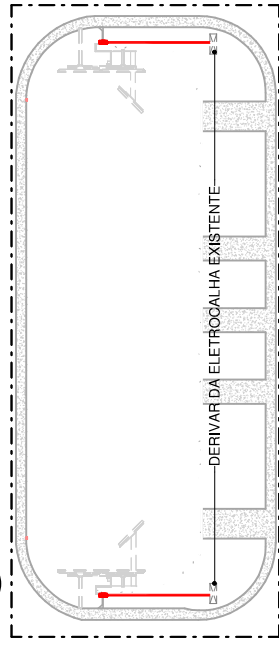


2 Corte 1
ESCALA 1:75

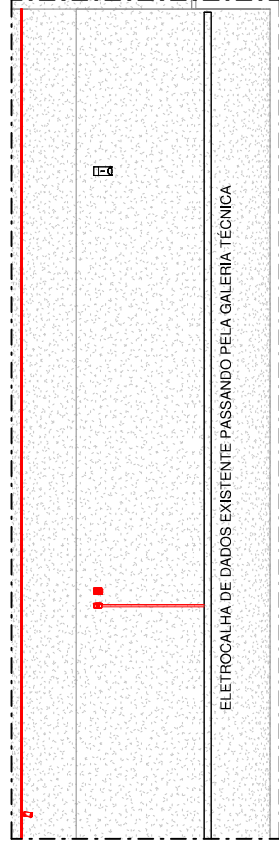

3 Corte 2
ESCALA 1:75


LEGENDA

INFRAEST.	TOMADA REDE 2P/1L+NEUTR.	ELETRODUTO/FORM. PAREDE C/1PEGO
□	h=1,10m	h=1,10m
◆	h=1,10m	h=1,10m

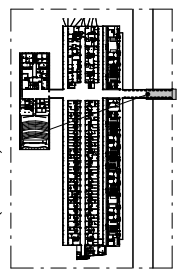


PLANTA - LOCALIZAÇÃO - AX02 TR.A01
ESCALA 1:5000

00	EMISSÃO INICIAL	0001	REVISOR
01	CONTROLE DE EMISSÃO DE DESENHOS		
PROJETO:		FASE	DATA
SENADO FEDERAL SECRETARIA DE INFRAESTRUTURA COORDENAÇÃO DE PROJETOS E REFORMAS			
ORÇAO DEMANDANTE:		LOCAL:	
COMUS		TÚNEL DO TEMPO AX02	
COORD.: RONILDO PIRES	CHEFE DE SERV.: ANDRE CASTRO	RM: #127323 SAFE	FASE: EST. PRELIMINAR
ENG. ELET.: VINICIUS VIANA	DESENHO: BRUNO A.	DATA: 09/11/2023	ESCALA: Como indicado
PROJETO:		Nº PRANCHETA:	
REVITALIZAÇÃO DO TÚNEL DO TEMPO		CAB	
TÍTULO DA PRANCHETA:		ESCALA:	
INFRAESTR. TRECHO A01 CAB		C3/8	

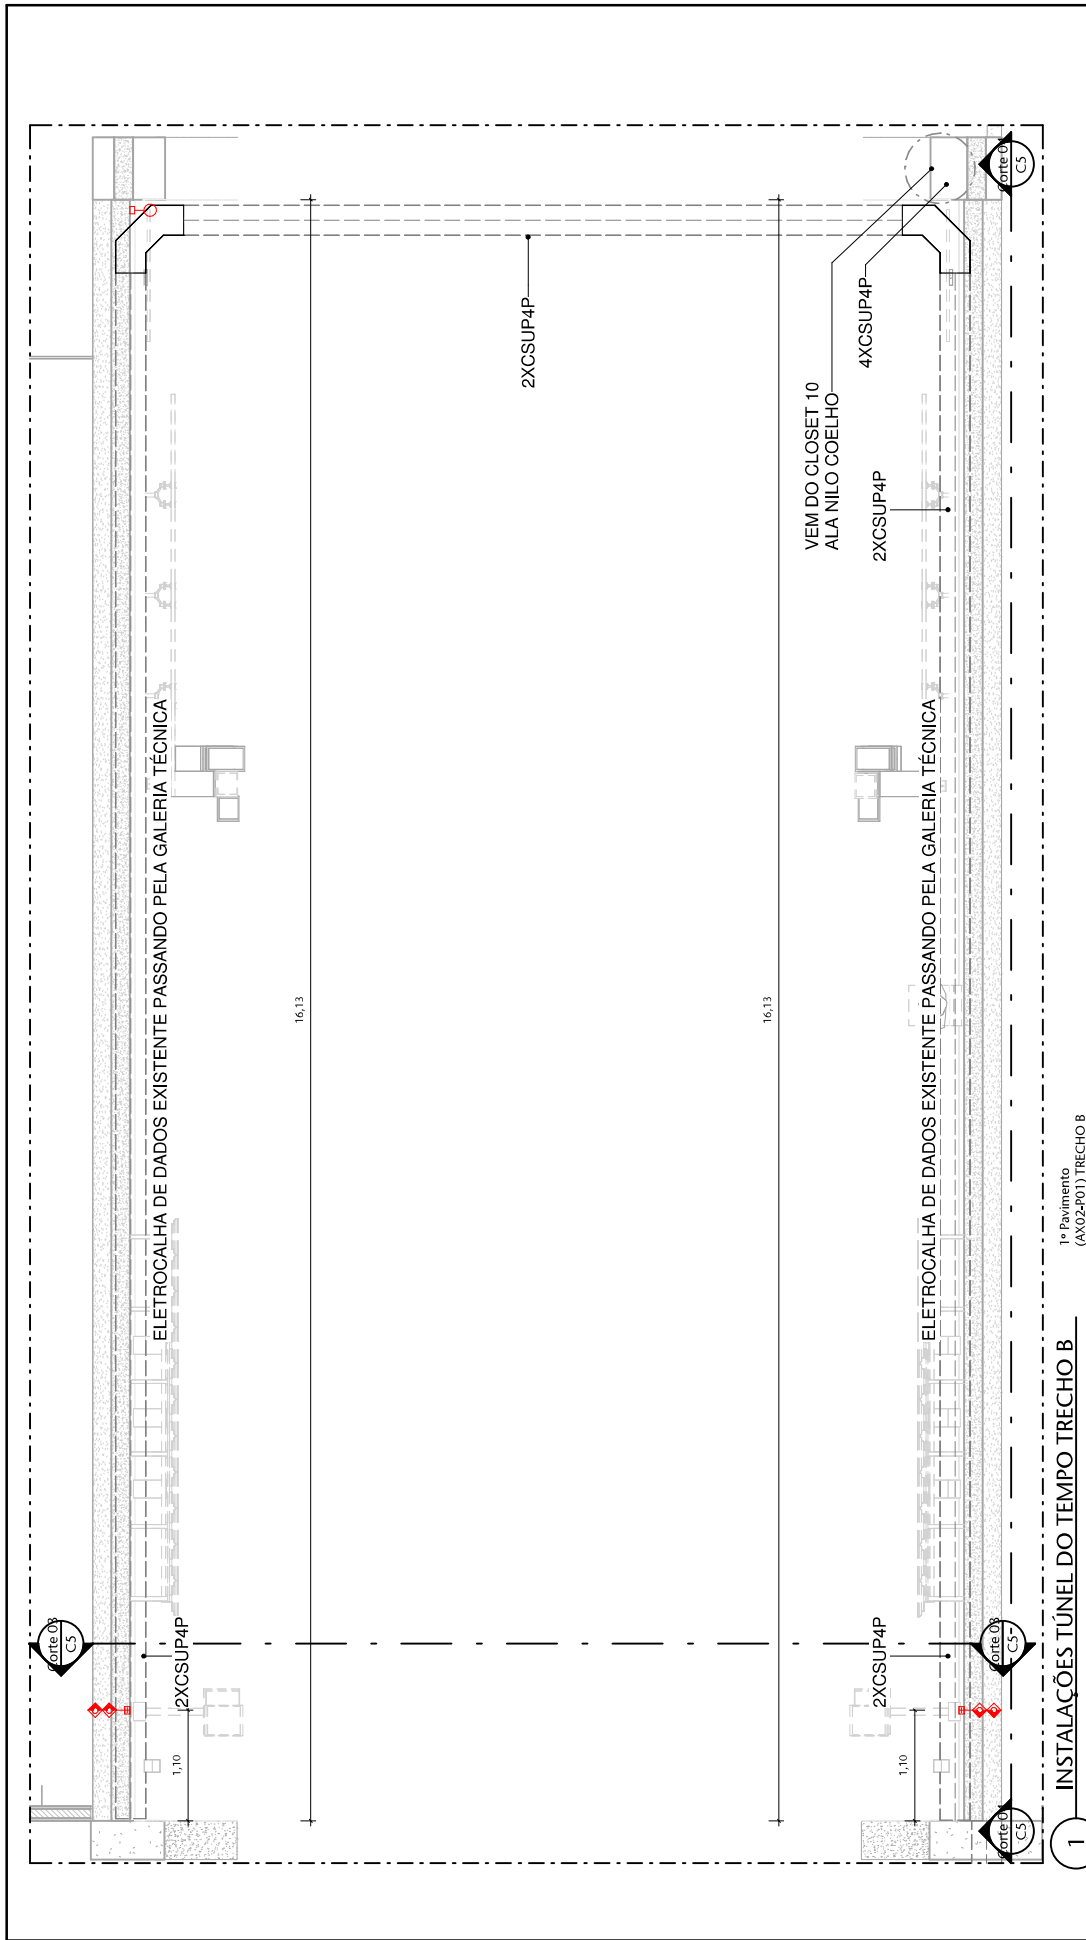

1 INSTALAÇÕES TÚNEL DO TEMPO TRECHO B
ESCALA 1 : 50


1º Pavimento
(AX02-P01) TRECHO B

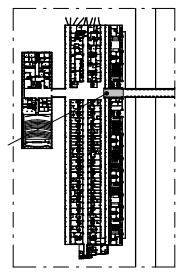


LEGENDA	
INFRAEST.	INFRAESTRUTURA
TOMADA REDE SIMPLES/MEDIA	1x1,10m
TOMADA REDE DUPLA/MEDIA	1x1,10m
ELETRODUTO EM PAREDE/COURO	1x1,10m

PLANTA - LOCALIZAÇÃO - AX02 TR.B
ESCALA 1 : 5000

00	EMISSÃO INICIAL	0001	REVISOR
01	CONTROLE DE EMISSÃO DE DESENHOS		
SENADO FEDERAL SECRETARIA DE INFRAESTRUTURA COORDENAÇÃO DE PROJETOS E REFORMAS		FASE	DATA
ORGAO DERIVANTE: COMUS		LOCAL: TÚNEL DO TEMPO AX02	
COORD.: RONILDO PIRES	CHEFE DE SERV.: ANDRÉ CASTRO	RM: #127323	EST. PRELIMINAR
ENGR. ELET.: VINÍCIUS SILVA	DESENHO: BRUNO A.	DATA: 09/11/2023	ESCALA: Como indicado
PROJETO: REVITALIZAÇÃO DO TÚNEL DO TEMPO INFRAESTRUTURA TRECHO B CAB		Nº PRANCHETA: CAB C4/8	

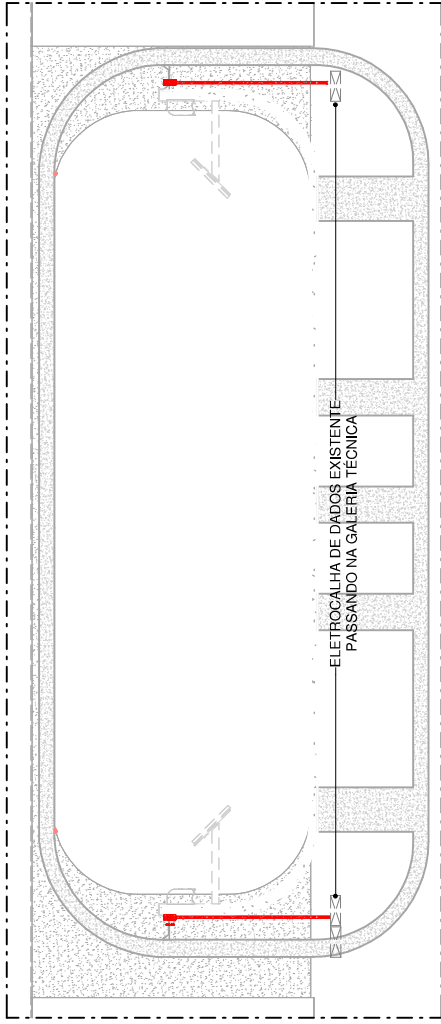


1 **Corte 03**
ESCALA 1:50

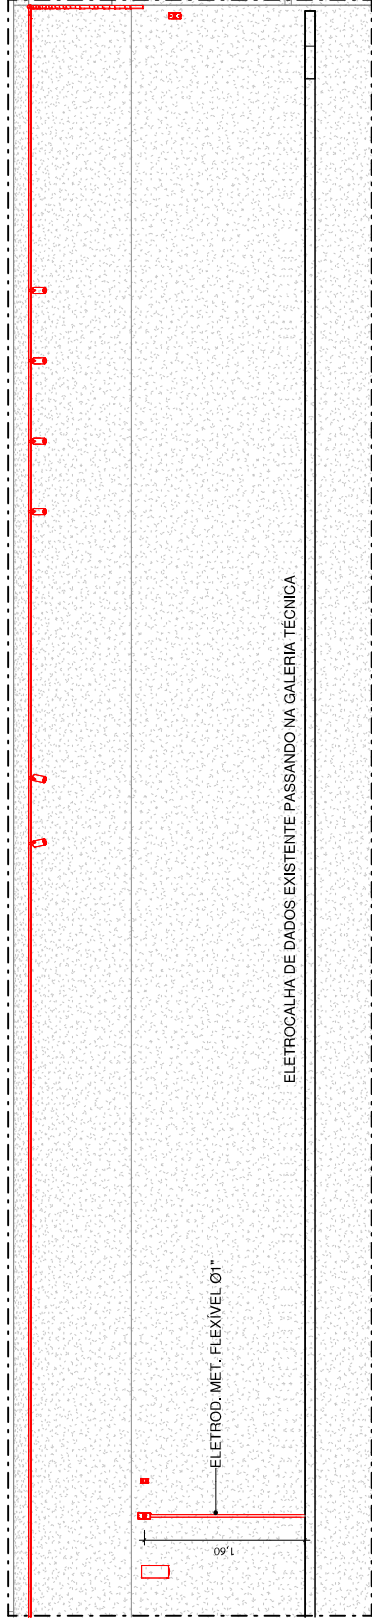

2 **Corte 04**
ESCALA 1:50


1º Pavimento
(AX02-R01) TRECHO B

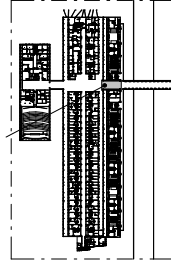

PLANTA - LOCALIZAÇÃO - AX02 TR.B
ESCALA 1:5000

LEGENDA	
INFRAEST.	TOMADA REDE SIMPLES MERA
□	INFRAEST. 1m x 1,00m
◇	INFRAEST. 1m x 1,00m
—	ELETRODUTO EM PAREDE COURO
—	ELETRODUTO EM PAREDE COURO

00	EMISSÃO INICIAL	0001	REVISOR
INº	CONTROLE DE EMISSÃO DE DESENHOS	FASE	DATA
SENADO FEDERAL SECRETARIA DE INFRAESTRUTURA COORDENAÇÃO DE PROJETOS E REFORMAS			
ORÇÃO DEMANDANTE:		LOCAL:	
COMUS		TÚNEL DO TEMPO AX02	
COORD.: RONILDO PIRES	CHEFE DE SERV.: ANDRÉ CASTRO	RM: #127323	PROJETO: REVITALIZAÇÃO DO TÚNEL DO TEMPO
ENG. ELET.: VINÍCIUS NAMA	DESENHO: BRUNO A.	DATA: 09/11/2023	EST. PRELIMINAR ESCALA: Como indicado
		TÍTULO DA PRANCHETA: INFRAESTRUTURA TRECHO B CAB	
		Nº PRANCHETA: CAB C5/8	

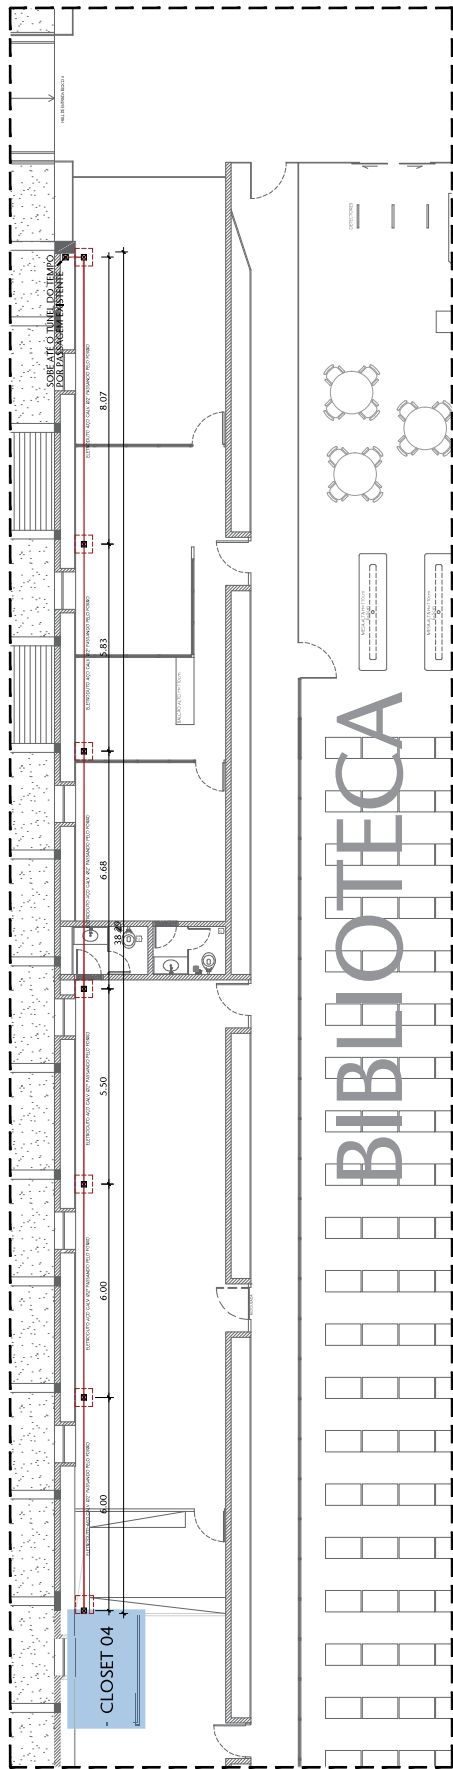

01 PLANTA BAIXA - TERREO BIBLIOTECA
ESCALA 100

LEGENDA	
	ENCAMINHAMENTO ELETRODUTO AÇO GALV. Ø2" PASSANDO PELO FORRO
	CAMA DE PASSAGEM 20x20x10cm
	ABERTURA DE ALÇAPÃO DE VISITA PARA PASSAGEM DE INSTALAÇÕES

NOTAS:

- CONFERIR MEDIDAS NO LOCAL;
- ELETRODUTO NÃO COTADO CONSIDERAR Ø2"




00 LOCALIZAÇÃO
ESCALA 2000

Nº	CONTROLE DE EMISSÃO DE DESENHOS	DATA	REVISOR
	SENADO FEDERAL SECRETARIA DE INFRAESTRUTURA COORDENAÇÃO DE PROJETOS - COPRE		

INTERESSADOS	
COMUS	TÚNEL DO TEMPO AX02

COORD.	CHEFE DE SERV.	OS.	PROJETO:	Nº PRONALCA:
ENGENHEIRO	ARQUITETO	DESENHADOR	TÚNEL DO TEMPO	CAB
INTELETO	INTELETO	INTELETO	TÍTULO DA PRONALCA	C6/8
INTELETO	INTELETO	INTELETO	PLANTA BAIXA - LÓGICA	

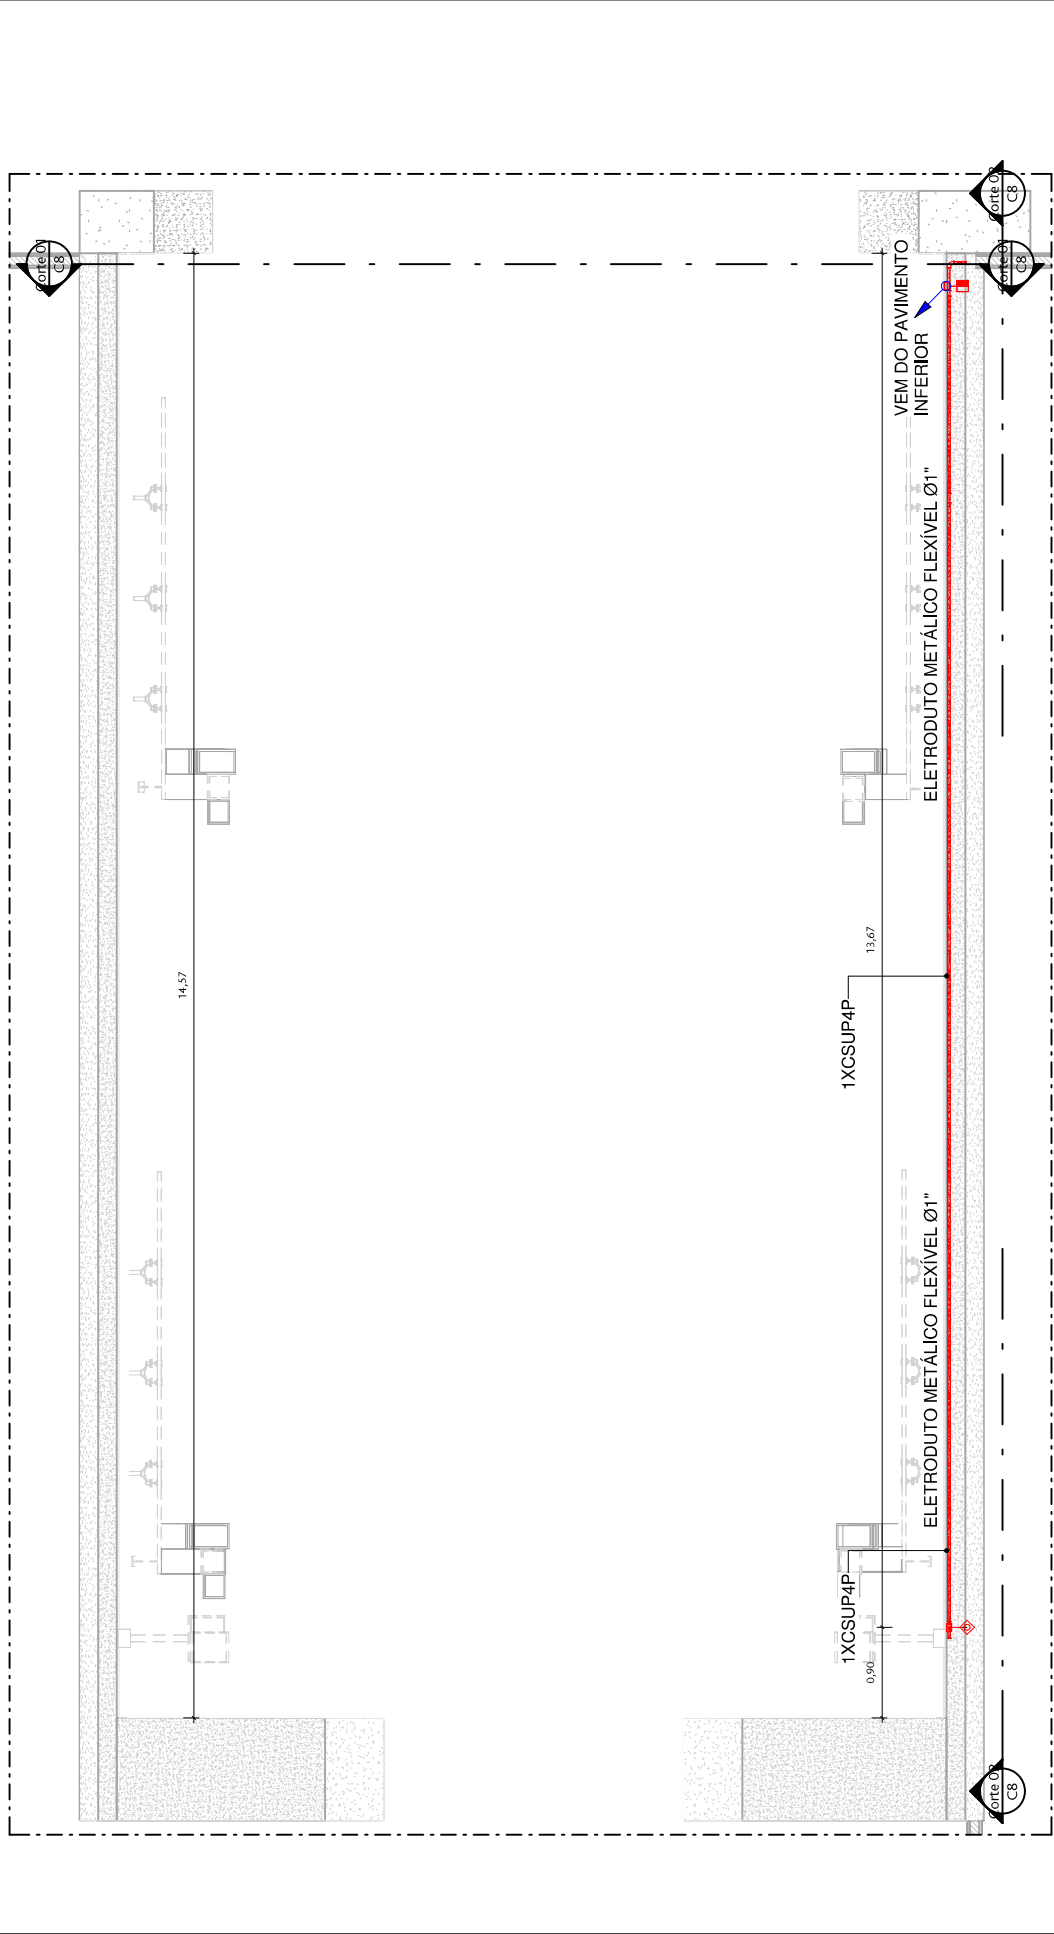


00	EMISSÃO INICIAL	0001	REVISOR
Nº	CONTROLE DE EMISSÃO DE DESENHOS	FASE	DATA

SENADO FEDERAL
SECRETARIA DE INFRAESTRUTURA
COORDENAÇÃO DE PROJETOS E REFORMAS

ORÇÃO DEMANDANTE: COMUS		LOCAL: TÚNEL DO TEMPO AX02	
COORD.: RONILDO PIRES	CHEFE DE SERV.: ANDRÉ CASTRO	RM: #177323	SAEF:
ENG. ELET.: VINÍCIUS NAMA	DESENHO: BRUNO A.	DATA: 09/11/2023	
PROJETO: REVITALIZAÇÃO DO TÚNEL DO TEMPO		FASE: EST. PRELIMINAR	
TÍTULO DA PRANCHETA: REDE INFRAESTRUTURA TRECHO C CAB		ESCALA: Como indicado	
		Nº PRANCHETA: CAB	
		C7/8	


1 INSTALAÇÕES REDE TÚNEL DO TEMPO TRECHO C
ESCALA 1 : 50

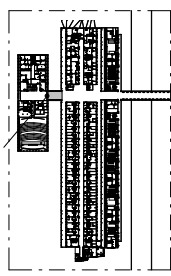


LEGENDA

TOMADA REDE SIMPLES ABRIDA	ELETRODUTO EM PARALELO
TOMADA REDE DUPLA ABRIDA	PARALELO
h=1,10m	h=1,10m

PLANTA - LOCALIZAÇÃO - AX02
ESCALA 1 : 5000

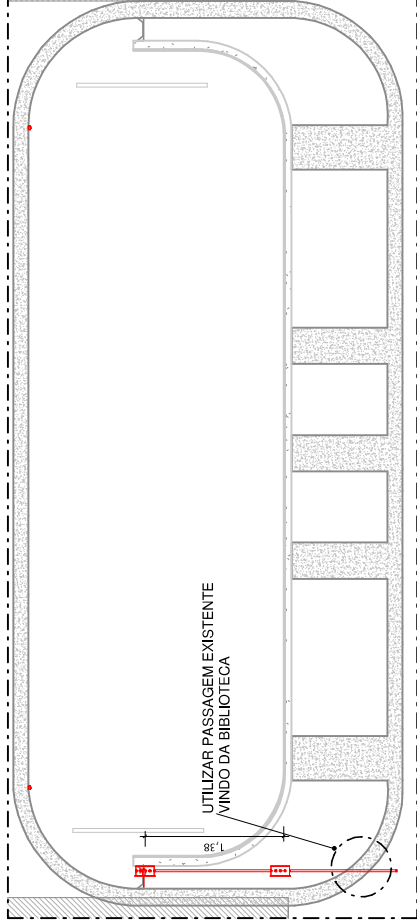


1 Corte 01
ESCALA 1:50

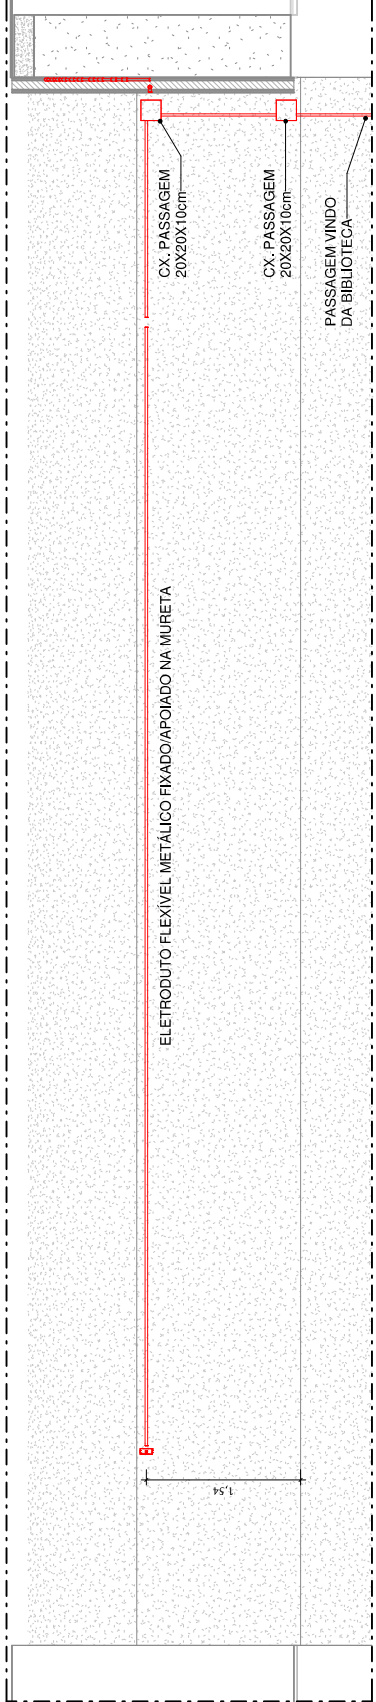

2 Corte 02
ESCALA 1:50

1º Pavimento
(AX02-P01) TRECHO C

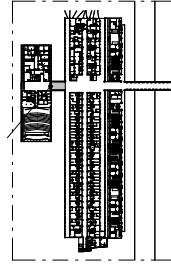

PLANTA - LOCALIZAÇÃO - AX02
ESCALA 1:5000

00	EMISSÃO INICIAL	0001	REVISOR
INº	CONTROLE DE EMISSÃO DE DESENHOS	FASE	DATA
SENADO FEDERAL SECRETARIA DE INFRAESTRUTURA COORDENAÇÃO DE PROJETOS E REFORMAS			
ORÇAO DEMANDANTE:		LOCAL:	
COMUS		TÚNEL DO TEMPO AX02	
COORD.: RONILDO PIRES	CHEFE DE SERV.: ANDRE CASTRO	RM: #127323 SAFE	FASE: EST. PRELIMINAR
ENG. ELET. VINICIUS VIANA	DESENHO: BRUNO A.	DATA: 09/11/2023	ESCALA: Como indicado
PROJETO: REVITALIZAÇÃO DO TÚNEL DO TEMPO		Nº PRANCHETA: CAB	
TÍTULO DA PRANCHETA: REDE INFRAESTRUTURA TRECHO C CAB		ESCALA: C8/8	