

LEGENDA

ø32mm	- DIÂMETRO DO ELETRODUTO, EX.: 32mm DE DIÂMETRO = ø32mm
4φ6	- CIRCUITO E CALIBRE DO CABO, EX.: CIRCUITO 4, 6 mm² DE CALIBRE = 4φ6
TT	- CONDIÇÃO FASE, NEUTRO E TERMO, RESPECTIVAMENTE
	- ILUMINAÇÃO LED 200m COM BRANCO FRIO 6500K
	- INDICAÇÃO DE OCLUSÃO DE INFRAESTRUTURA COM PERFURAÇÃO DE LAJE.
⌘ →	- ELETRODUTO PVC RÍGIDO EMBITADO NA TRILHA METÁLICA, VER DETALHE DA LUMINÁRIA
— — —	- ELETRODUTO PVC RÍGIDO EMBITADO NO PISO

ADVERTÊNCIA

[illegible]

O SERVIÇO DE RECURSO DE CERVEJA, ELABORADO DE ACORDO COM O REGULAMENTO, É
 O RESULTADO DE UM PROCESSO DE SELECÇÃO DE CERVEJAS, QUE SE ENTRA EM vigor a 1 de
 Janeiro de 2014. Este processo de selecção é realizado de acordo com o Regulamento
 do Serviço de Recurso de Cerveja, aprovado pelo Conselho de Administração da
 Associação Portuguesa de Cervejeiros (APC) e publicado no Diário da República, 2.ª
 Série, 1.º Suplemento, de 11 de Janeiro de 2014.

NOTA

1. **TRABAJOS DE CAMPAÑA** por conductores, transportes, etc. (ver lista de temas).
2. **TRABAJOS DE CAMPAÑA** por conductores, transportes, etc. (ver lista de temas).
3. **TRABAJOS DE CAMPAÑA** por conductores, transportes, etc. (ver lista de temas).
4. **TRABAJOS DE CAMPAÑA** por conductores, transportes, etc. (ver lista de temas).
5. **TRABAJOS DE CAMPAÑA** por conductores, transportes, etc. (ver lista de temas).
6. **TRABAJOS DE CAMPAÑA** por conductores, transportes, etc. (ver lista de temas).
7. **TRABAJOS DE CAMPAÑA** por conductores, transportes, etc. (ver lista de temas).
8. **TRABAJOS DE CAMPAÑA** por conductores, transportes, etc. (ver lista de temas).
9. **TRABAJOS DE CAMPAÑA** por conductores, transportes, etc. (ver lista de temas).
10. **TRABAJOS DE CAMPAÑA** por conductores, transportes, etc. (ver lista de temas).

LEGENDA

ø32mm	- DIÂMETRO DO ELETRODUTO, EX.: 32mm DE DIÂMETRO = ø32mm
4φ6	- CIRCUITO E CALIBRE DO CABO, EX.: CIRCUITO 4, 6 mm² DE CALIBRE = 4φ6
TT	- CONDIÇÃO FASE, NEUTRO E TERMO, RESPECTIVAMENTE
	- ILUMINAÇÃO LED 200m COM BRANCO FRIO 6500K
	- INDICAÇÃO DE OCLUSÃO DE INFRAESTRUTURA COM PERFURAÇÃO DE LAJE.
⌘ →	- ELETRODUTO PVC RÍGIDO EMBITADO NA TRILHA METÁLICA, VER DETALHE DA LUMINÁRIA
— — —	- ELETRODUTO PVC RÍGIDO EMBITADO NO PISO


ADVERTÊNCIA

[illegible]

O SERVIÇO DE RECURSO DE CERVEJA, ELABORADO DE ACORDO COM O REGULAMENTO, É
 O RESULTADO DE UM PROCESSO DE SELECÇÃO DE CERVEJAS, QUE SE ENTRA EM vigor a 1 de
 Janeiro de 2014. Este processo de selecção é realizado de acordo com o Regulamento
 do Serviço de Recurso de Cerveja, aprovado pelo Conselho de Administração da
 Associação Portuguesa de Cervejeiros (APC) e publicado no Diário da República, 2.ª
 Série, 1.º Suplemento, de 11 de Janeiro de 2014.


NOTA

1. **TRABAJOS DE CAMPAÑA** por conductores, transportes, etc. (ver lista de temas).
2. **TRABAJOS DE CAMPAÑA** por conductores, transportes, etc. (ver lista de temas).
3. **TRABAJOS DE CAMPAÑA** por conductores, transportes, etc. (ver lista de temas).
4. **TRABAJOS DE CAMPAÑA** por conductores, transportes, etc. (ver lista de temas).
5. **TRABAJOS DE CAMPAÑA** por conductores, transportes, etc. (ver lista de temas).
6. **TRABAJOS DE CAMPAÑA** por conductores, transportes, etc. (ver lista de temas).
7. **TRABAJOS DE CAMPAÑA** por conductores, transportes, etc. (ver lista de temas).
8. **TRABAJOS DE CAMPAÑA** por conductores, transportes, etc. (ver lista de temas).
9. **TRABAJOS DE CAMPAÑA** por conductores, transportes, etc. (ver lista de temas).
10. **TRABAJOS DE CAMPAÑA** por conductores, transportes, etc. (ver lista de temas).

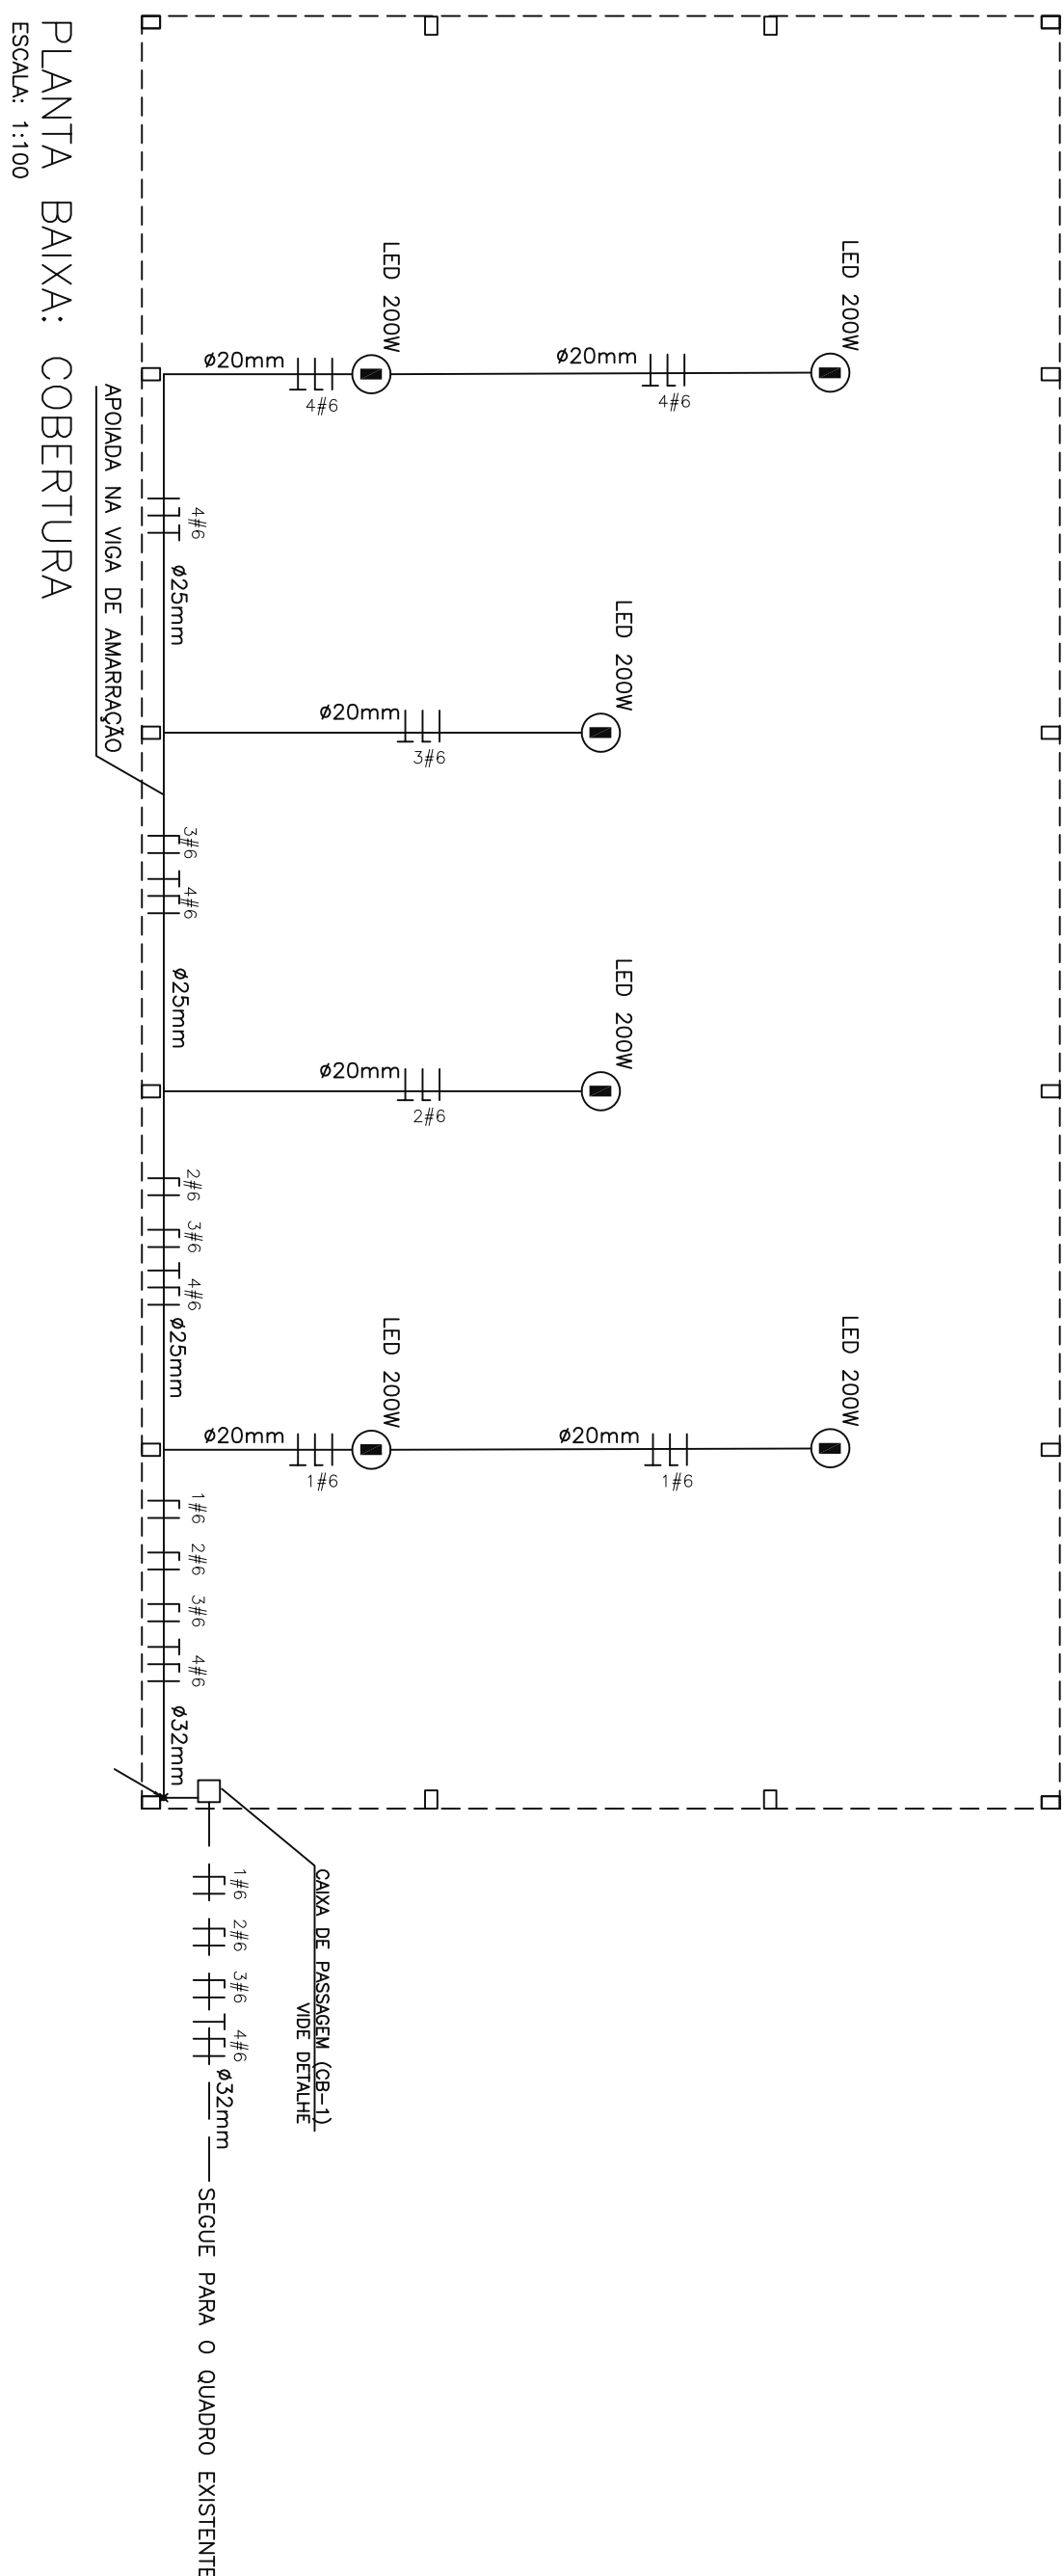

PLANTA BAIXA: COBERTURA
ESCALA: 1:100

100

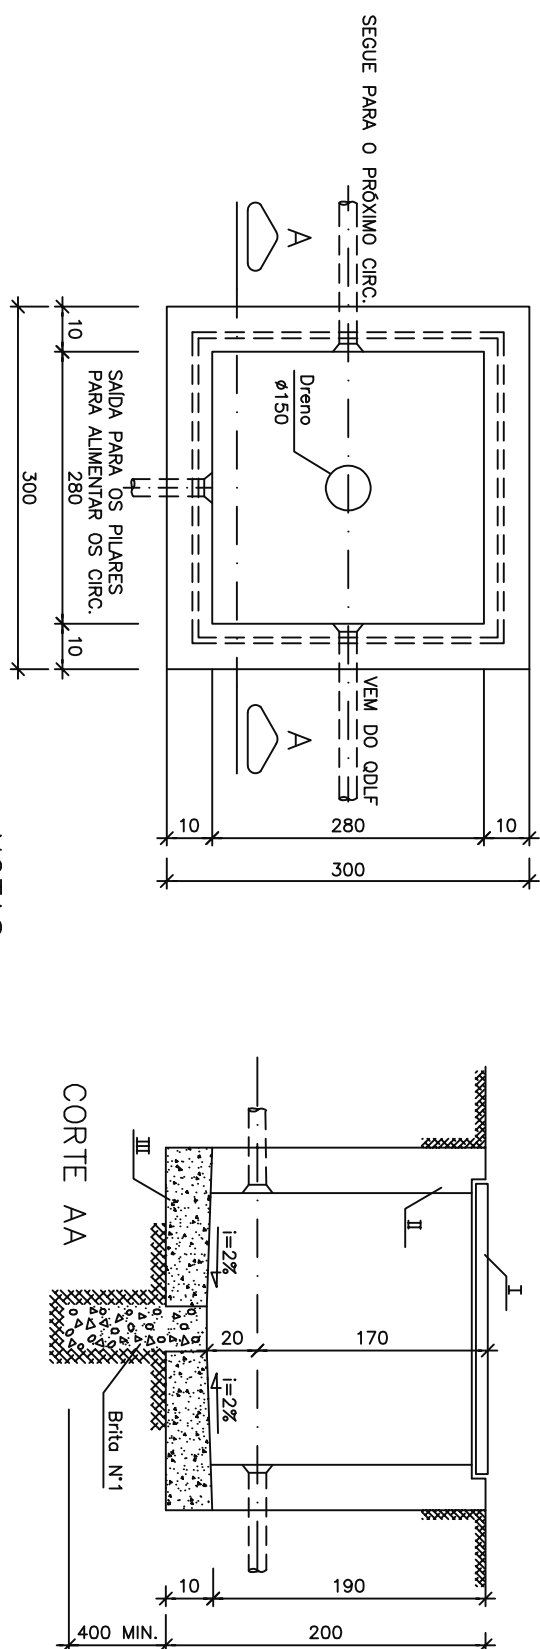


PLANTA BAIXA

CAIXA CB-1
PLANTA BAIXA E CORTE
SEM ESCALA

SEM ESCUD

NOTAS:




- a) DEVERÁ SER DESENVOLVIDA UMA SORRA DE UM MEMRO DE CABO NO INTERIOR DA CAIXA.
- b) A BARRA DO ELETRODO DEVE CONTER QUANTA VIGA.
- c) ANTES DA CONCRETAGEM DA LAJE DE PISO O TERRENO DEVERÁ SER BEM APLIADO E COMPACTADO.
- d) O ORÇAMENTO, A TAMPÁ PODERÁ SER DESENVOLVIDA EM CONCRETO.
- e) PARA CAIXAS CONSTRUÍDAS EM LOCAIS QUE PERMITAM O TRANSPORTE DE VEÍCULOS DE CARGA PESSOA OU TAMBÉM 7-100, FAZENDO AS ADAPTAÇÕES NECESSÁRIAS NA CAIXA.

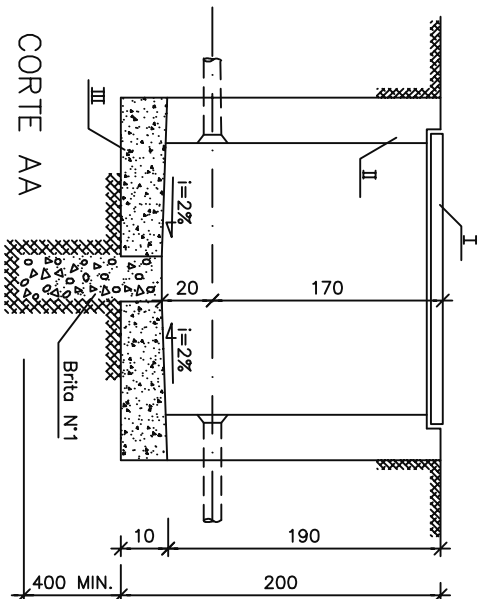CORTE AA 

QUADRO DE CARGA

QUADRO DE CARGA					
Nº Circ	LAMPADA	POT.	DBL	FIO	
		TOTAL (W)	(VA)	(mm²)	
1	2	3	600	625	4
2	1	1	200	208	4
3	1	1	200	208	4
4	2	3	600	625	4
TOTAL		8	1600	1250	4

DIAGRAMA UNIFILAR

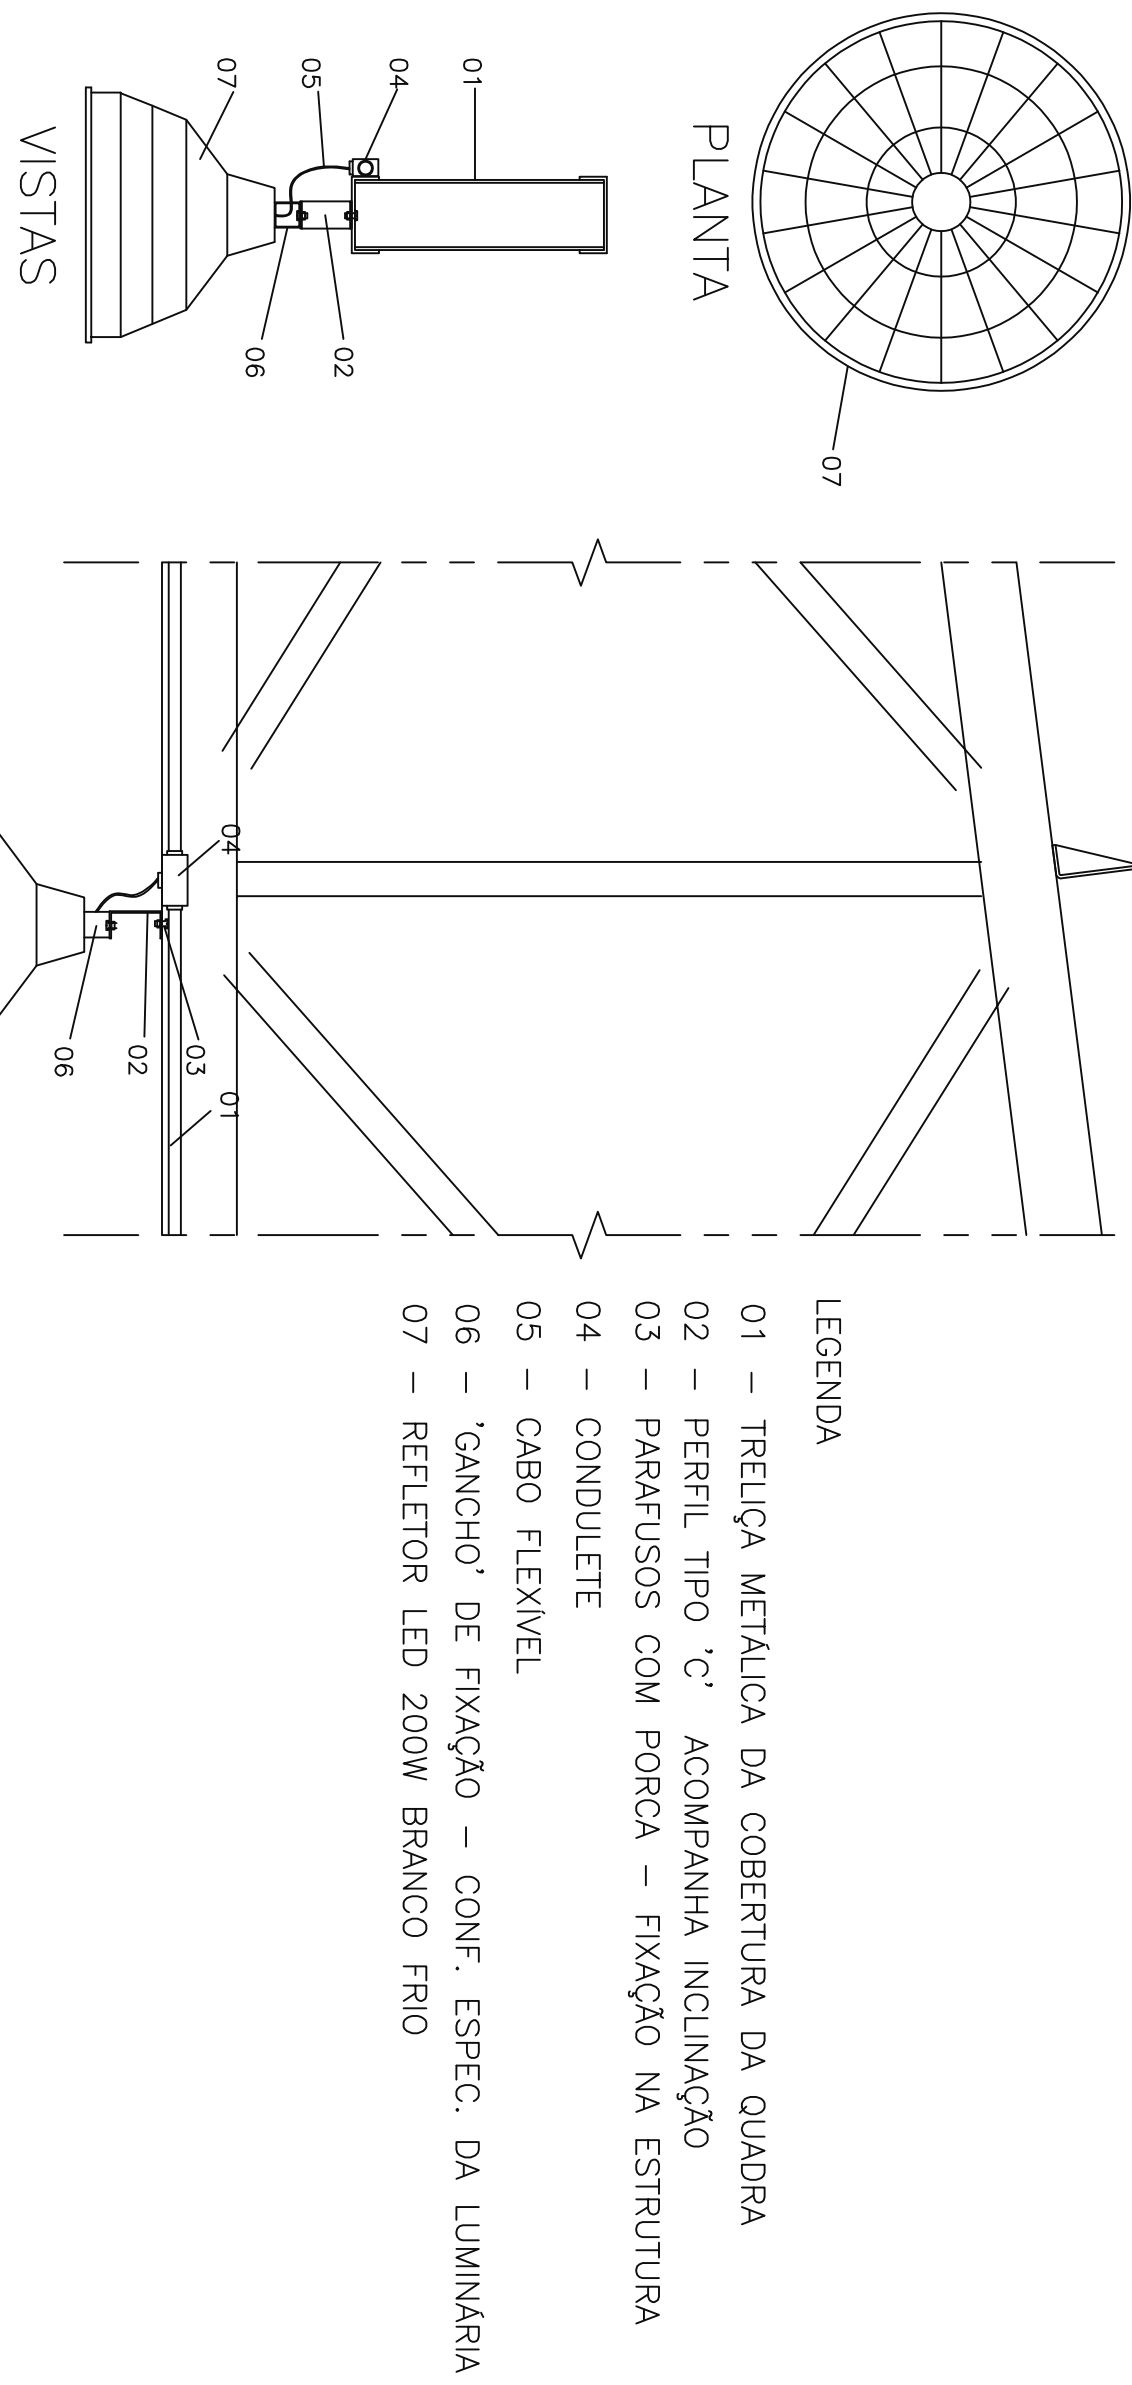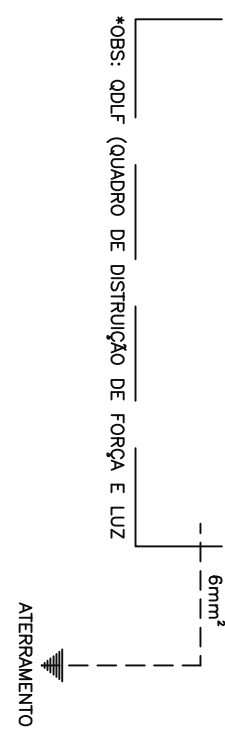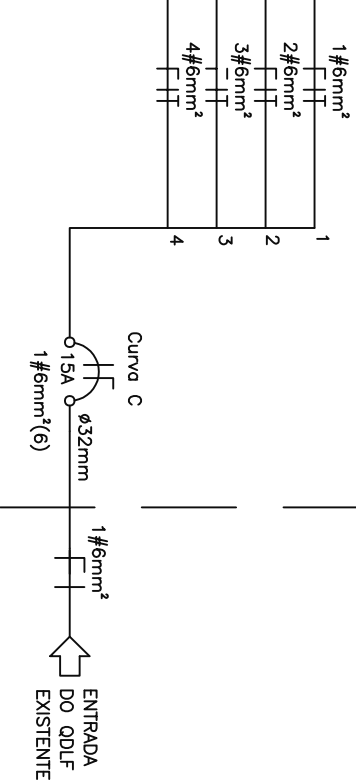


LEGENDA

- 01 – TRELHA METALICA DA COBERTURA DA QUADRA
- 02 – PÉRTIL TIPO 'C' ACOMPANHA INCLINAÇÃO
- 03 – PARAFUSOS COM PORCA – FIXAÇÃO NA ESTRUTURA
- 04 – CONDULETE
- 05 – CABO FLEXIVEL
- 06 – 'GANCHO' DE FIXAÇÃO – CONF. ESPEC. DA LUMINARIA
- 07 – REFLETOR LED 200W BRANCO FRIO

VISTAS

DETALHE QUADRO DE DISTRIBUIÇÃO SEM ESCALA

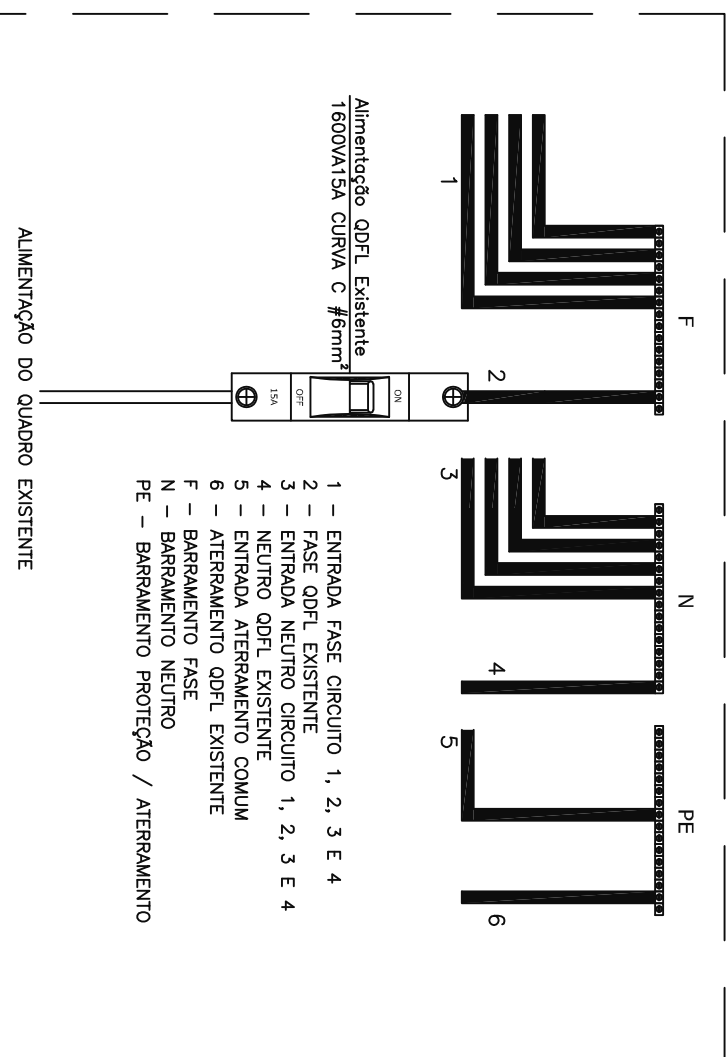

SEM ESCALA

03		
02	ALTERAÇÃO DAS DIMENSÕES DA BASE	DATA: FEV/21
01	REFERENTE A	DATA:
REVISÃO:		
SETOR: CELANDIA – DF ENDEREÇO: SL. P. ENP-30/34 – Celandia, Brasília – DF- 72230-500 PROPRIETÁRIO: SECRETARIA DE ESTADO DE EDUCAÇÃO DO DISTRITO FEDERAL – SEDEF AUTOR DO PROJETO: ARQº BRUNA SAMPAIO OLIVEIRA NUNES RESPONSÁVEL TÉCNICO: Proj Aut. do proj: CNU – A170205-0 DF Resp. Téc.: CREIA –		
VISTO ADM REGIONAL		VISTO SEDEF
Área: m Terreno Construído Área ampliar 314,96 m² TOTAL 314,96 m²		VISTO CNU/DF
C D F – SECRETARIA DE ESTADO DE EDUCAÇÃO – SEDEF CENTRO DE ENSINO FUNDAMENTAL 13 DESCRIÇÃO: INSTALAÇÃO ELÉTRICA QUADRA COBERTA: QUADRO DE CARGAS, DIAGRAMA E DETALHES DESENHO: JOÃO HENRIQUE VISTO: PROJETISTA: JOÃO HENRIQUE DATA : OUTUBRO/2024 E-mail: joao.sampaio.oliveira@seducdf.com APPROVAÇÃO:		EL-01
01		TOTAL