



CEF200

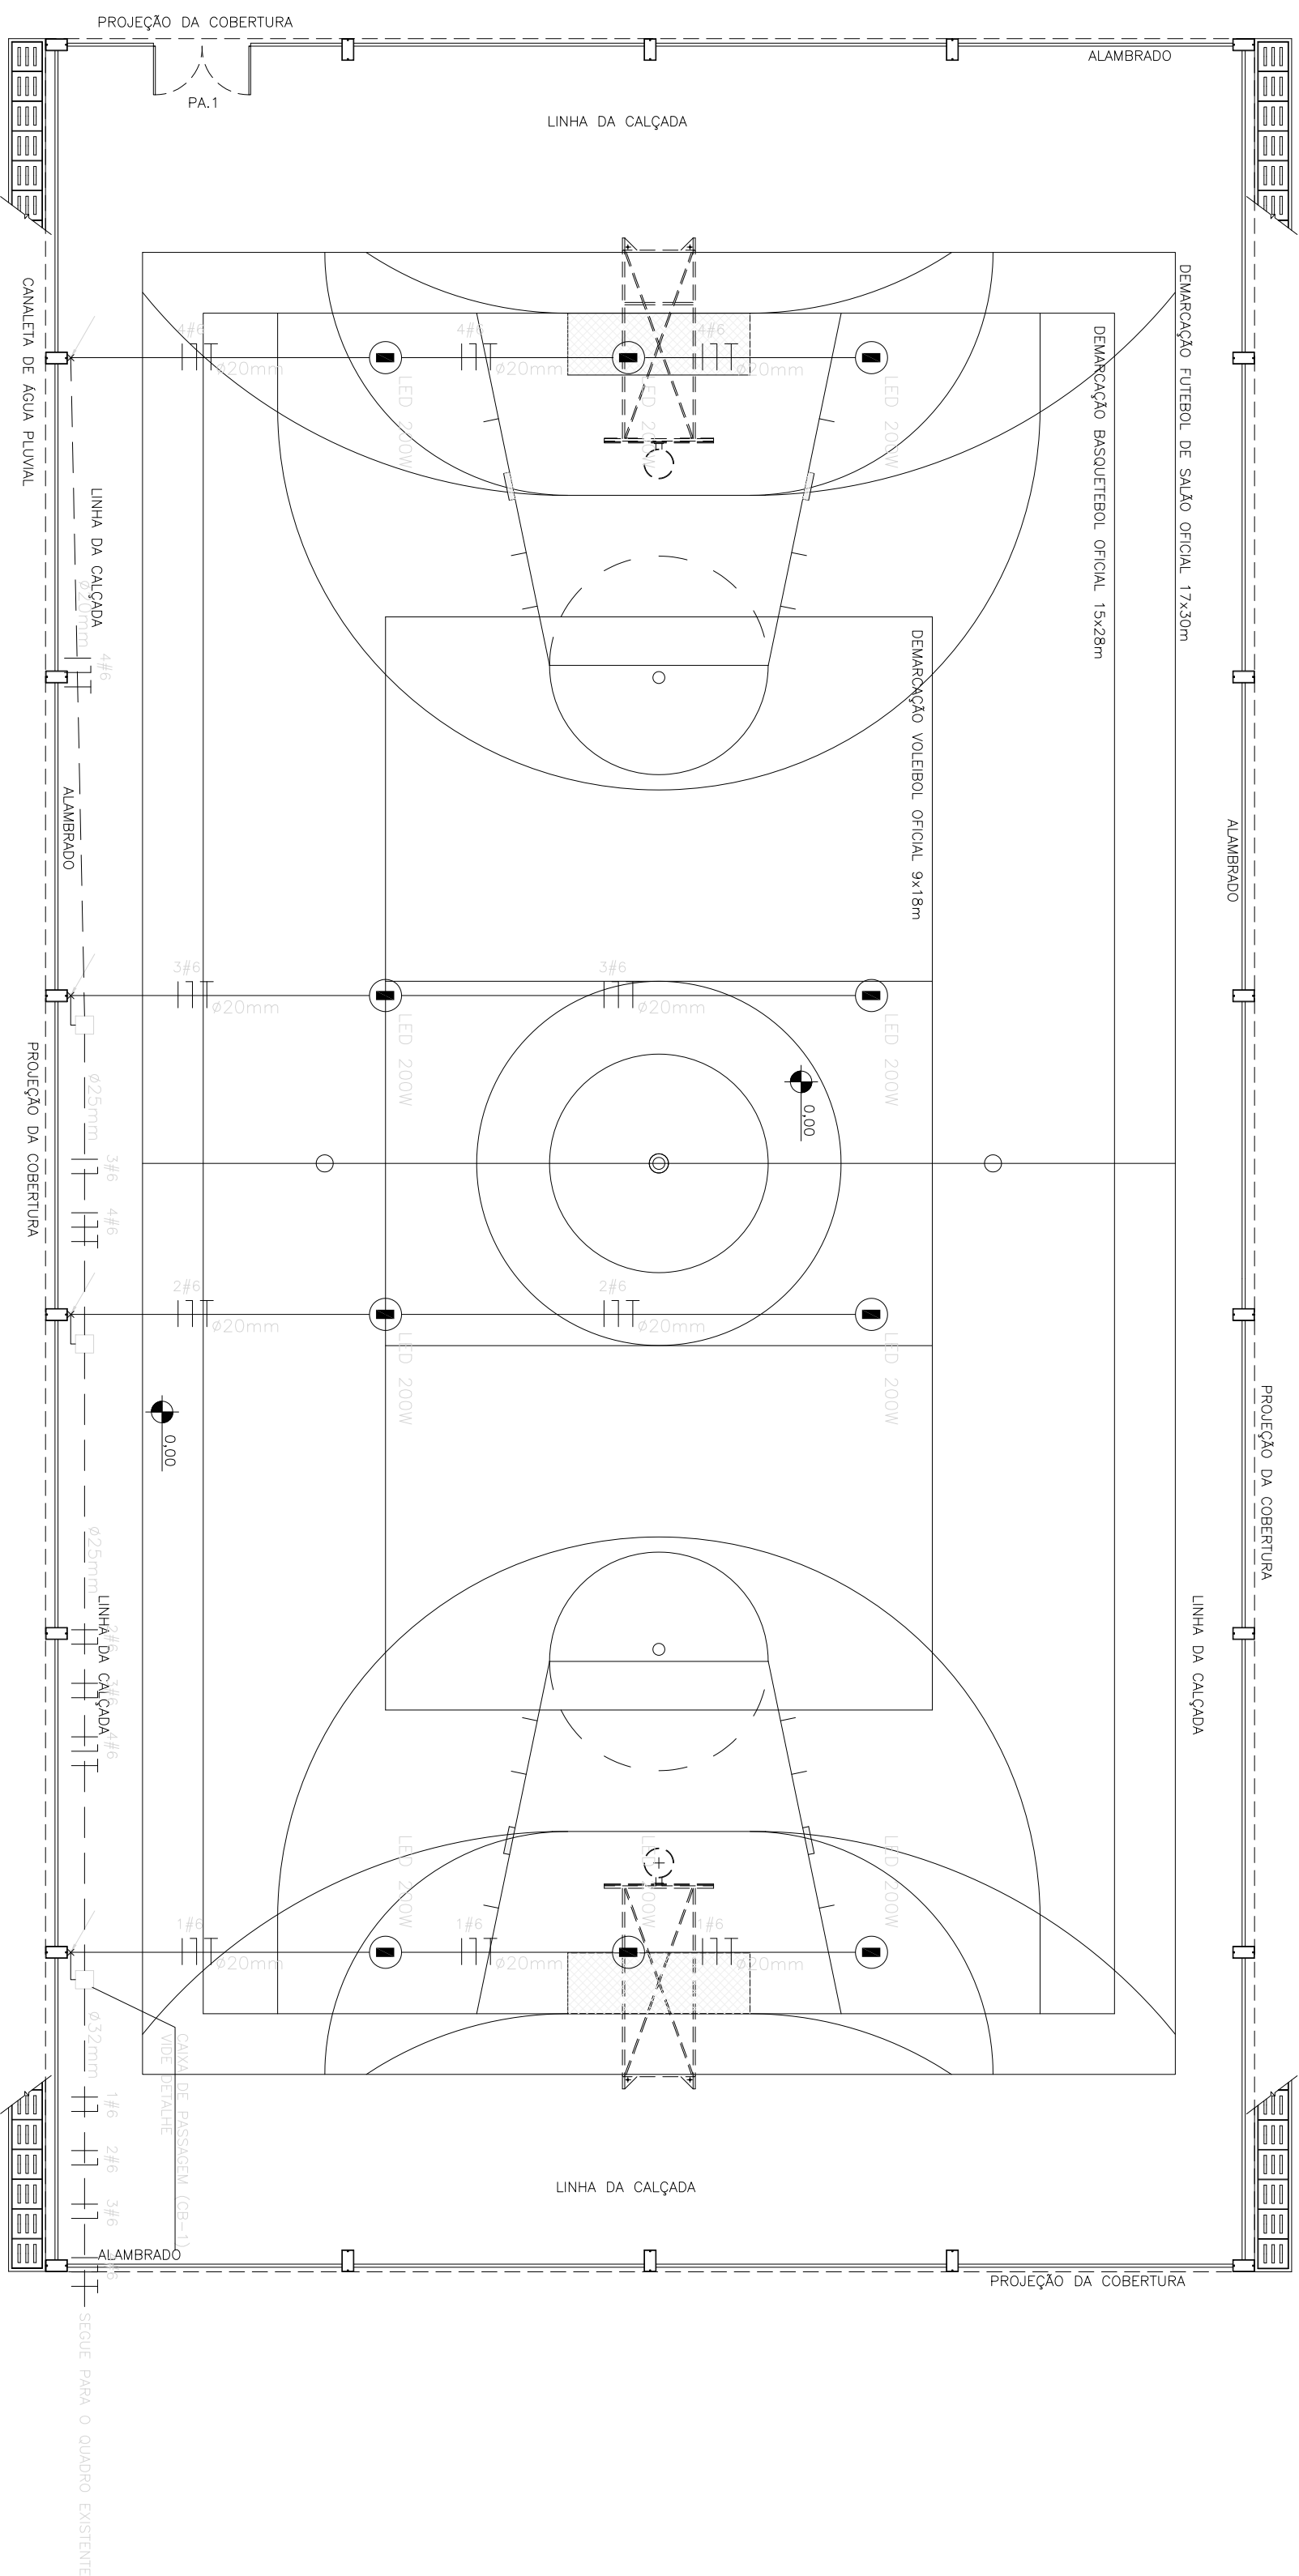


PLANTA BAIXA: COBERTURA
ESCALA: 1:100

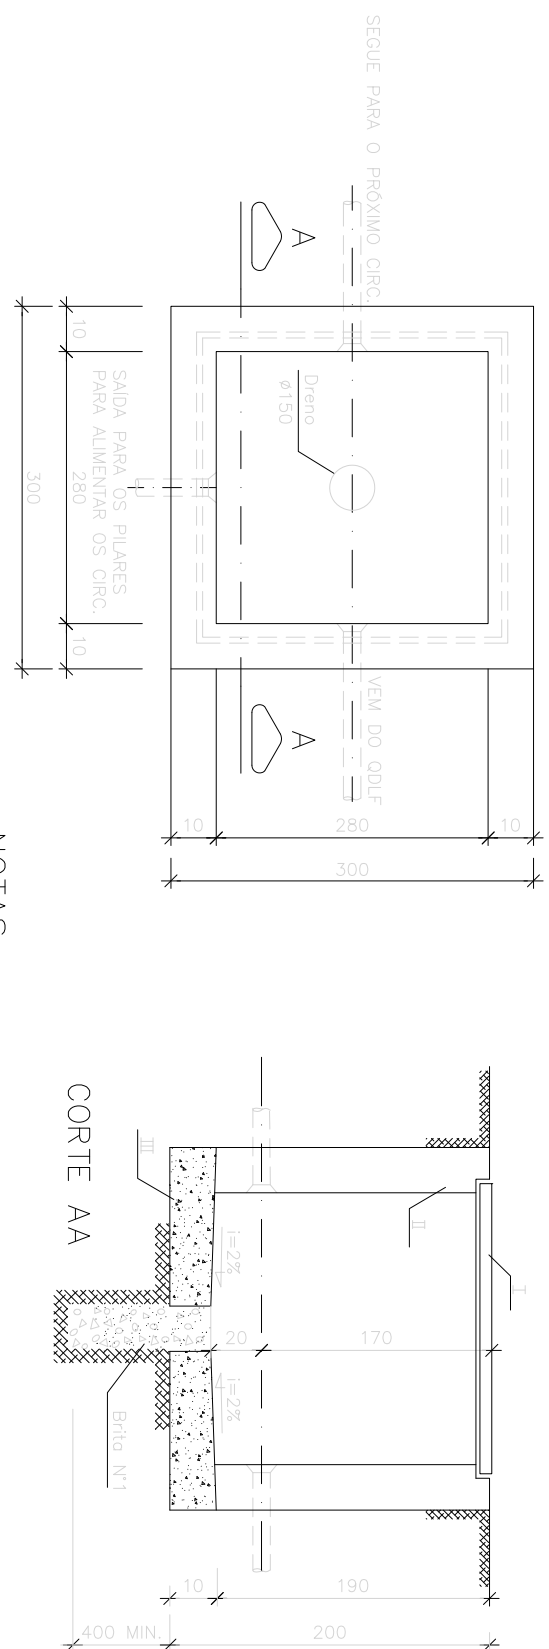


PLANTA BAIXA

CAIXA CB-1
PLANTA BAIXA E CORTE
SEM ESCALA

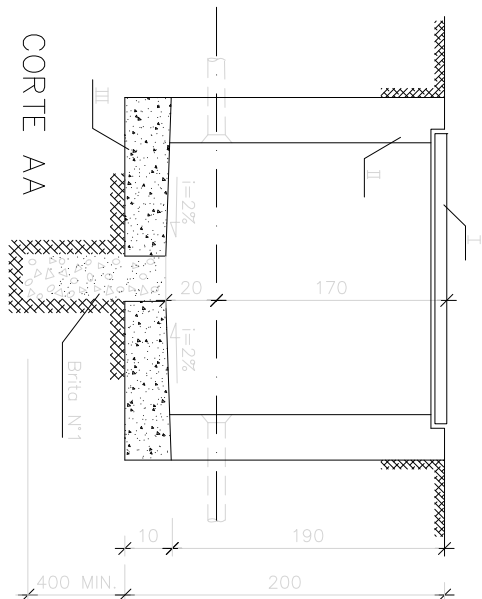

CORTE AA

NOTAS:

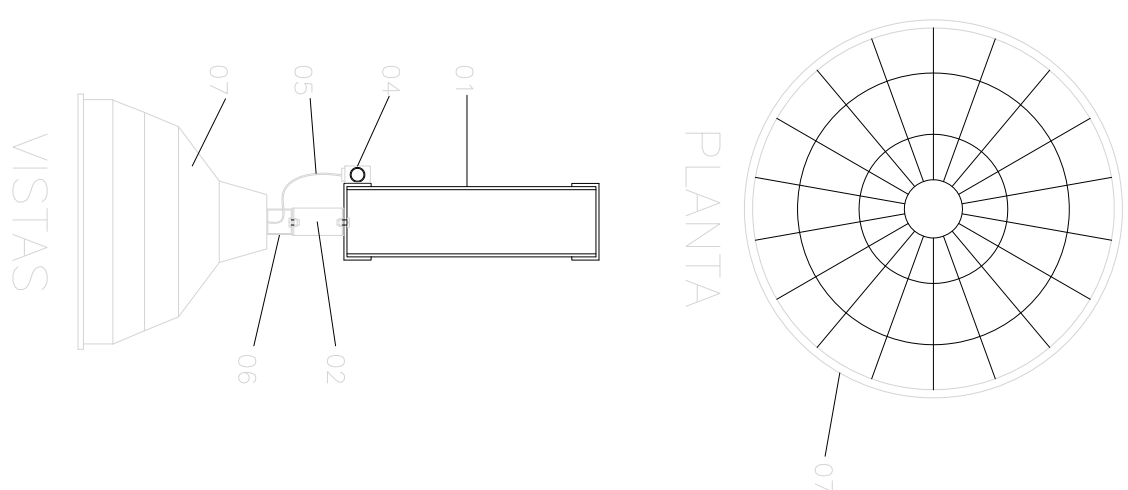

DETALHE DA LUMINÁRIA

LEGENDA

$\phi 27mm$	DIÂMETRO DO ELETRODO, EX. 23mm DE DIÂMETRO = $\phi 23mm$
$\phi 6$	- CÍRCULO E QUADRO, NO CASO, EX. CÍRCULO ϕ E mm^2 DE QUADRO = $\phi 6$
III T	- CONDUTOR FASE, NEUTRO E RETORNO, RESPECTIVAMENTE
	- TRILINHA LIG. 220V COM NEUTRO FASE BASTA
	- INDICAÇÃO DE DESPESA DE INFRAESTRUTURA COM REFEIÇÃO DE L.A.E.
	- ELETRODUTO POR RIGIDO ENTERRADO NA TRINCHA UTILIZADA, VER CONDIÇÃO DA LUMINÁRIA
	- ELETRODUTO POR RIGIDO ENTERRADO NA TRINCHA

ADVERTÊNCIA

NOTA

0.3		
0.2		
0.1		
RECORD	REFERENCE A	DATE

SETOR:	CELANDIA – DF
ENDEREÇO:	Qnp 21 – St. Habitacional Sol Nascente
PROPRIETÁRIO:	SECRETARIA DE ESTADO DE EDUCAÇÃO DO DISTRITO FEDERAL – SEEDF
AUTOR DO PROJETO:	ARG. BRUNA SAMPAIO OLIVEIRA NUNES
RESPONSÁVEL TÉCNICO:	

Prop

Aut. do proj

CAU - A170205-0 DF


Resp. Téc.

CREA -

G D F - SECRETARIA DE ESTADO DE EDUCAÇÃO - SEEDF

Açres: m	
CENTRO DE ENSINO FUNDAMENTAL 28	
DESCRIÇÃO: INSTALAÇÃO ELÉTRICA QUADRO COBERTO, QUADRO DE CARGAS, DIAGRAMA E DETALHES	EL-01
CONSTRUTORA: JOÃO HENRIQUE VISTO	
PROPOSTA: JOÃO HENRIQUE	
DATA: NOVENHRO/2020	
ESCALA: INDICADA	01
Fone:61 - 99435.6661	TOTAL
E-mail: joao.sampaio.alvares@hotmail.com	
731,72 m²	
731,72 m²	
TOTAL	

DETALHE QUADRO DE DISTRIBUIÇÃO

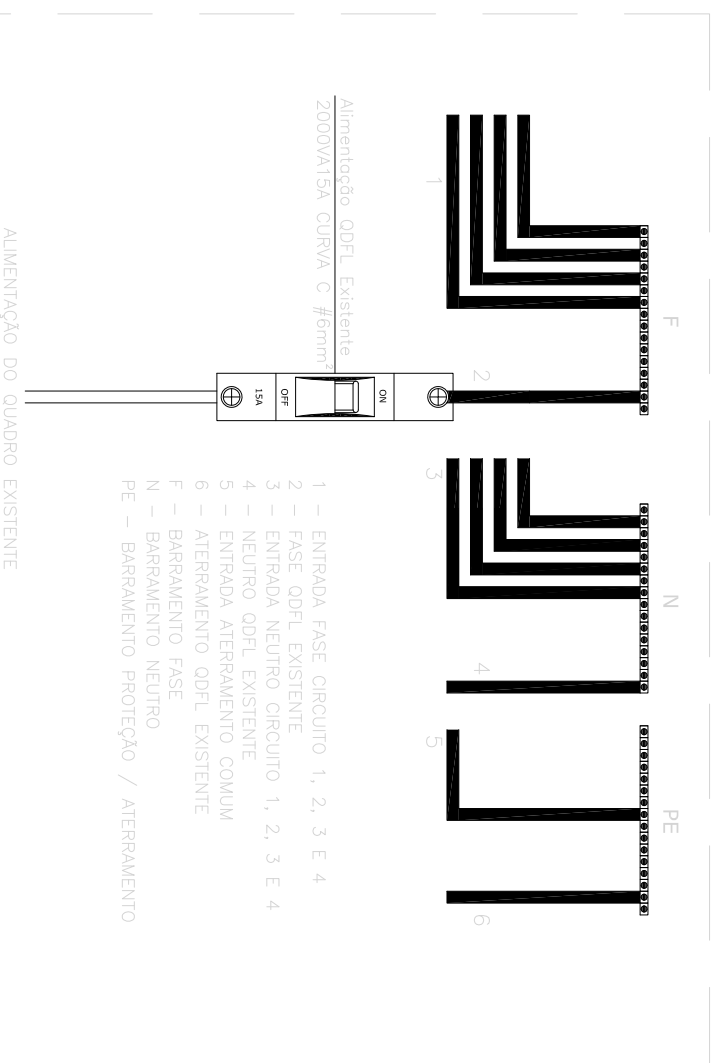

QUADRO DE CARGA

		QUADRO DE CARGA			
NO. DE CÔRREG.	LAMPADA	TOTAL	201	202	203
		1900/105	(W)	(VA)	(mm ²)
1	300w	3	900	625	6
2	2	2	400	417	6
3	2	2	400	417	6
4	3	3	600	625	6
TOTAL		10	2000	2084	6

DIAGRAMA

UNIFILAR

