


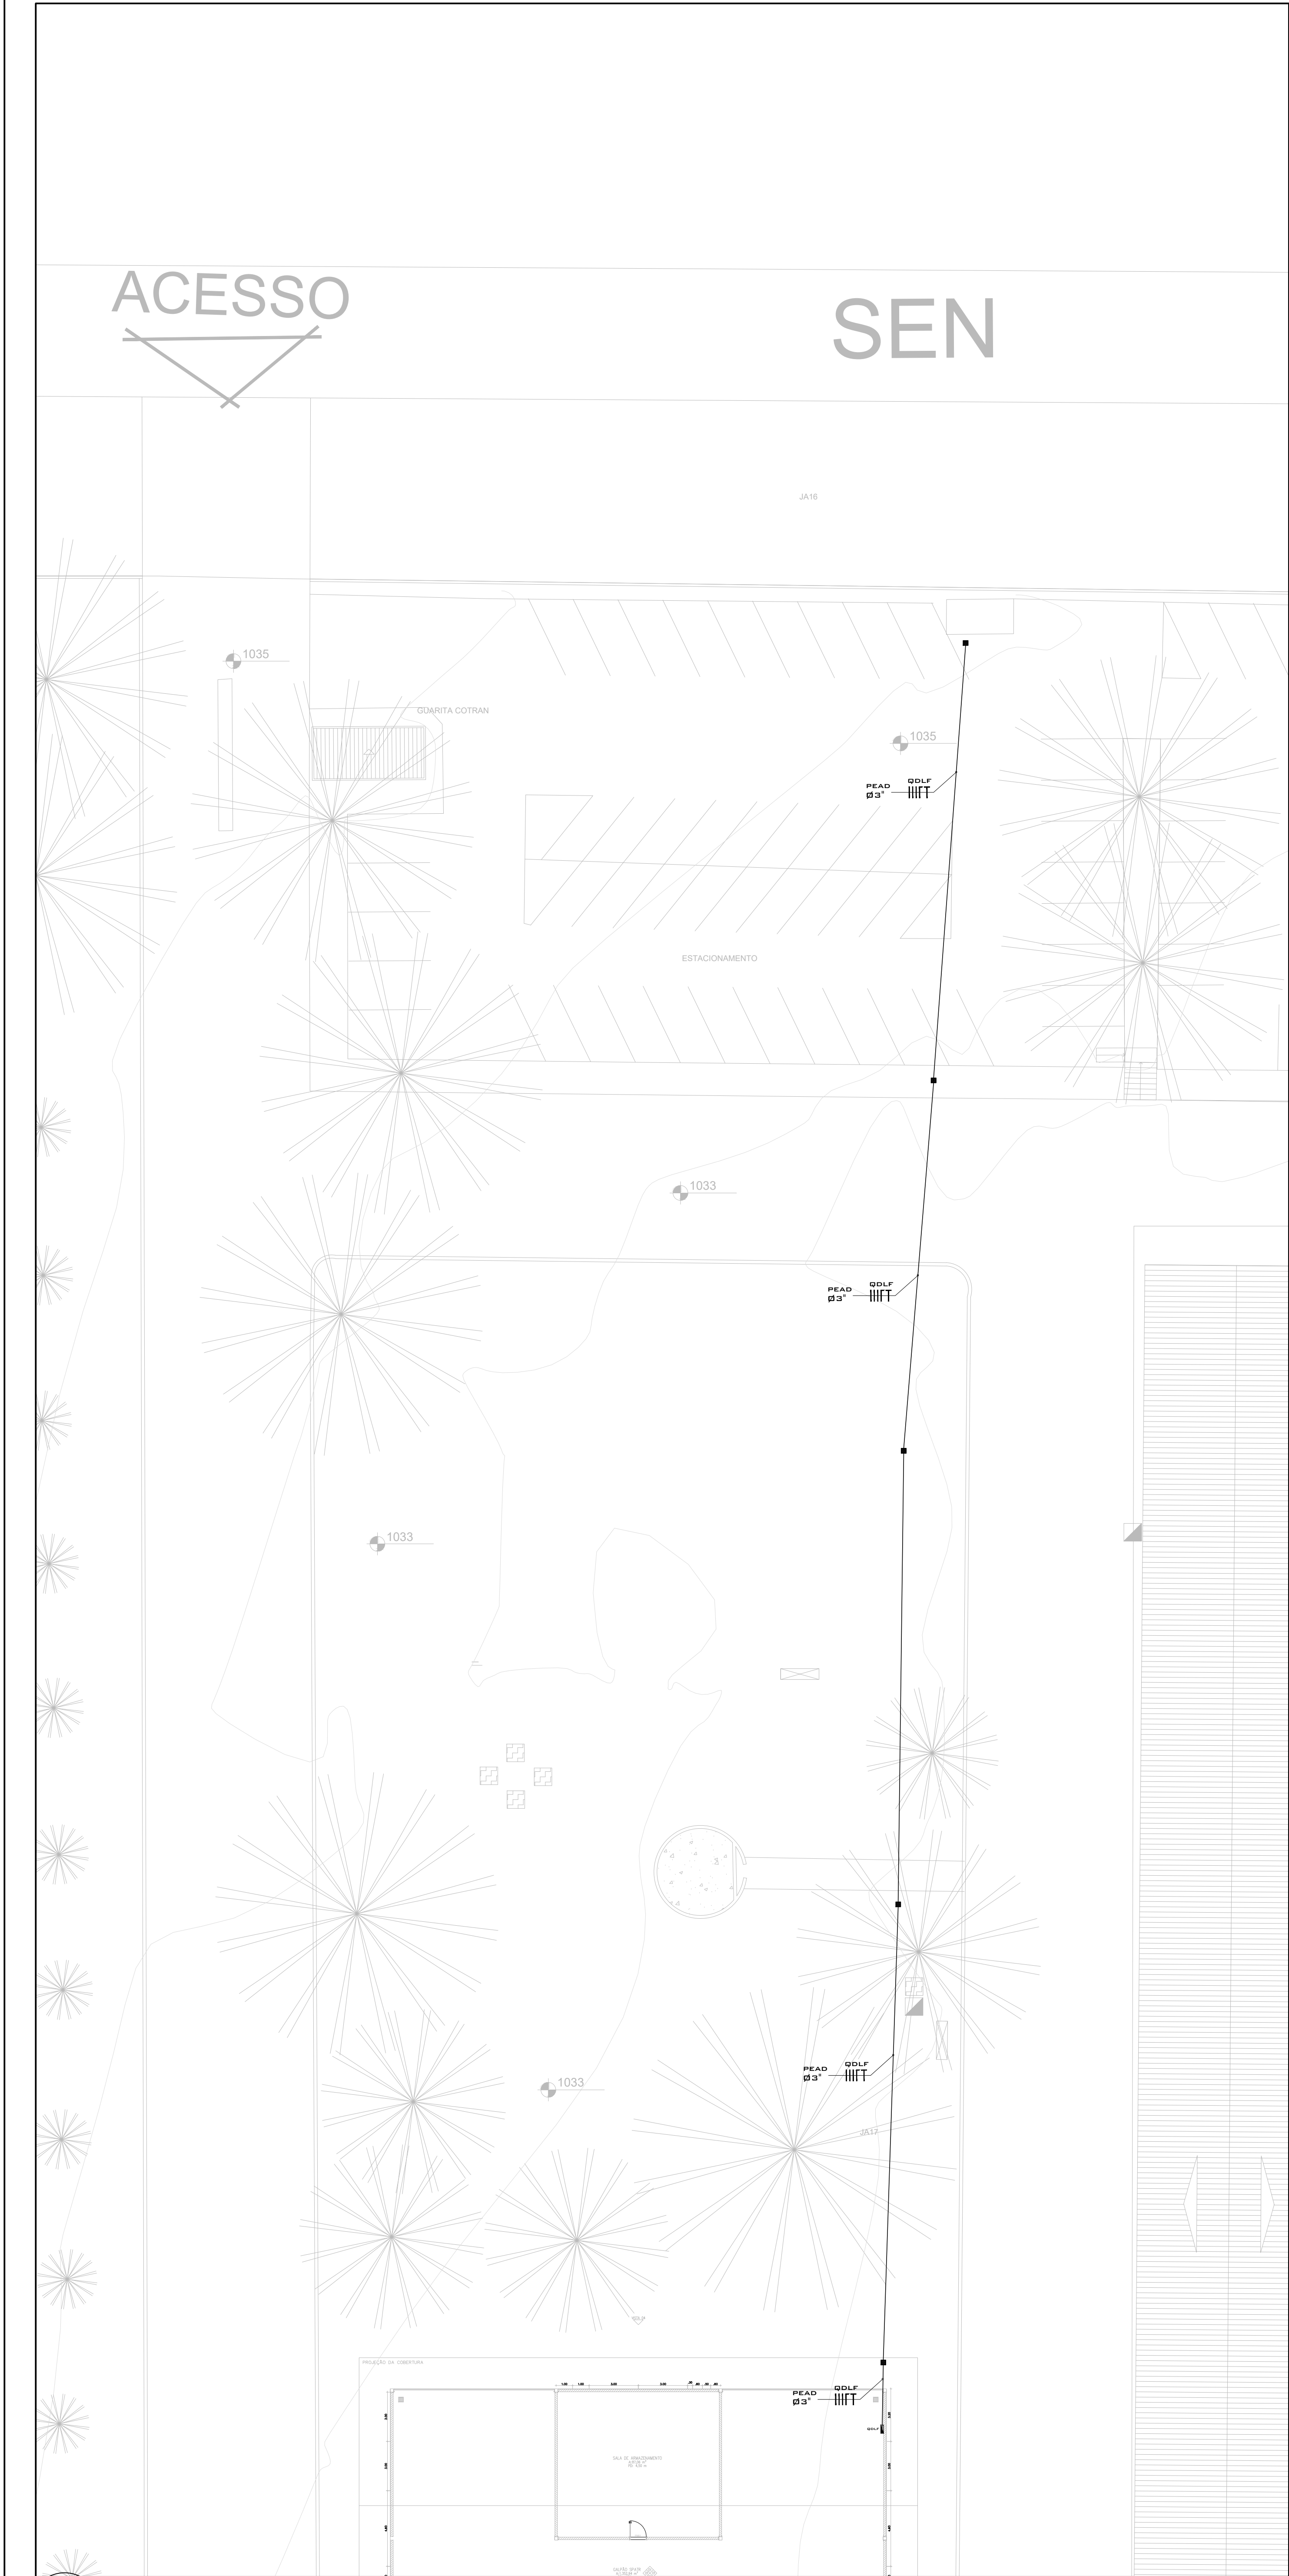

01 PLANTA BAIXA – ALIMENTADOR
ESCALA 1/200

CAIXAS DE PASSAGEM

CAIXA DE AÇO TRITURADA NO ENTRE-FORRO

CAIXA DE ALUMÍNIO EMBUTIDA, NO PISO.

CAIXA EM PVC EMBUTIDA EM PAREDE OU TETO.

CAIXA ORTOGONAL DE FERRO ESMALTADA 3x7" EMBUTIDA EM ALVENARIA (a) P. BAIXA E (b) VISTA

CONDULETE

CAIXA DE CONCRETO 30x30x50cm C/ TAMPA EM FERRO FUNDIDO T-33

CAIXA R1 PADRÃO TELEBRÁS.

CAIXA DE CONCRETO 30x30x50cm C/ TAMPA EM FERRO FUNDIDO T-16.

QUADROS

DISTRIBUIÇÃO

TERMINAL

TELEFONE

CAIXA DE EQUIPOTENCIALIZAÇÃO

LEGENDA

ELETRODUTO

DUTO ESPIRALADO CORRUGADO FLEXÍVEL (PEAD)

ELETRODUTO DE PVC FLEXÍVEL EMBUTIDO NA LAJE SUPERIOR OU PAREDE.

ELETRODUTO METÁLICO FLEXÍVEL COM ALMA DE AÇO REVESTIDO EM PVC (SEALTUBE) APARENTE, SOB O PISO ELEVADO, EMBUTIDO EM DIVISÓRIA OU NO ENTRE-FORRO.

ELETRODUTO DE PVC RÍGIDO ENVELOPADO EM CONCRETO, EMBUTIDO NA PAREDE, NA LAJE OU CONTRA-PISO.

ELETRODUTO DE AÇO GALVANIZADO PESADO ENTERRADO E ENVELOPADO EM CONCRETO OU EMBUTIDO EM PAREDE OU CONTRA-PISO.

ELETRODUTO DE AÇO GALVANIZADO PESADO APARENTE, SOB O PISO ELEVADO OU NO ENTRE-FORRO.

ELETRICALHA

ELETRICALHA LISA COM DIMENSÕES INDICADAS (LxA) EM (mm)

ELETRICALHA PERFURADA COM DIMENSÕES INDICADAS (LxA) EM (mm)

CONEXÕES P/ ELETRICALHA

CURVA HORIZONTAL DE 90° P/ ELETRICALHA COM DIMENSÕES COMPATÍVEIS COM A RESPECTIVA ELETRICALHA

TE HORIZONTAL DE 90° P/ ELETRICALHA COM DIMENSÕES COMPATÍVEIS COM A RESPECTIVA ELETRICALHA

CRUZETA HORIZONTAL P/ ELETRICALHA COM DIMENSÕES COMPATÍVEIS COM A RESPECTIVA ELETRICALHA

PERFILADO

PERFILADO 38x38mm EM AÇO GALVANIZADO, ESPESSURA 16 MSG.

LEITO

LEITO DE 400mm.

LEITO DE 200mm.

CURVA PARA LEITO

LUMINÁRIAS

LUMINÁRIA DE SOBREPOR LED Highbay 80W

LUMINÁRIA DE EMERGÊNCIA

LUMINÁRIA DE EMERGÊNCIA COM SINALIZAÇÃO DE SAÍDA

INTERRUPTORES BIPOLARES

SIMPLES

DUPLO

TRIPLO

THREE WAY

REPRESENTAÇÃO

ONDE: (X) = ID. DO CIRCUITO

A = ID. DOS PONTOS ATENDIDOS

00 PLANTA DE LOCALIZAÇÃO

ESCALA SEM ESCALA

01	ALTERAÇÃO DE AMBIENTE	29/01/2024	ALEXANDRE
02	EMISSÃO INICIAL	12/12/23	ALEXANDRE
Nº	CONTROLE DE EMISSÃO DE DESENHOS	DATA	REVISOR

SENADO FEDERAL

SECRETARIA DE INFRAESTRUTURA

COORDENAÇÃO DE PROJETOS

INTERESSADO:

SECRETARIA DE PATRIMÔNIO – SPATR

LOCAL:

CARAVAN DO CONGRESSO NACIONAL

ÁREA DE INTERV.

1,380 m²

COORD.	GESTOR	ASSIST.	TAREFA:	PROJETO:	FASE:	Nº PRANCHAS:
LUIZ COELHO	ALEXANDRE	#34480	GALPÃO SPATR – LEILÃO/DOAÇÃO	ANTEPROJETO		2/4
ARQUITETO:	DESENHO:	DATA:	TÍTULO DA PRANCHAS:	ESCALA:		
		10/04/2024	PLANTA BAIXA – ALIMENTADORES	1/200		

FORMATO: A3